



기존 철거
신규 설치

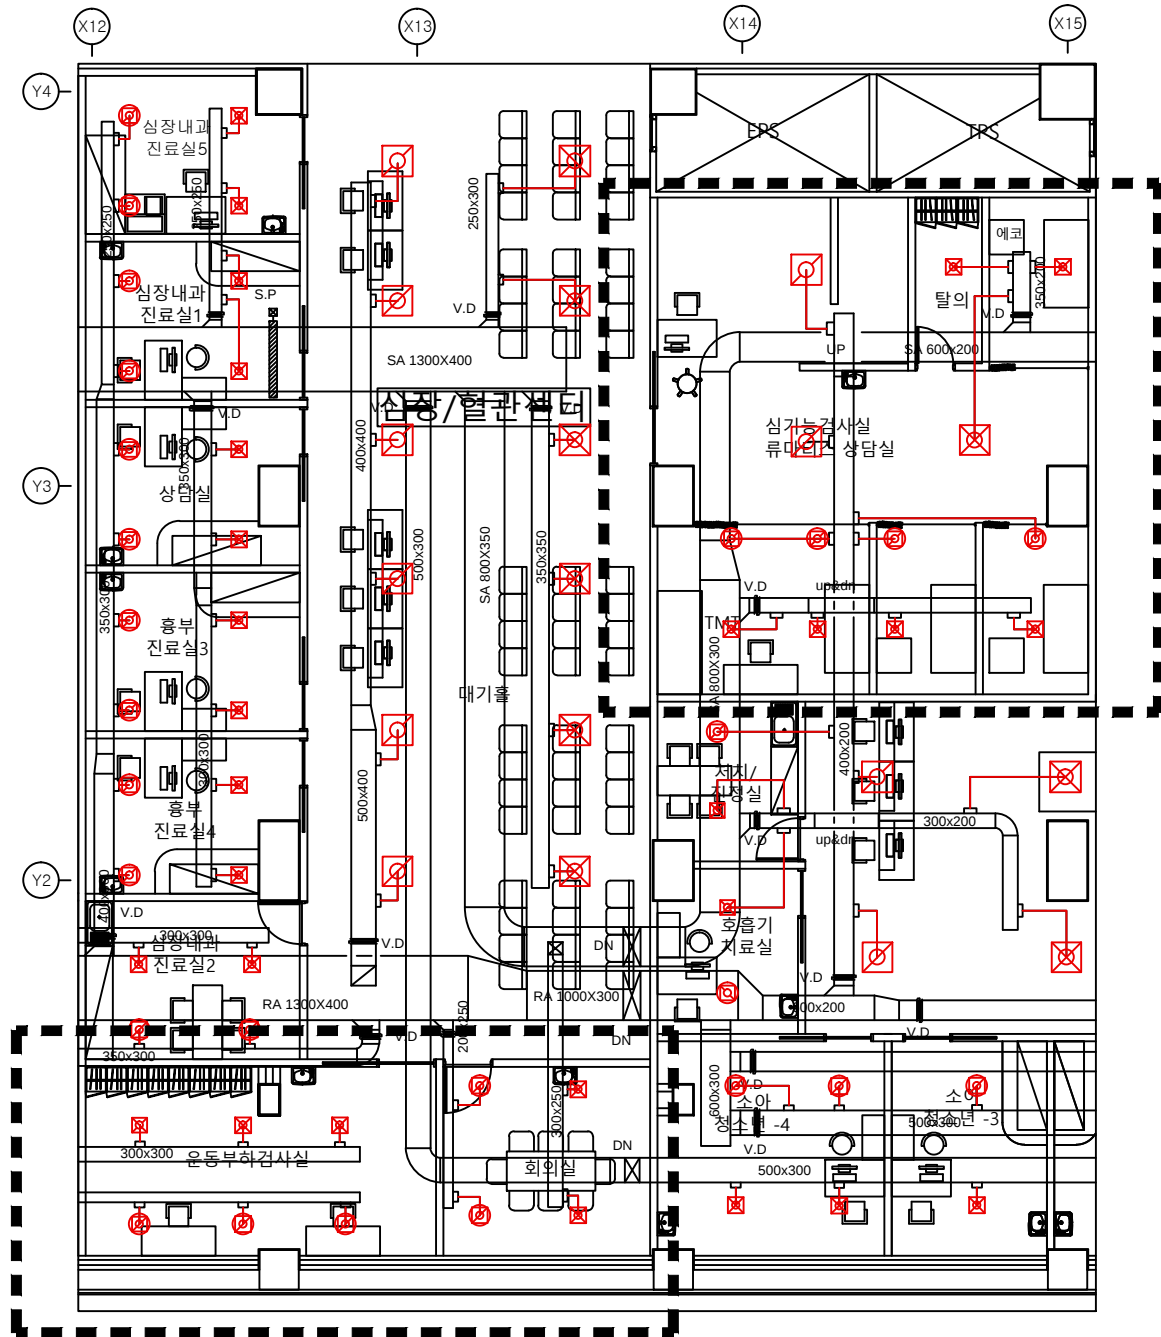

[변경전]

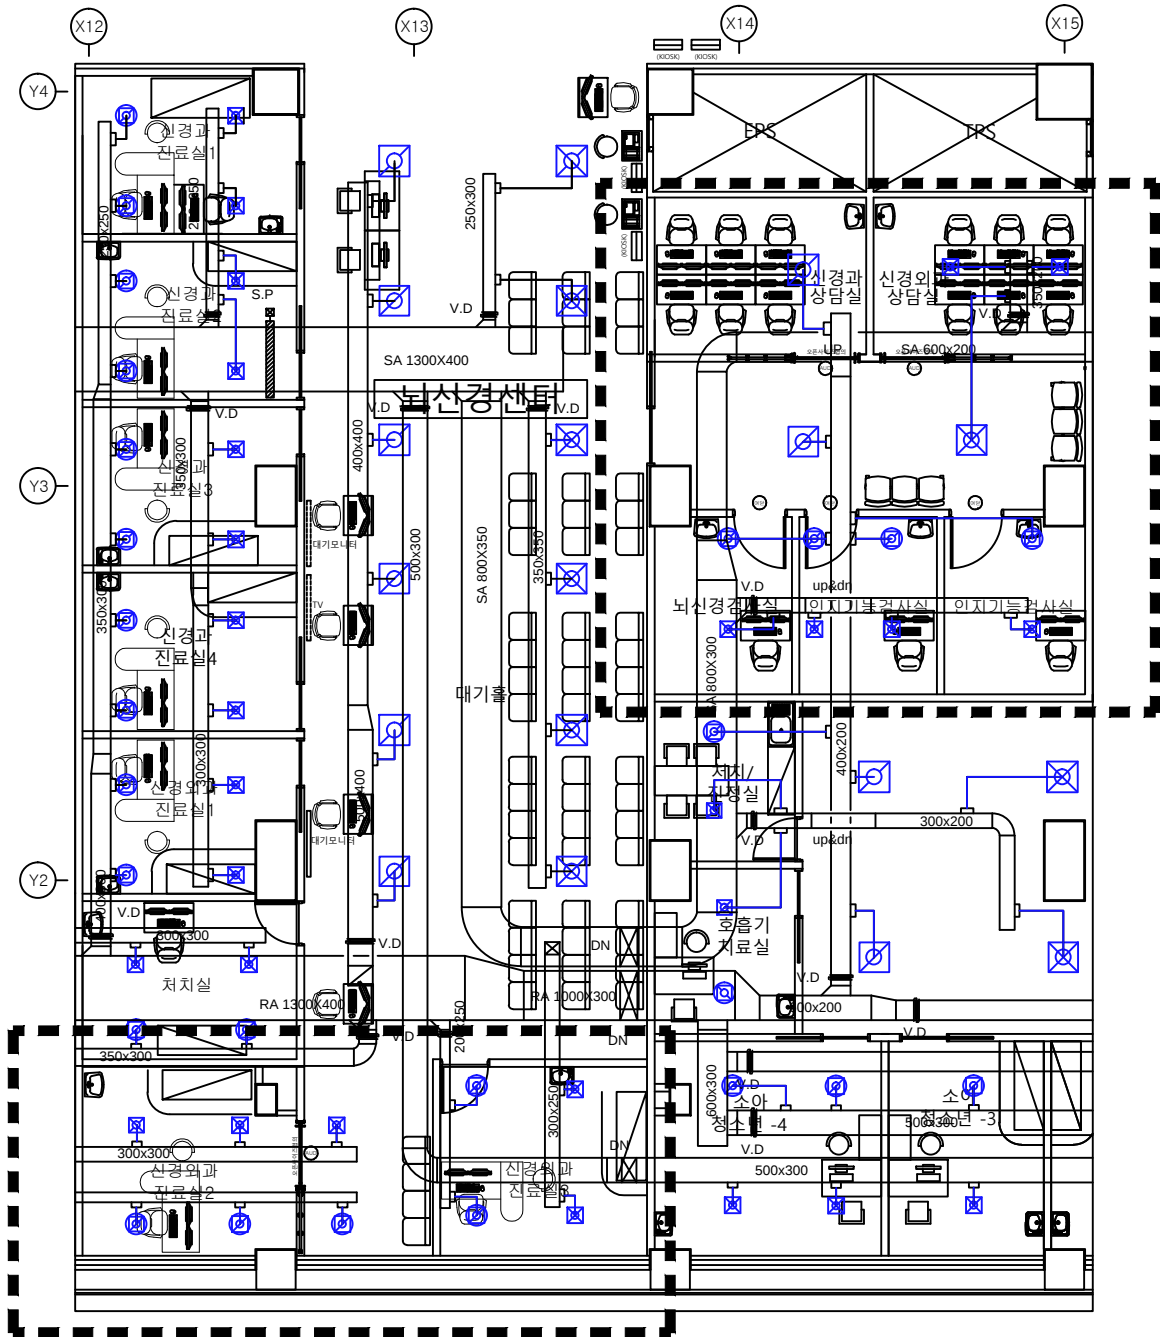

[변경후]

DIFFUSER SCHEDULE

실명	구분	수량	종량 (CMH)	명식	ND(φ)	규격	실명	구분	수량	종량 (CMH)	명식	ND(φ)	규격
TMT/HUT	SA	3	236	TK-HC (VAV)	150	320x320	상담실, 발발검사실	SA	2	195	TK-HC (VAV)	150	320x320
	RA	3	211	ROUND PAN DIFF	200	D320		RA	2	184	ROUND PAN DIFF	200	D320
입진로	SA	2	236	TK-HC (VAV)	150	320x320	호흡기치료	SA	2	210	TK-HC (VAV)	150	320x320
	RA	2	211	ROUND PAN DIFF	200	D320		RA	2	200	ROUND PAN DIFF	200	D320
심장/혈관센터 대기홀	SA	6	423	TF-HC (VAV)	250	603x603	소화청소년-1	SA	1	220	TK-HC (VAV)	150	320x320
	RA	6	411	SQUARE PAN DIFF	300	600x600		RA	1	195	ROUND PAN DIFF	200	D320
에코룸	SA	1	385	TF-HC (VAV)	250	603x603	조음파.동부-1.2	SA	6	195	TK-HC (VAV)	150	320x320
		6	236	TK-HC (VAV)	150	320x320		RA	6	175	ROUND PAN DIFF	200	D320
	RA	2	358	SQUARE PAN DIFF	300	600x600	심장내과-1.2, 상담실	SA	6	205	TK-HC (VAV)	150	320x320
								RA	6	185	ROUND PAN DIFF	200	D320

B1 뇌신경센터 덕트 변경 평면도

A1:NONE, A3:NONE

가톨릭관동대학교
국제성모병원

외래 변경 공사
(B1 뇌신경센터)

NOTE
주 기

DATE
발 지

DESIGNED BY
설 계

CHECKED BY
인 사

APPROVED BY
승 인

SCALE
축척
A 1:1/NONE, A3:1/NONE

DATE
일 자
20 25. 0 7

DWG. NO.
도면 번호

SHEET NO.
시트 번호

STELLA MARIS

Wm (주)마리스 건축사무소
인천광역시 부평구 부평동 564-14
T:032 280 6271~2 F:032 280 6273