


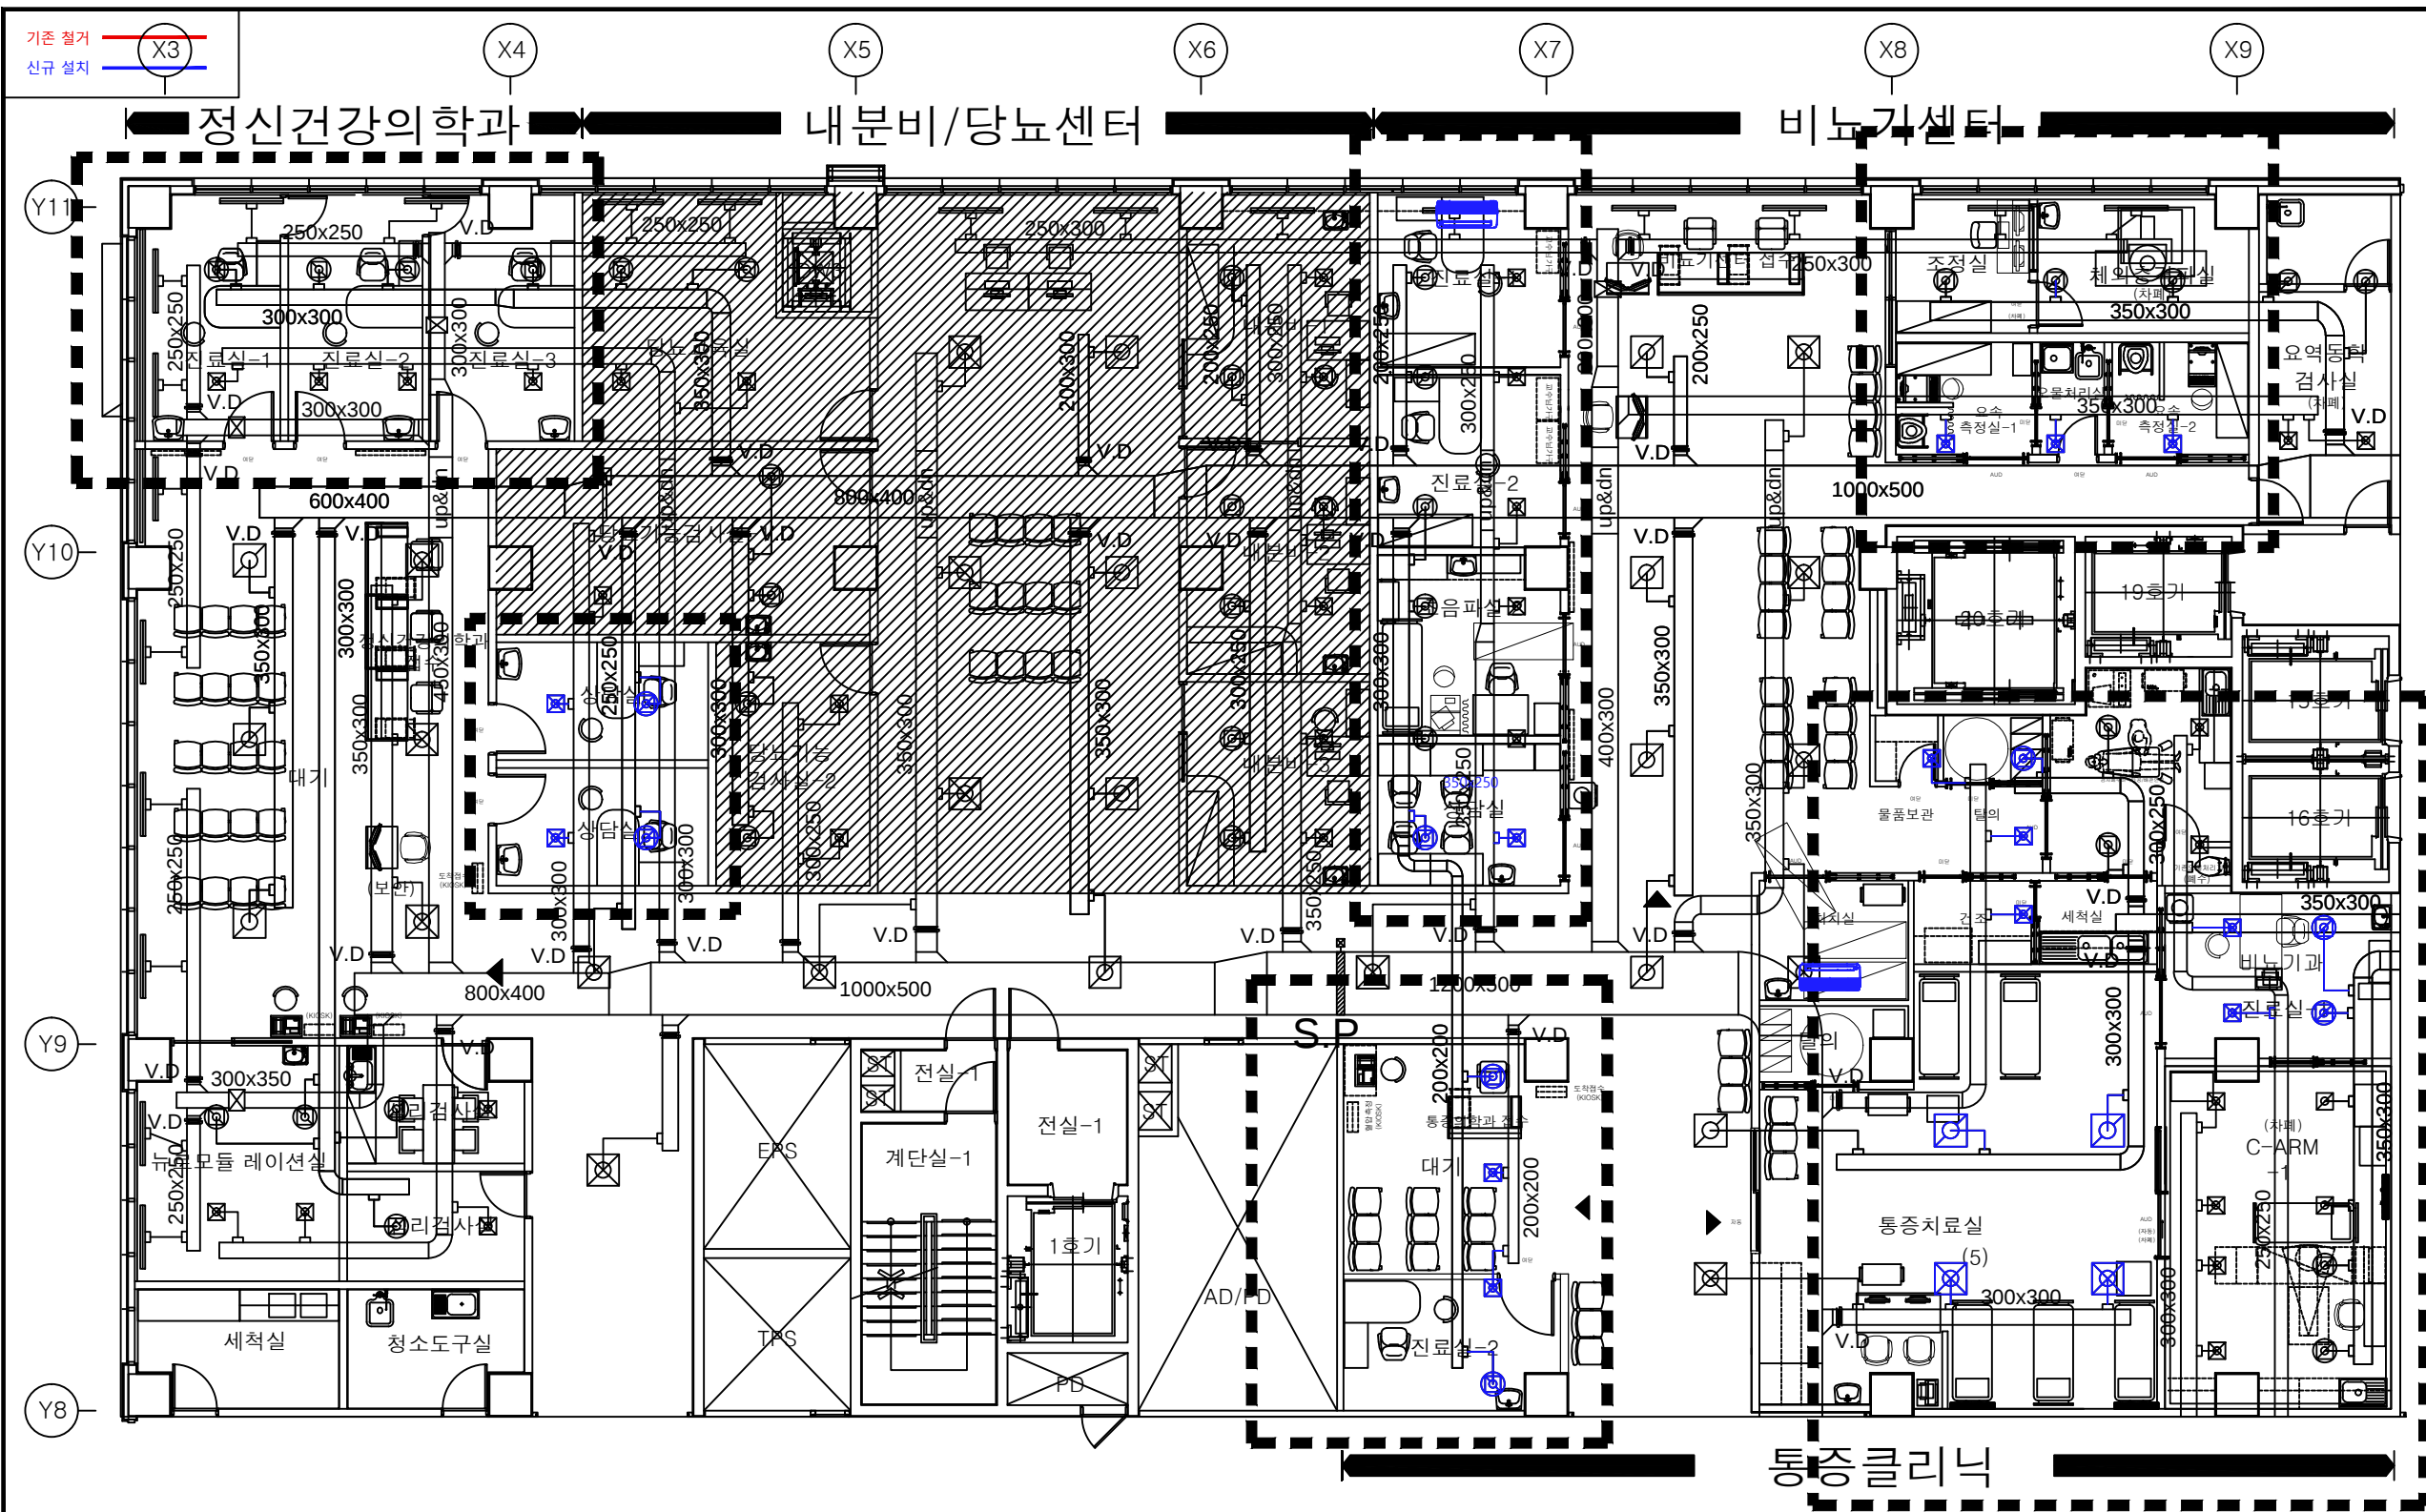

AHU-18 DIFFUSER SCHEDULE

실 명	구분	수량	종량 (CMH)	명 식	ND(φ)	규 격	실 명	구분	수량	종량 (CMH)	명 식	ND(φ)	규 격	실 명	구분	수량	종량 (CMH)	명 식	ND(φ)	규 격
산부인과-1	SA	3	268	TL-CW (VAV)	200	1,213x95	유방/갑상선-2	SA	2	200	TK-HC (VAV)	150	320x320	채색기실	SA	2	146	TK-HC (VAV)	150	320x320
		2	220	TK-HC (VAV)	150	320x320			2	185	ROUND PAN DIFF	200	D320			2	195	ROUND PAN DIFF	200	D320
산부인과-2	SA	2	210	ROUND PAN DIFF	200	D320	상담실	SA	1	200	TK-HC (VAV)	150	320x320	초음파자기장치료	SA	2	215	TK-HC (VAV)	150	320x320
		1	268	TL-CW (VAV)	200	1,213x95			1	155	ROUND PAN DIFF	200	D320			2	175	ROUND PAN DIFF	200	D320
산부인과-3	SA	2	170	TK-HC (VAV)	150	320x320	상담실(비뇨기)	SA	1	200	TK-HC (VAV)	150	320x320	비뇨기과-1	SA	2	185	TK-HC (VAV)	150	320x320
		2	165	ROUND PAN DIFF	200	D320			1	165	ROUND PAN DIFF	200	D320			2	175	ROUND PAN DIFF	200	D320
유방/갑상선-1	SA	2	230	TK-HC (VAV)	150	320x320	비뇨기센터 대기홀	SA	2	375	TK-HC (VAV)	250	603x603	처치실	SA	2	185	TK-HC (VAV)	150	320x320
		2	210	ROUND PAN DIFF	200	D320			2	430	SQUARE PAN DIFF	300	600x600			2	175	ROUND PAN DIFF	200	D320
유방/조음파	SA	1	230	TL-CW (VAV)	200	1,213x95	유방촬영실	SA	2	230	TK-HC (VAV)	200	1,213x95	비뇨기과-2	SA	2	185	TK-HC (VAV)	150	320x320
		2	150	TK-HC (VAV)	150	320x320			3	245	TK-HC (VAV)	150	320x320			2	175	ROUND PAN DIFF	200	D320
조정실	SA	2	290	ROUND PAN DIFF	200	D320	조정실	SA	1	156	TK-HC (VAV)	150	320x320	통증치료실 (5)	SA	2	300	TK-HC (VAV)	200	320x320
		2	185	ROUND PAN DIFF	200	D320			1	166	ROUND PAN DIFF	200	D320			2	300	TK-HC (VAV)	200	320x320

1F 정신,비뇨,통증 덕트 평면도(변경후)

A1:NONE, A3:NONE

PROJECT TITLE
사업명

가톨릭관동대학교
국제성모병원

NAME OF DRAWING
도면명

외래 변경 공사
(1F 정신,비뇨,통증)

NOTE
주 기

DATE
발 지

REVISIONS
수 정

NO.

DESIGNED BY
설 계

CHECKED BY
검 사

APPROVED BY
승 인

SCALE
축 척

DATE
발 지

DWG. NO.
도면 번호

SHEET NO.
영역 번호

□-□□□□

CKU

가톨릭관동대학교
국제성모병원

INTL. ST. MARY'S HOSPITAL, CMU

인천광역시 서구 심곡로 100번길 25

T:032-290-2532 F:032-290-2533