

X11 X12 X13 X14 X15 X16 X17 X18 X19


Y13

Y12

Y11

Y10

Y9

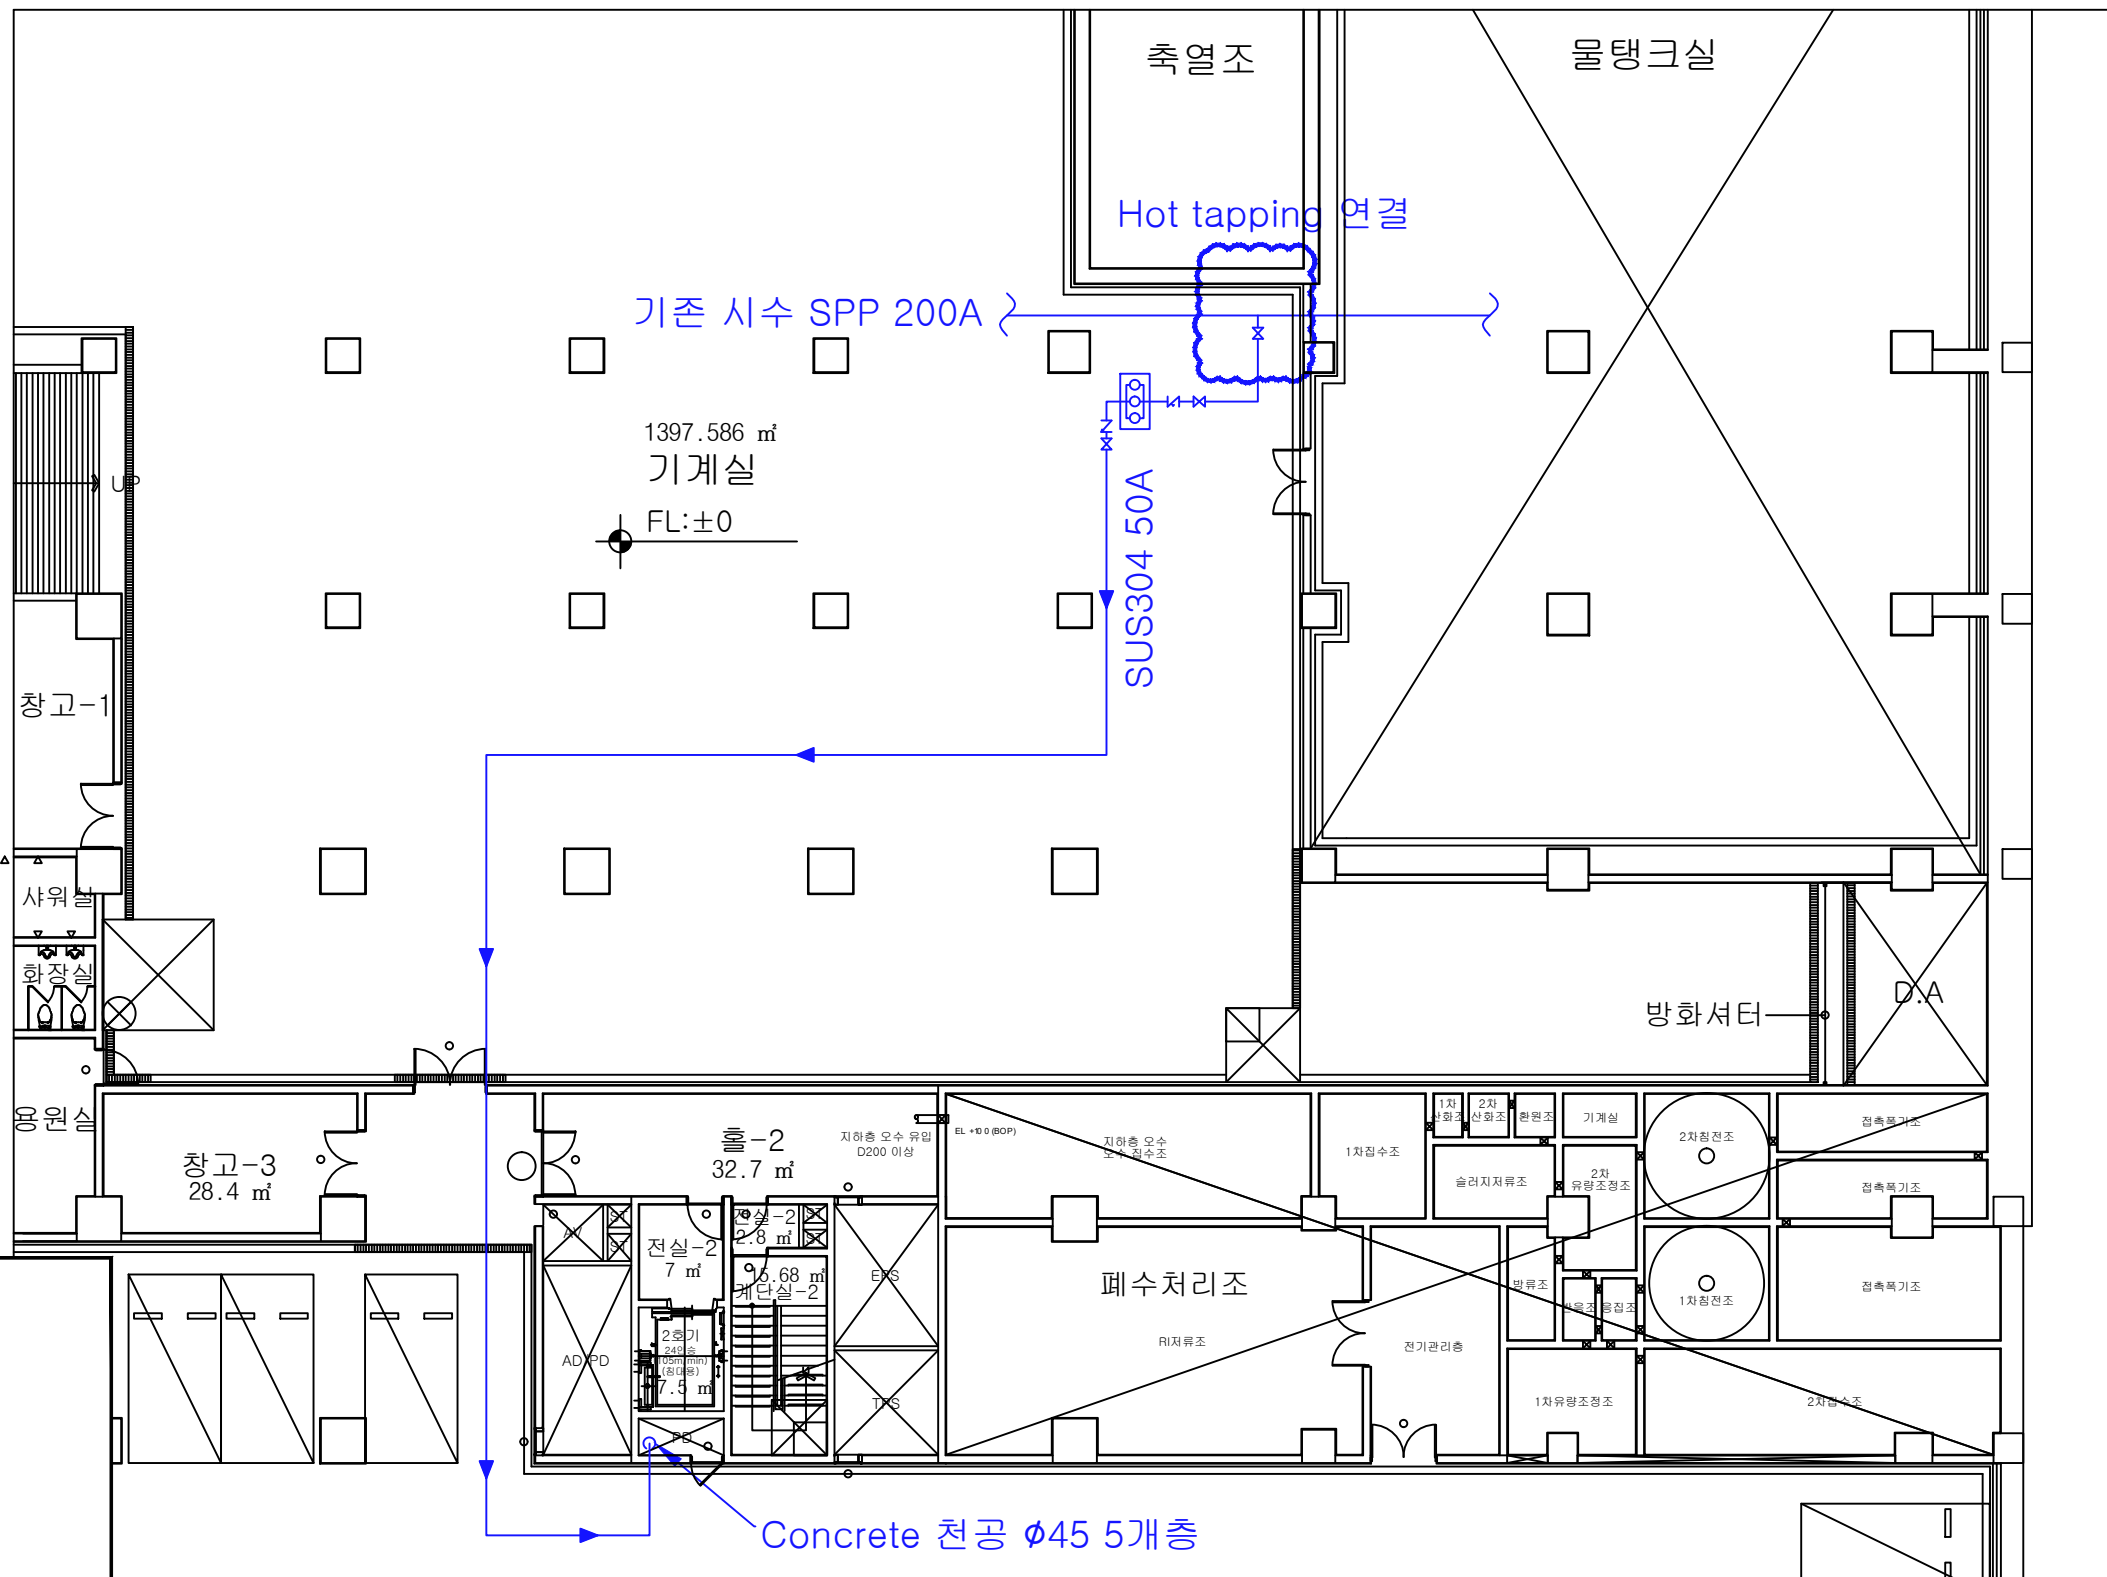

■ 장비설치

- 입형
- 1대 운전 + 2대 예비
- 유량 : 50LPM
- 양정 : 90m
- 수량 : 3대
- Maker : Grunfos
- 자동교체(순환)운전
- Control Panel 일체

■ 장비 Pad 설치

- Concrete
- 800*1500*200H
- 바닥 Chipping
- Anchor : 1/2" 20EA
- 철근or메쉬 : 19mm #300

PROJECT TITLE

시공명

가톨릭관동대학교
국제성모병원

NAME OF DRAWING

도면명

외래 변경 공사
(2F 투석실 급수)

NOTE

주 기

DATE REVISIONS NO.

일 지 수정

DESIGNED BY

설 계

CHECKED BY

검 사

APPROVED BY

승 인

SCALE

축 적

DATE

일 지

DWG. NO.

도면 번호

SHEET NO.

장면 번호

01-0000

STELLA MARIS

Wuis

(주)마리스 건축사사무소

인천광역시 부평구 부평동 564-14

T:032 280 6271~2 F:032 280 6273

B6 급수 배관 평면도

A1:NONE, A3:NONE