


< NOTE >

1. 변경전 도면 없음, 기존 평판등(600*600) 18개 중 17개 재사용
2. 세미나실 3개 호실로 변경, 평판등(600*600) 3개 신설, 1개 교체, 각실 3구 스위치 신설, 기존 회로 재사용
3. 공사 진행 중 현장 담당자에 의해 진등 설비 변경 및 추가 발생할 수 있음

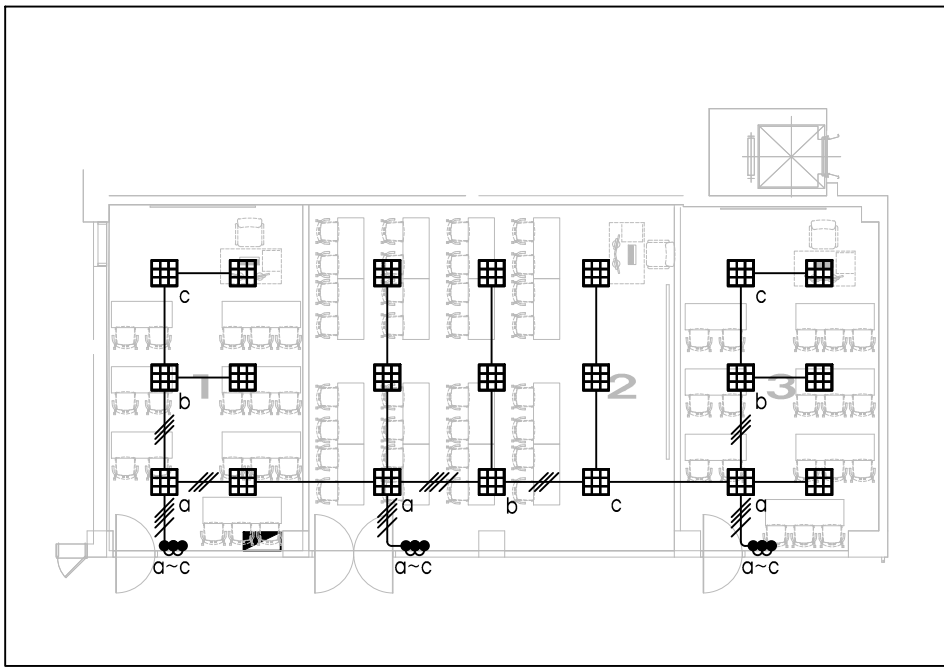

PROJECT TITLE

사. 고. 명. 호.

NAME OF DRAWING

도. 구. 명.

지하2층 세미나실 전등설비 평면도

NOTE

주. 기

DATE

일. 자

REVISIONS

수. 정

NO.

DESIGNED BY

설. 계

CHECKED BY

검. 사

APPROVED BY

승. 인

SCALE

축. 척

DATE

일. 자

DWG. NO.

도. 구. 번. 호

SHEET NO.

일. 편. 번. 호


□-□□□□



가톨릭관동대학교
국제성모병원
INTL. ST. MARY'S HOSPITAL, CGU

인천광역시 서구 삼곡로 100번길 25
T: 032-290-2532 F: 032-290-2533

1. 변경전 도면 없음, 기존 콘센트 철거 및 준지 시 회로 분리
2. 세미나실 3개 호실로 변경, 1,3호실 콘센트 각 3개씩 신설, 프로젝트용 콘센트(노출) 각 1개씩 신설, 1회로 신설
3. 세미나실 2호 콘센트 5개 신설, 프로젝트용 콘센트(노출) 1개 신설, 1회로 신설
4. 공사 진행 중 현장 담당자에 의해 전열 설비 변경 및 추가 발생할 수 있음

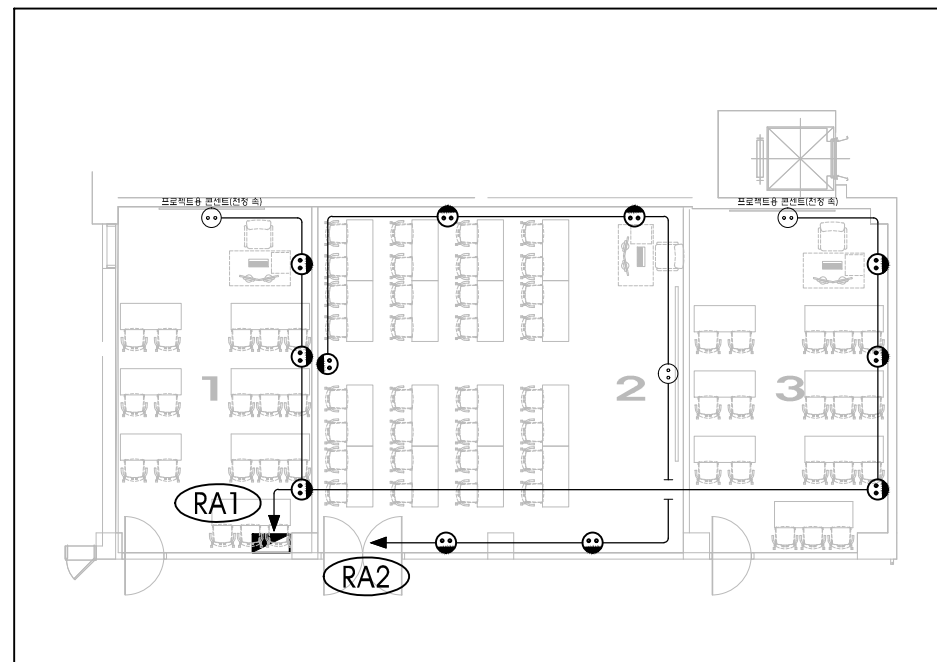

PROJECT TITLE
사업명칭

NAME OF DRAWING
C R S

지하2층 세미나실 전등설비 평면도

NOTE
주 기

DATE	REVISIONS	NO.
01.11.2018	1	1

DESIGNED BY
설 계

CHECKED BY
신 사

APPROVED BY


SCALE
크 적DATE
일 자DWG. NO.
도면 번호

SHEET NO.
입력 번호

**가톨릭관동대학교
국제성모병원**
INTL. ST. MARY'S HOSPITAL, CGU

인천광역시 서구 심곡로 100번길 25
T:032-290-2532 F:032-290-2533

< NOTE >
1. 변경전 도면 없음, 기존 스피커 2개 이설
2. 세미나실 3개 호실로 변경, 각 실 스피커 각 1개씩(1개 신설, 2개 기존 이설), ATT 각 1개씩 신설(총 3개), 기존 회로 연결
3. 공사 진행 중 현장 담당자에 의해 방송 설비 변경 및 추가 발생할 수 있음

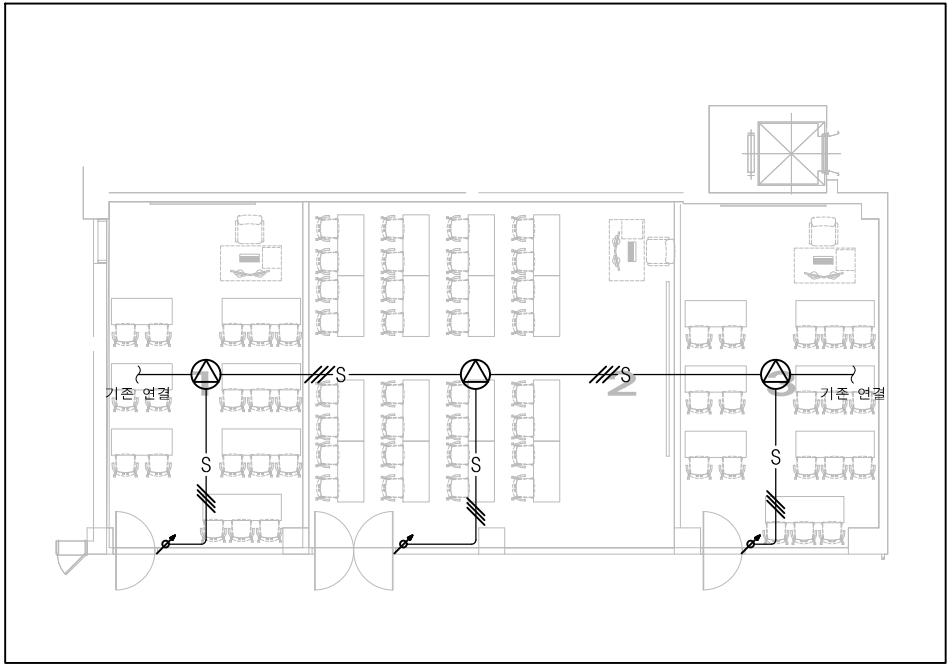

PROJECT TITLE
사 고 명 등

NAME OF DRAWING
도 구 명
지하2층 세미나실 전등설비 평면도

NOTE
주 기
▼ ▼

DATE ▲ REVISIONS ▲ NO.

DESIGNED BY
설 계

CHECKED BY
당 사

APPROVED BY
승 인

SCALE
축 척

DATE
일 자

 
DWG. NO.
도 구 번 호

SHEET NO.
일련 번호
□-□□□□



인천광역시 서구 삼곡로 100번길 25
T:032-290-2532 F:032-290-2533

2. 여차 탈의실 평판등(600*600) 19개 신설, 다운라이트 17개 재사용, 스위치 신설, 기존 회로 재사용
3. 남차 탈의실 평판등(600*600) 8개 신설, 다운라이트 5개 재사용, 스위치 신설, 기존 회로 재사용
4. 오염세탁/휴게실 평판등(600*600) 3개 신설, 기존 회로 재사용
5. 공사 진행 중 현장 담당자에 의해 전동 설비 변경 및 추가 발생할 수 있음



 가톨릭광동대학교
국제성모병원
INTL. ST. MARY'S HOSPITAL, CKU

인천광역시 서구 삼곡로 100번길 25
T: 032-290-2532 F: 032-290-2533