



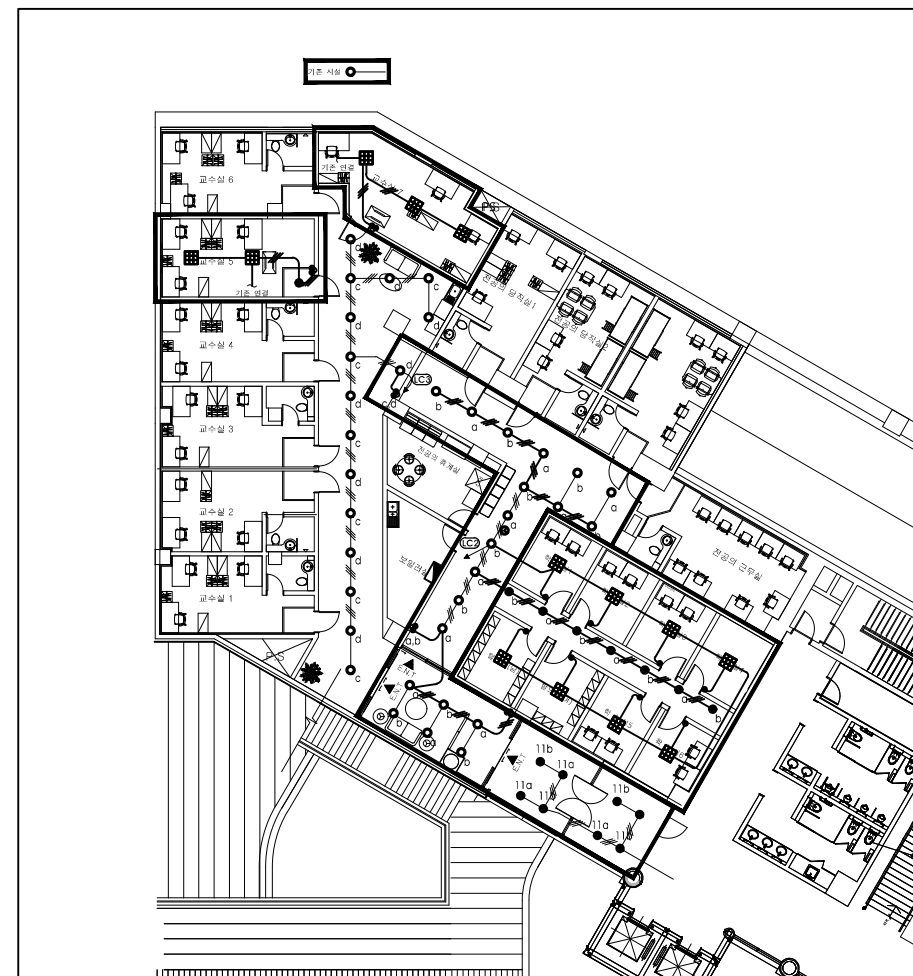


< NOTE >



1. 교수 연구실 5.7 평판형(600+600) 5개, 전등(6인칭 다운로드) 1개 신설(스위치 신설), 기존 외로에 연결
2. 교수 연구실 복도 전등 회로 분리 및 스위치 이설
3. 주공급의 양식실, 학습실, 복도 전등 회로 분리 및 전등(6인칭 다운로드) 7개 신설, 다운로드 27개 제거, 스위치 신설
4. 주 출입구 전등(6인칭 다운로드) 6개 기존 재사용 및 회로 분리, 스위치 신설
5. 준공의 학습실 평판형(600+600) 8개 신설, 기존 평판형 3개 제거, 스위치 신설
6. 변경전 도면은 현재 현황과 상이할 수 있음 / 공사 진행 중 현장 담당자에 의해 전등 설치 변경 및 추가 발생할 수 있음

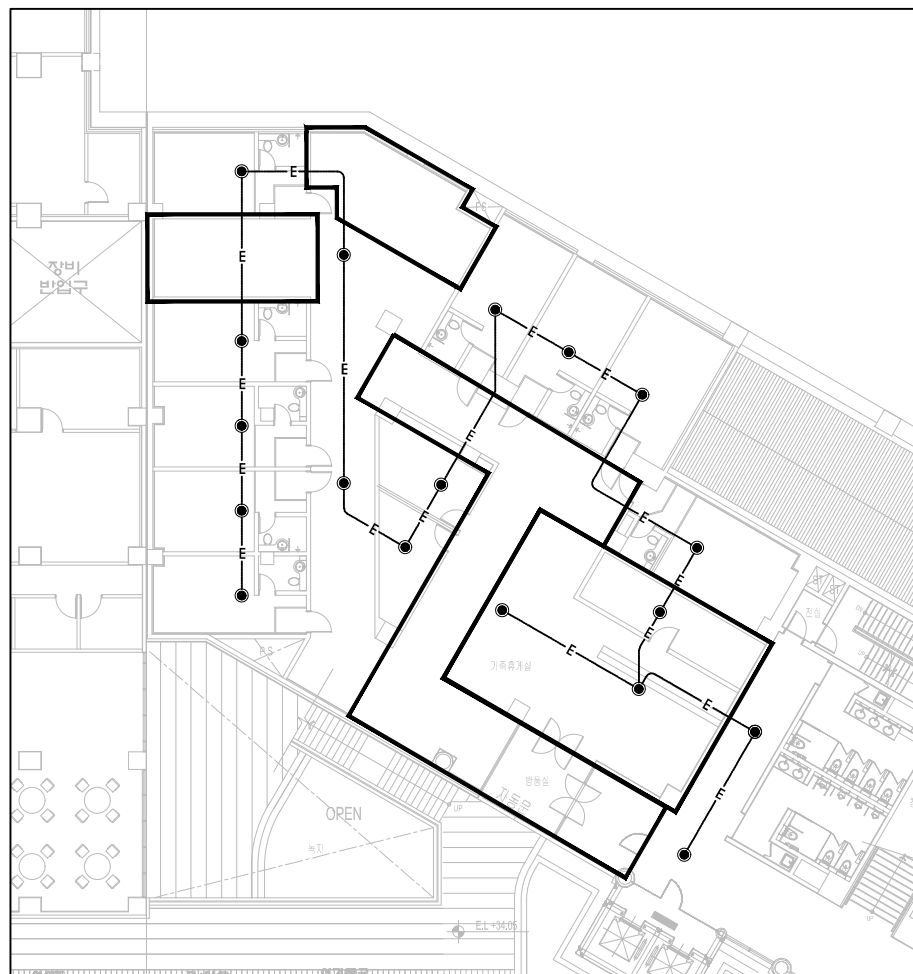

< NOTE >


1. 교수 연구실 5.7 비상조명(6인치 다운라이트) 2개 신설(기존 회로 연결)
2. 전공의 당직실, 학습실 복도 비상조명(6인치 다운라이트) 3개 신설(기존 회로 연결), 2개 철거
3. 전공의 학습실 비상조명(6인치 다운라이트) 8개 신설(기존 회로 연결)
4. 변경전 도면은 현재 현황과 상이할 수 있음 / 공사 진행 중 현장 담당자에 의해 진행 설비 변경 및 추가 발생될 수 있음

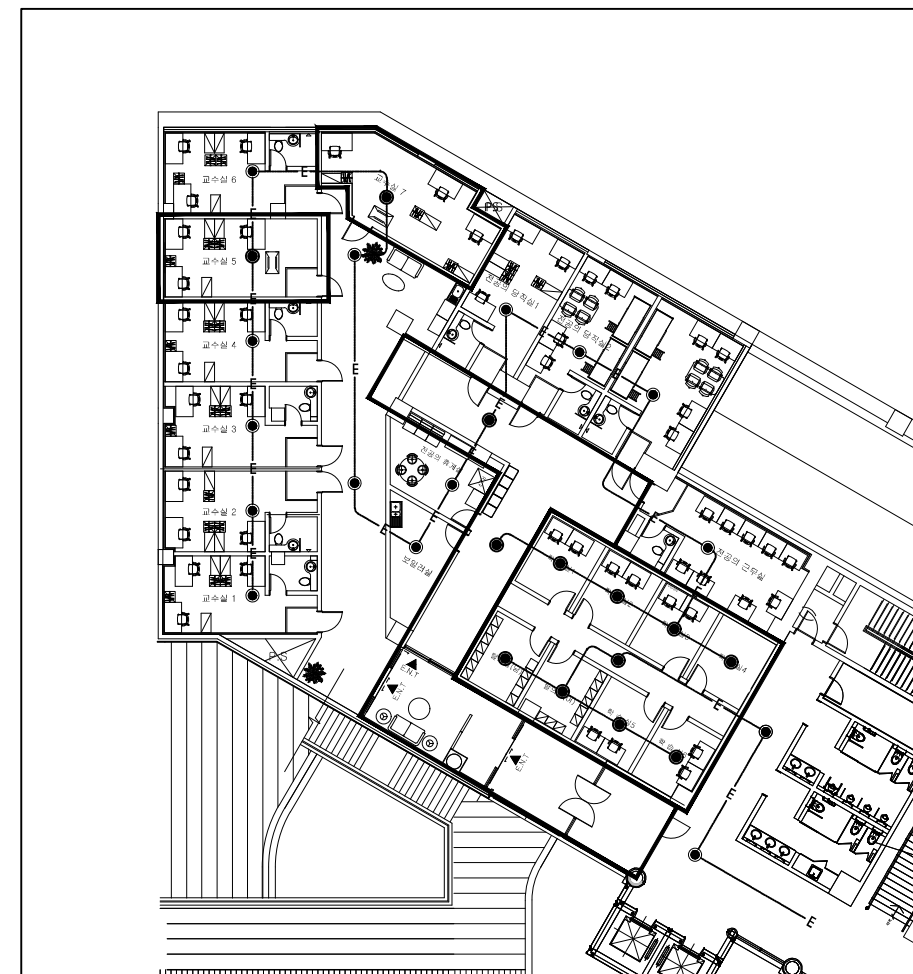

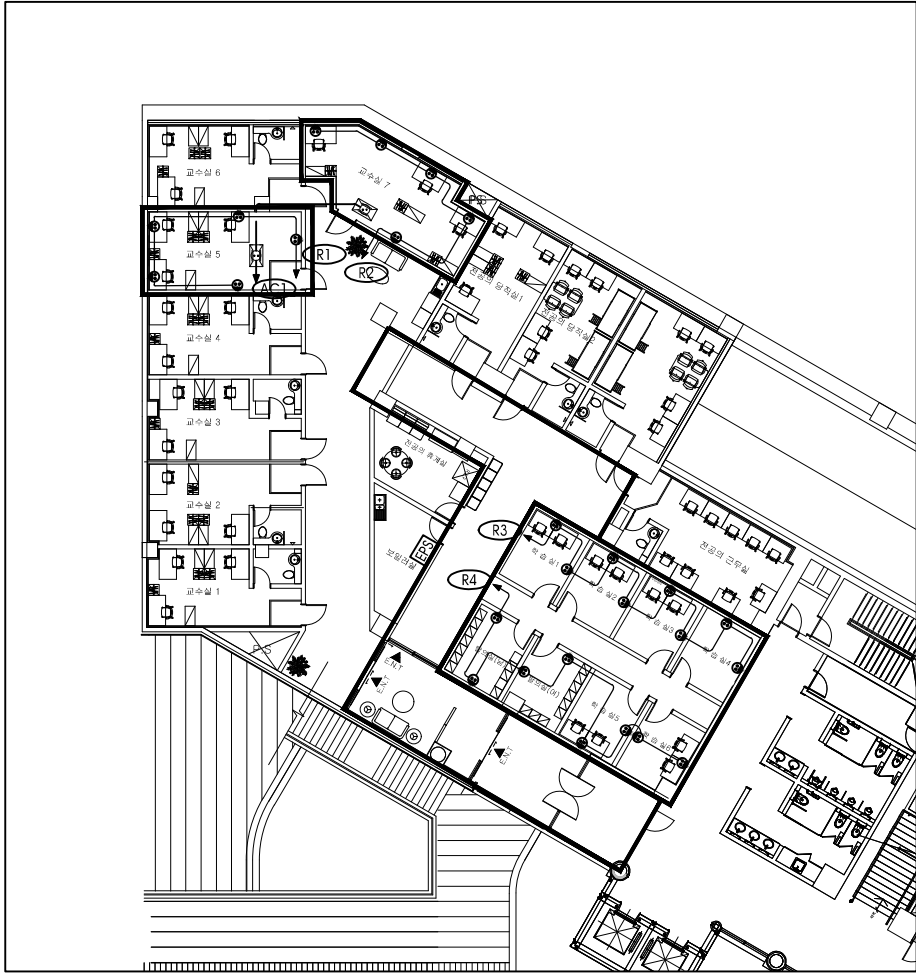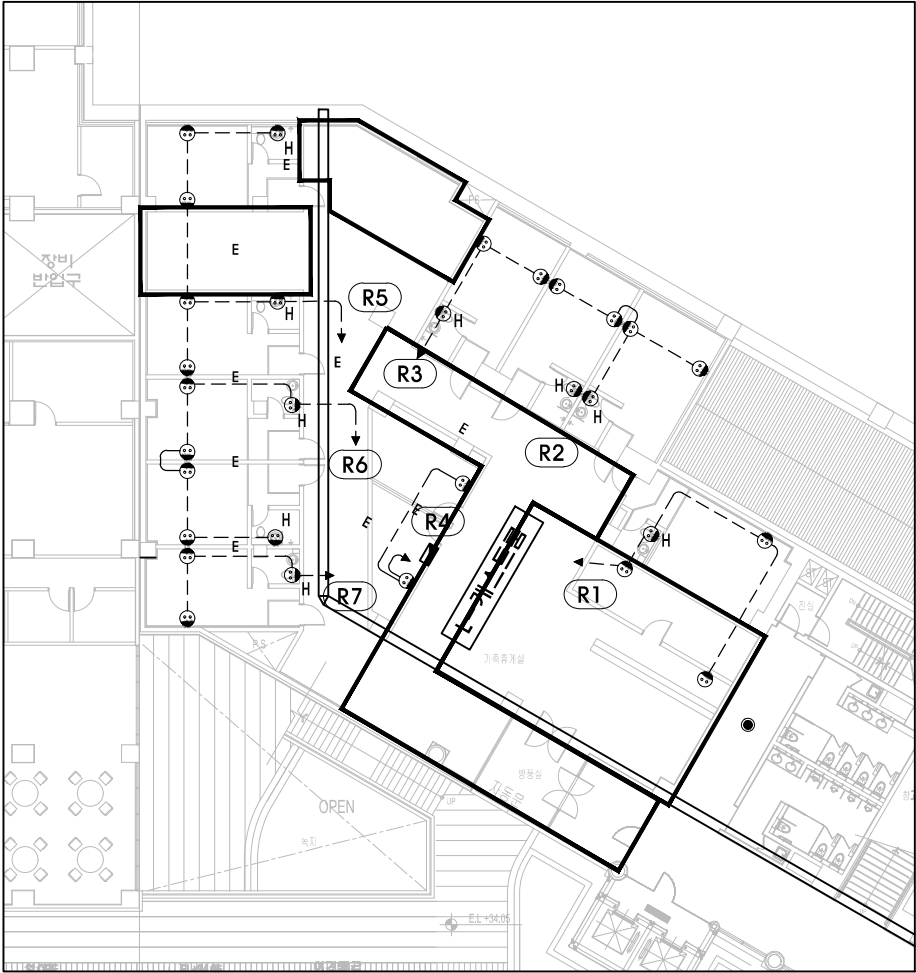


- < NOTE >
1. 교수 연구실 5, 7 전열 2구 콘센트 10개 신설, 냉난방기 실내기 전원 노출 콘센트 2개 신설
 2. 전공의 학습실 전열 2구 콘센트 16개 신설, 기존 콘센트 2개 제거 및 기존 외로 연결
 3. 신설 전열 외로는 보일러실 내에 분전반에 연결, 분전반 내 차단기 부족시 차단기 신설할 것
 4. 변경전 도면은 현재 현장과 상이할 수 있음 / 공사 진행 중 현장 담당자에 의해 전열 설비 변경 및 추가 발생할 수 있음

PROJECT TITLE 사 공 공		
NAME OF DRAWING 도 면 도		
지하2층 교수연구실/전공의실 전열설비 평면도		
NOTE 주 기		
DATE 일 자		
REVISIONS 수 정		
NO.		
DESIGNED BY 설 계		
CHECKED BY 검 사		
APPROVED BY 승 인		
SCALE 축 척		
DATE 일 자		
DWG. NO. 도면 번호		
SHEET NO. 시트 번호		
1-0000		
CKU 가톨릭관동대학교 국제성모병원 INTL. ST. MARY'S HOSPITAL, CKU		
인천광역시 서구 삼곡로 100번길 25 T:032-290-2532 F:032-290-2533		

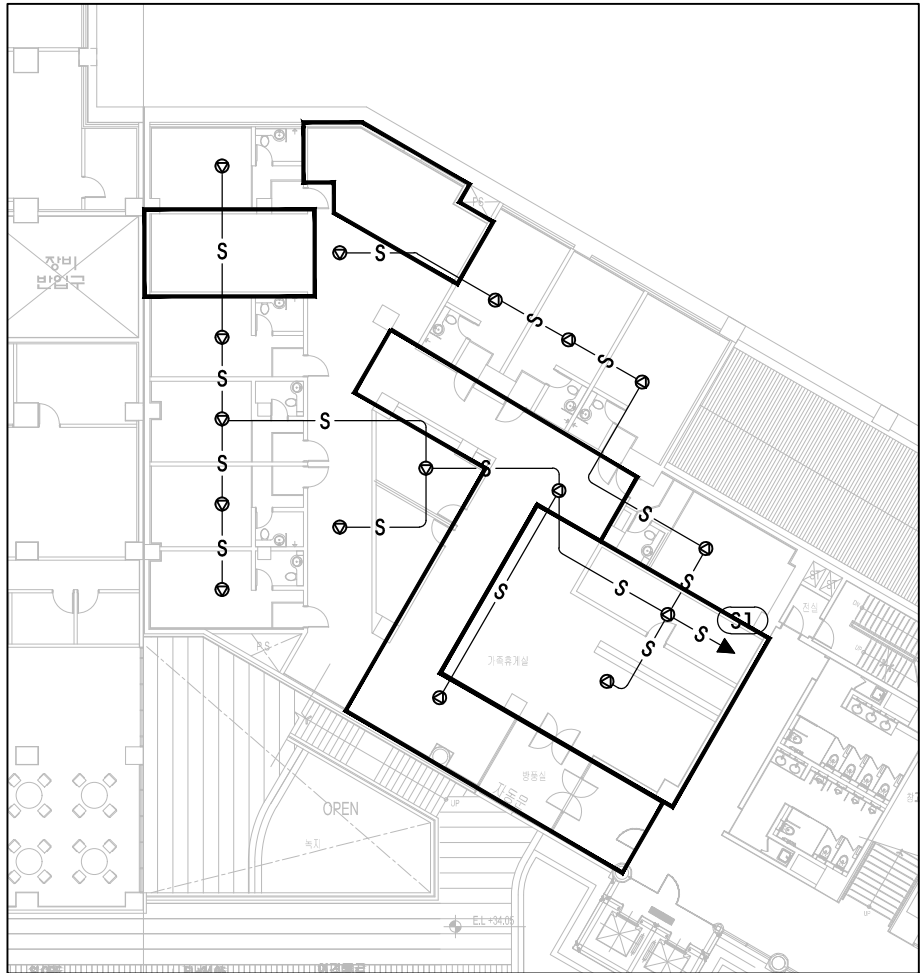

- < NOTE >
1. 교수 연구실 5, 7 스피커, ATT 각 2개씩 신설, 기존 외로 연결
 2. 전공의 학습실 스피커, ATT 각 8개씩 신설, 기존 외로 연결
 3. 전공의실 복도 스피커 2개 신설, 2개 제거, 기존 외로 연결
 4. 변경전 도면은 현재 현황과 상이할 수 있음 / 공사 진행 중 현장 담당자에 의해 설비 변경 및 추가 발생할 수 있음

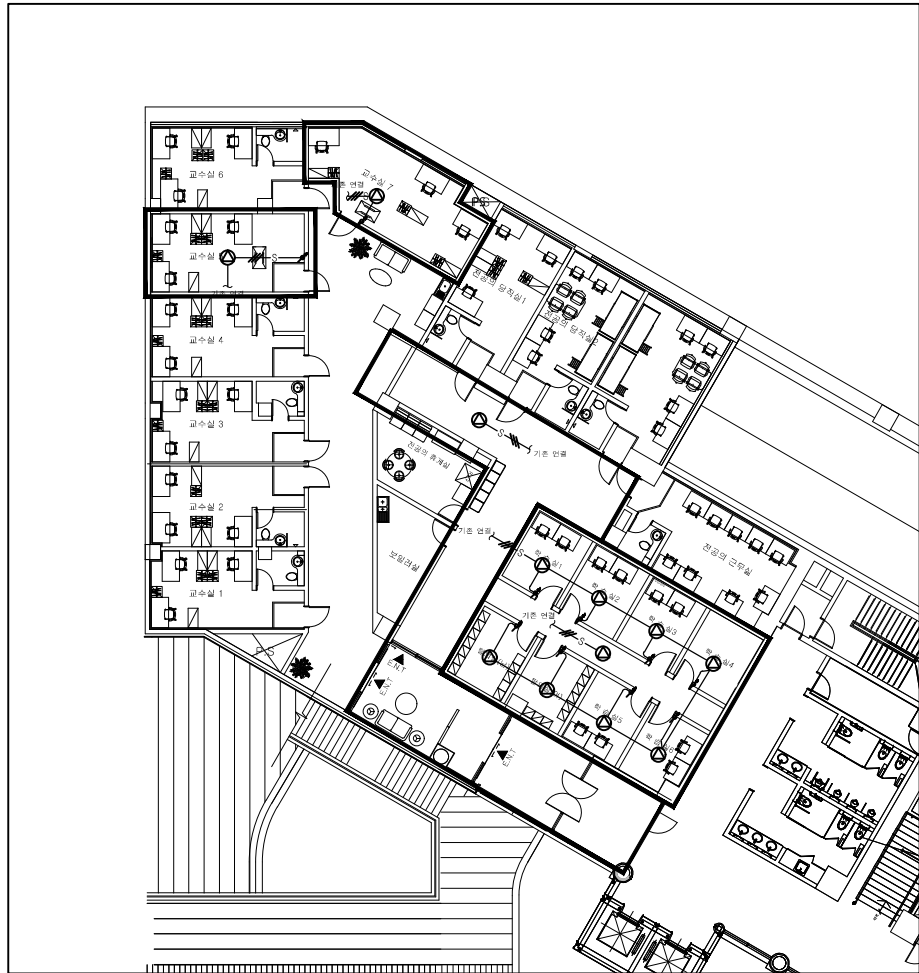

PROJECT TITLE
사. 공. 공.

NAME OF DRAWING
도. 면. 도.

지하2층 교수연구실/전공의실 전열설비 평면도

NOTE
주. 지.

DATE
설. 지.

REVISIONS
수. 정.

NO.

DESIGNED BY
설. 지.

CHECKED BY
설. 지.

APPROVED BY
설. 지.

SCALE
축. 척.

DATE
설. 지.

DWG. NO.
도. 면. 번호.

SHEET NO.
설. 지. 번호.

□-□□□□

가톨릭관동대학교
국제성모병원
INTL. ST. MARY'S HOSPITAL, CGU

인천광역시 서구 삼곡로 100번길 25
T:032-290-2532 F:032-290-2533