


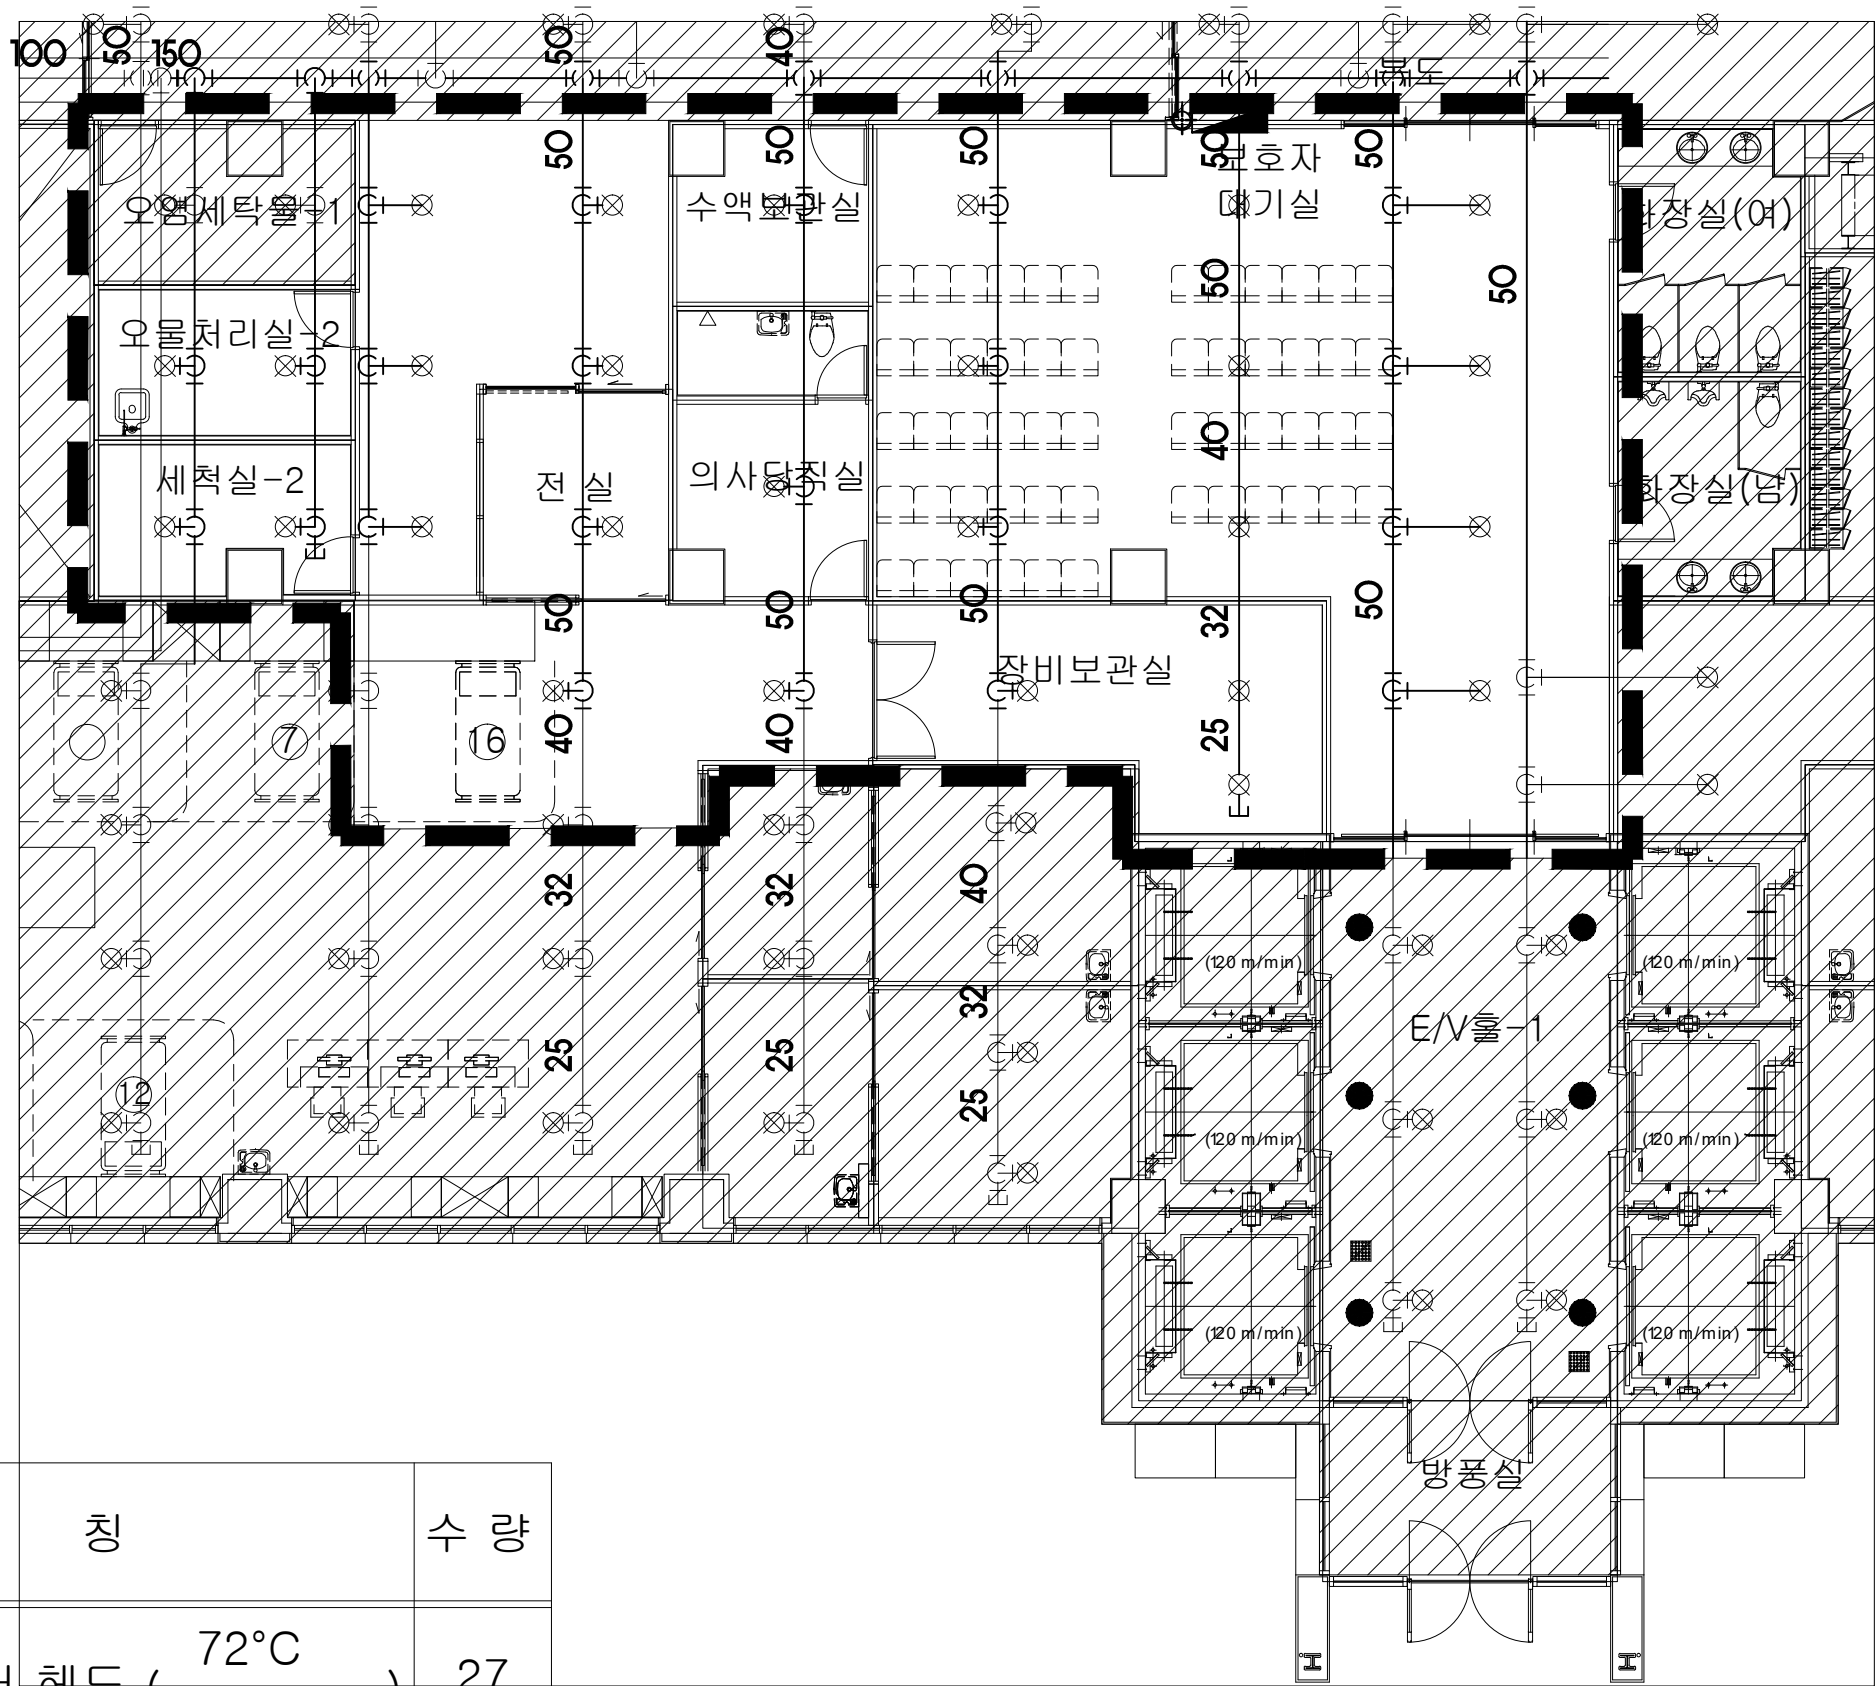

범 레	명 칭	수 량
	스프링클러 헤드 (72°C 상하향식)	27
	스프링클러 헤드 (72°C 초기반응형 상하향식)	0

4층 중환자실 소화설비 확대평면도(변경전)

PROJECT TITLE
사업명칭

국제성모병원
중환자실 및 연구실
소방공사

NAME OF DRAWING
도면명

국제성모병원 지상4층
제1중환자실-B

NOTE
주 기

▼ ▼

DATE
일 자

REVISIONS
수정

NO.

DESIGNED BY
설 계

CHECKED BY
심 사

APPROVED BY
승 인

SCALE
축척

A3:1/170

DATE
일 자

2025. 10.


DWG. NO.
도면 번호

MF-101

SHEET NO.
시트 번호

가톨릭대학교
국제성모병원
INTL. ST. MARY'S HOSPITAL, CMU

인천광역시 서구 심곡로 100번길 25
T:032-290-3905 F:032-290-2950

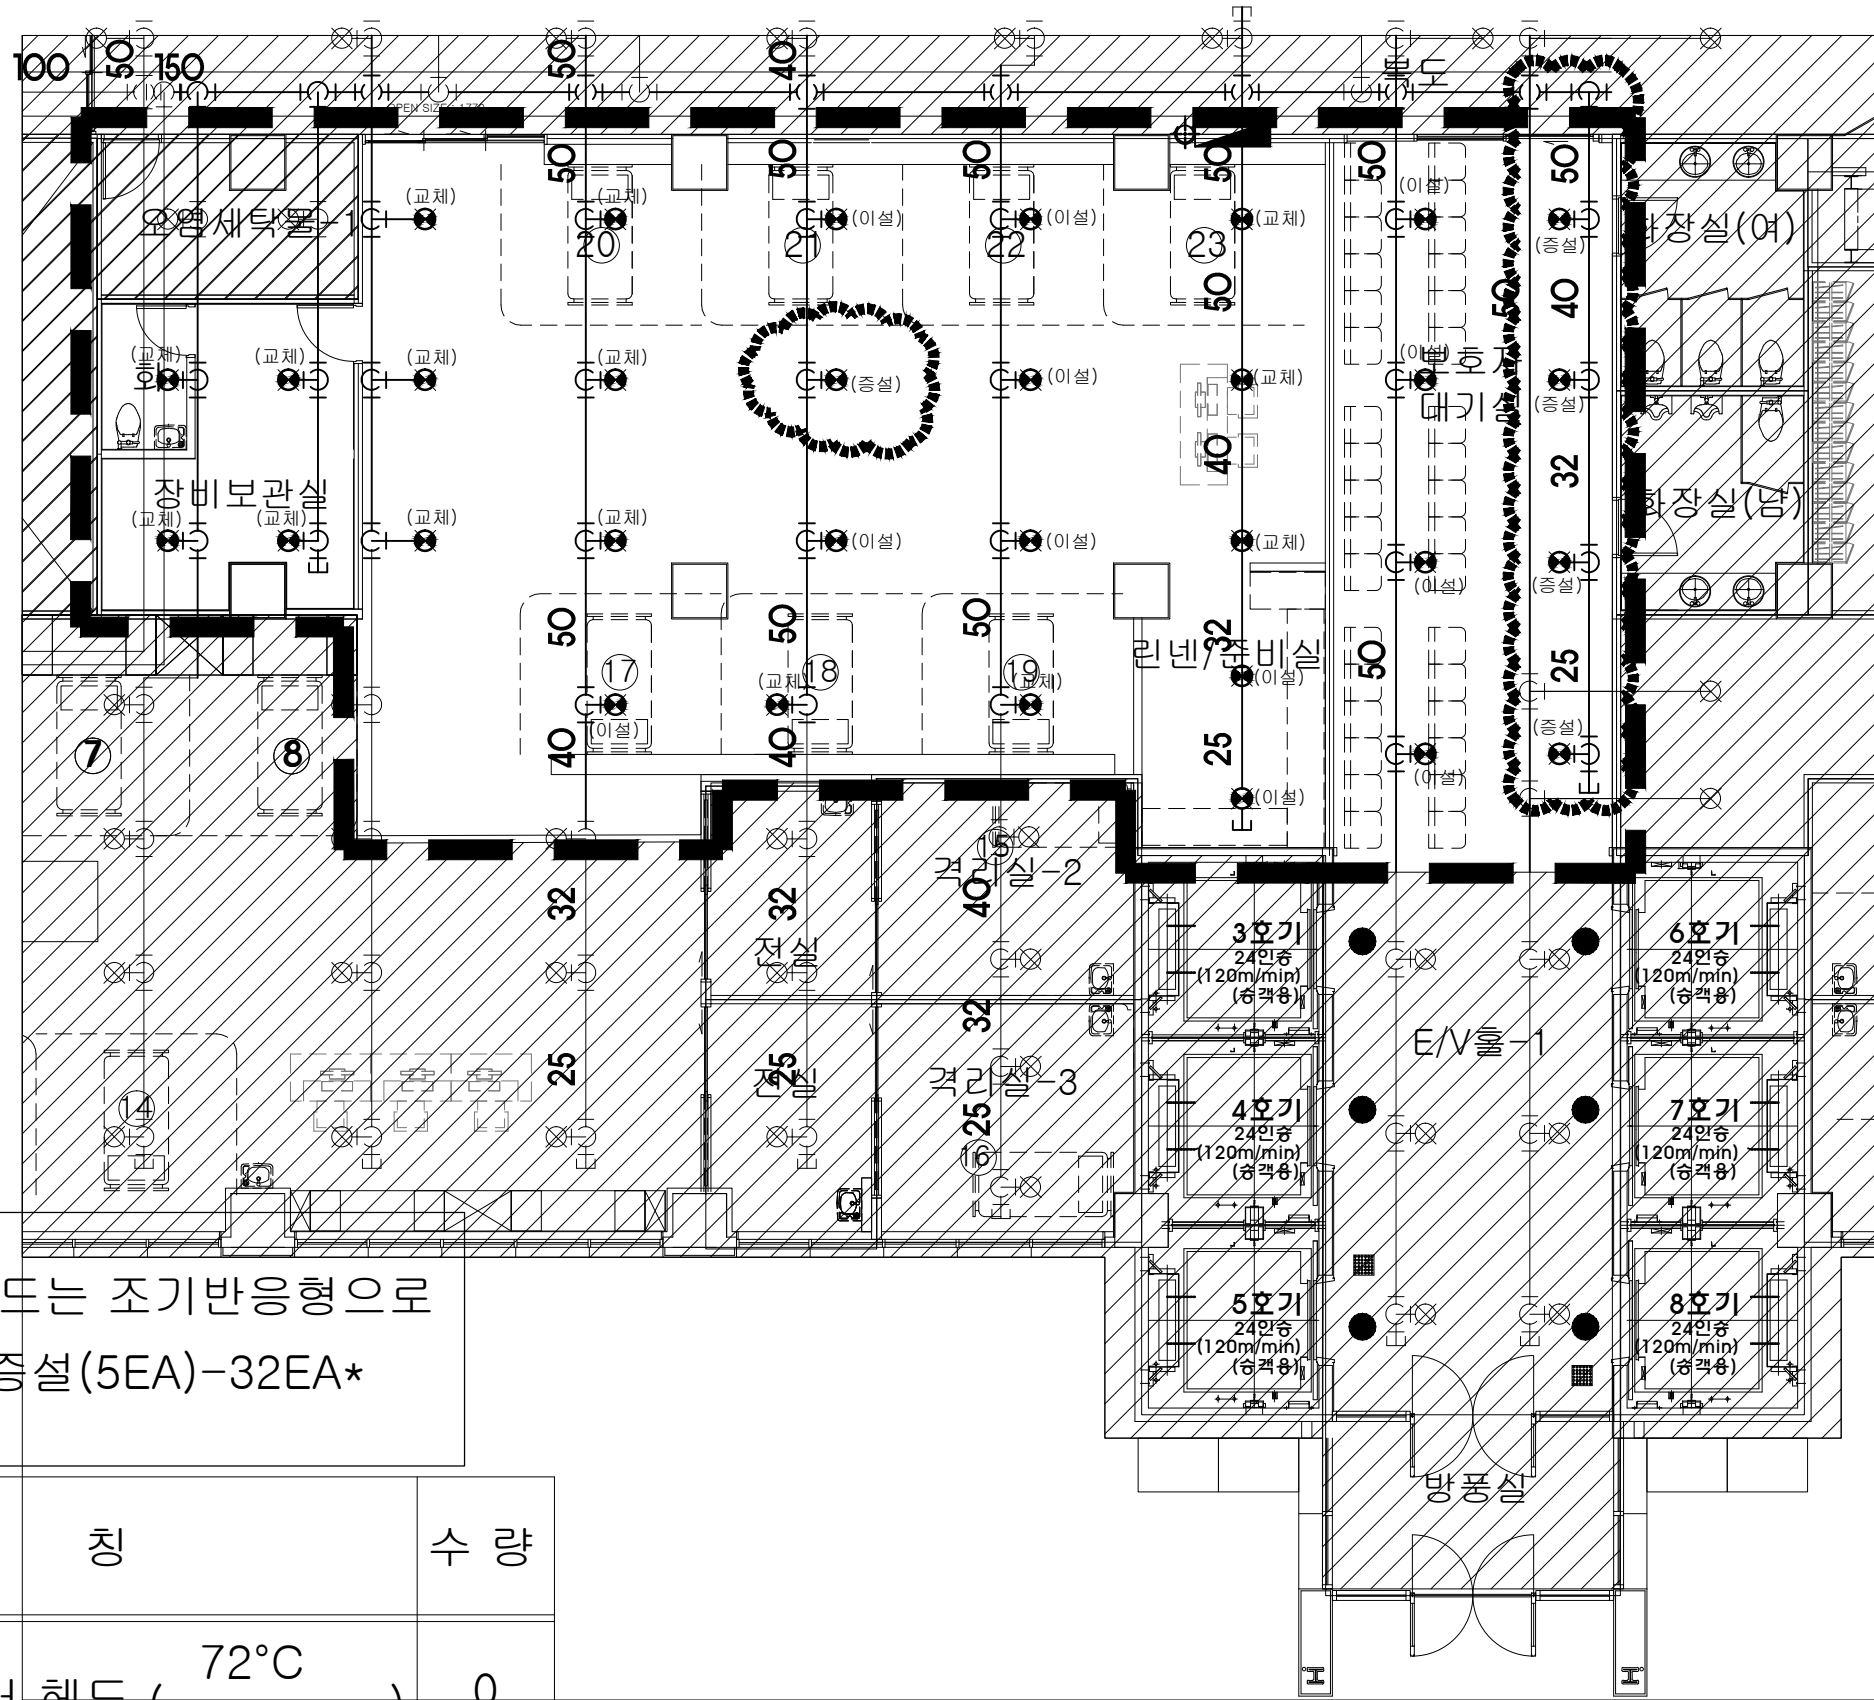

NOTE

*모든 스프링클러헤드는 조기반응형으로
교체(27EA) 및 증설(5EA)-32EA*

범례	명칭	수량
	스프링클러 헤드 (72°C 상하향식)	0
	스프링클러 헤드 (72°C 조기반응형 상하향식)	32

4층 중환자실 소화설비 확대평면도(변경후)

PROJECT TITLE
사업명칭

국제성모병원
중환자실 및 연구실
소방공사

NAME OF DRAWING
도면명

국제성모병원 지상4층
제1중환자실-B

NOTE
주 기

DATE
일 지

REVISIONS
수정

NO.

DESIGNED BY
설 계

CHECKED BY
심 사

APPROVED BY
승 인

SCALE
축척

A3:1/170

DATE
일 지

2025. 10.

DWG. NO.
도면 번호

MF-102


SHEET NO.
일련 번호

CKU

가톨릭관동대학교
국제성모병원
INTL. ST. MARY'S HOSPITAL, CKU

인천광역시 서구 심곡로 100번길 25

T:032-290-3905 F:032-290-2950

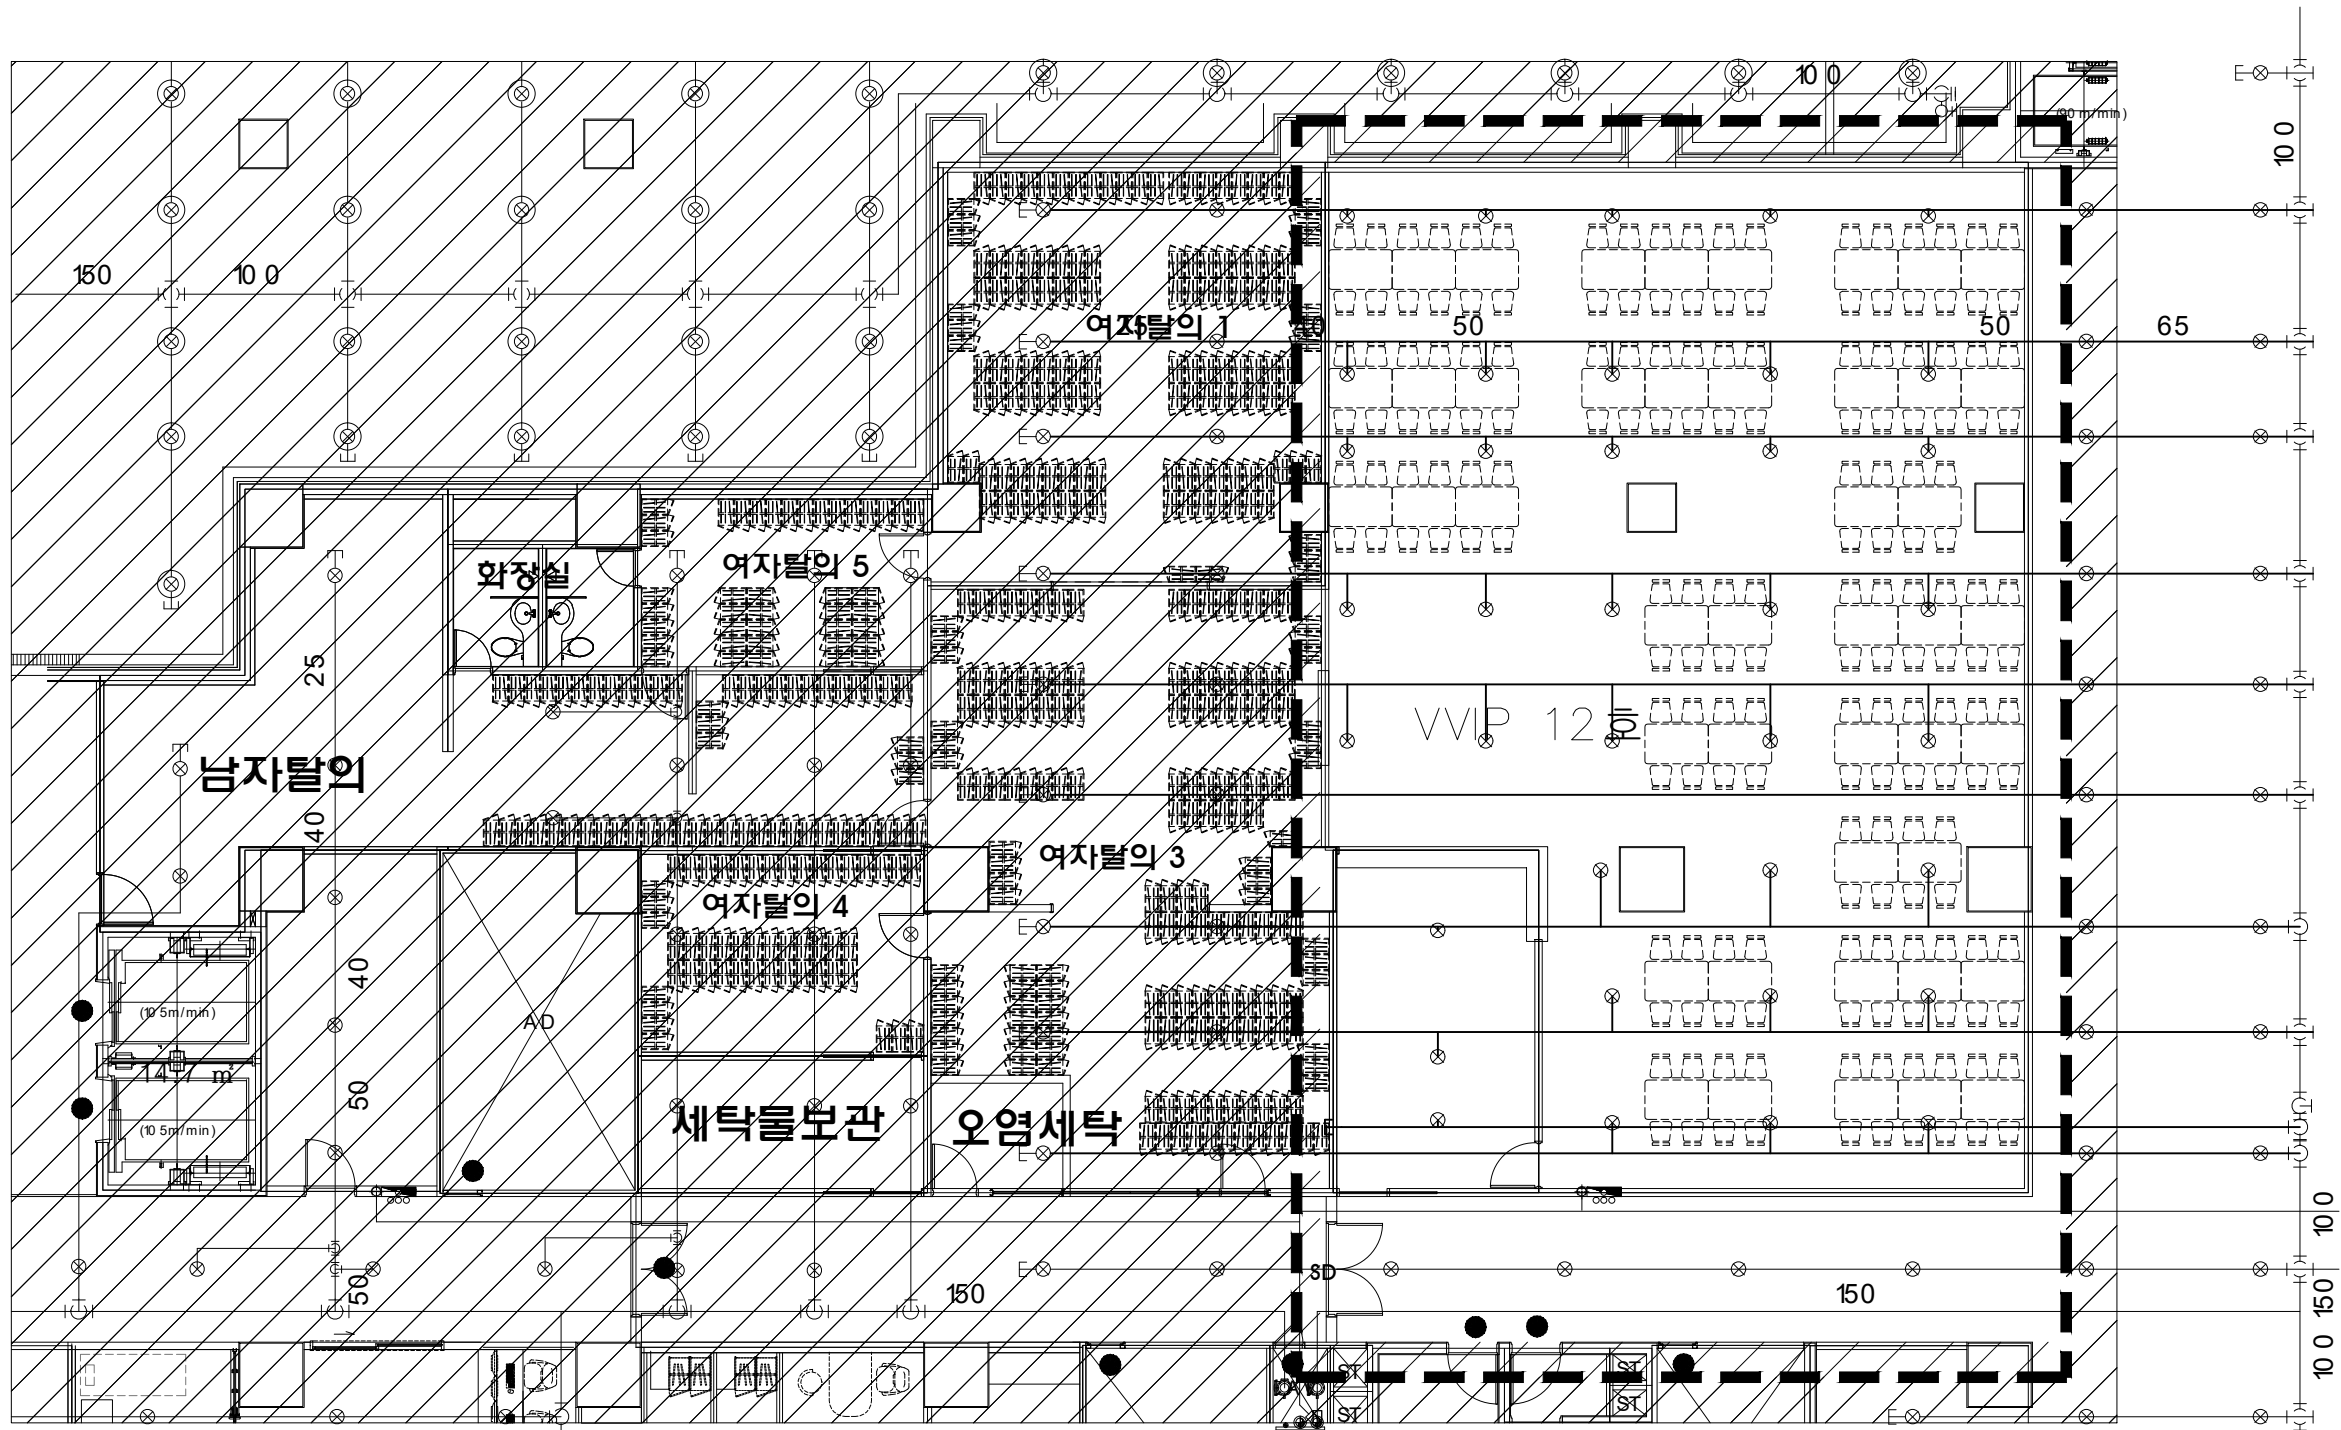

범 레	내 용	수 량
⊗	스프링클러헤드 (72 °C 상하향식)	41



간호사탈의실 소화설비 확대평면도(변경전)

PROJECT TITLE
사업명칭
국제성모병원
증환자실 및 연구실
소방공사


NAME OF DRAWING
도면명
국제성모병원 지하3층
간호사탈의실

NOTE
주 기

SCALE
축척
A1:1/250, A3:1/500
DATE
일 자
2025. 10.
DWG. NO.
도면 번호
MF-201
SHEET NO.
장면 번호



안전광역시 서구 삼곡로 100번길 25
T:032-290-3905 F:032-290-2950

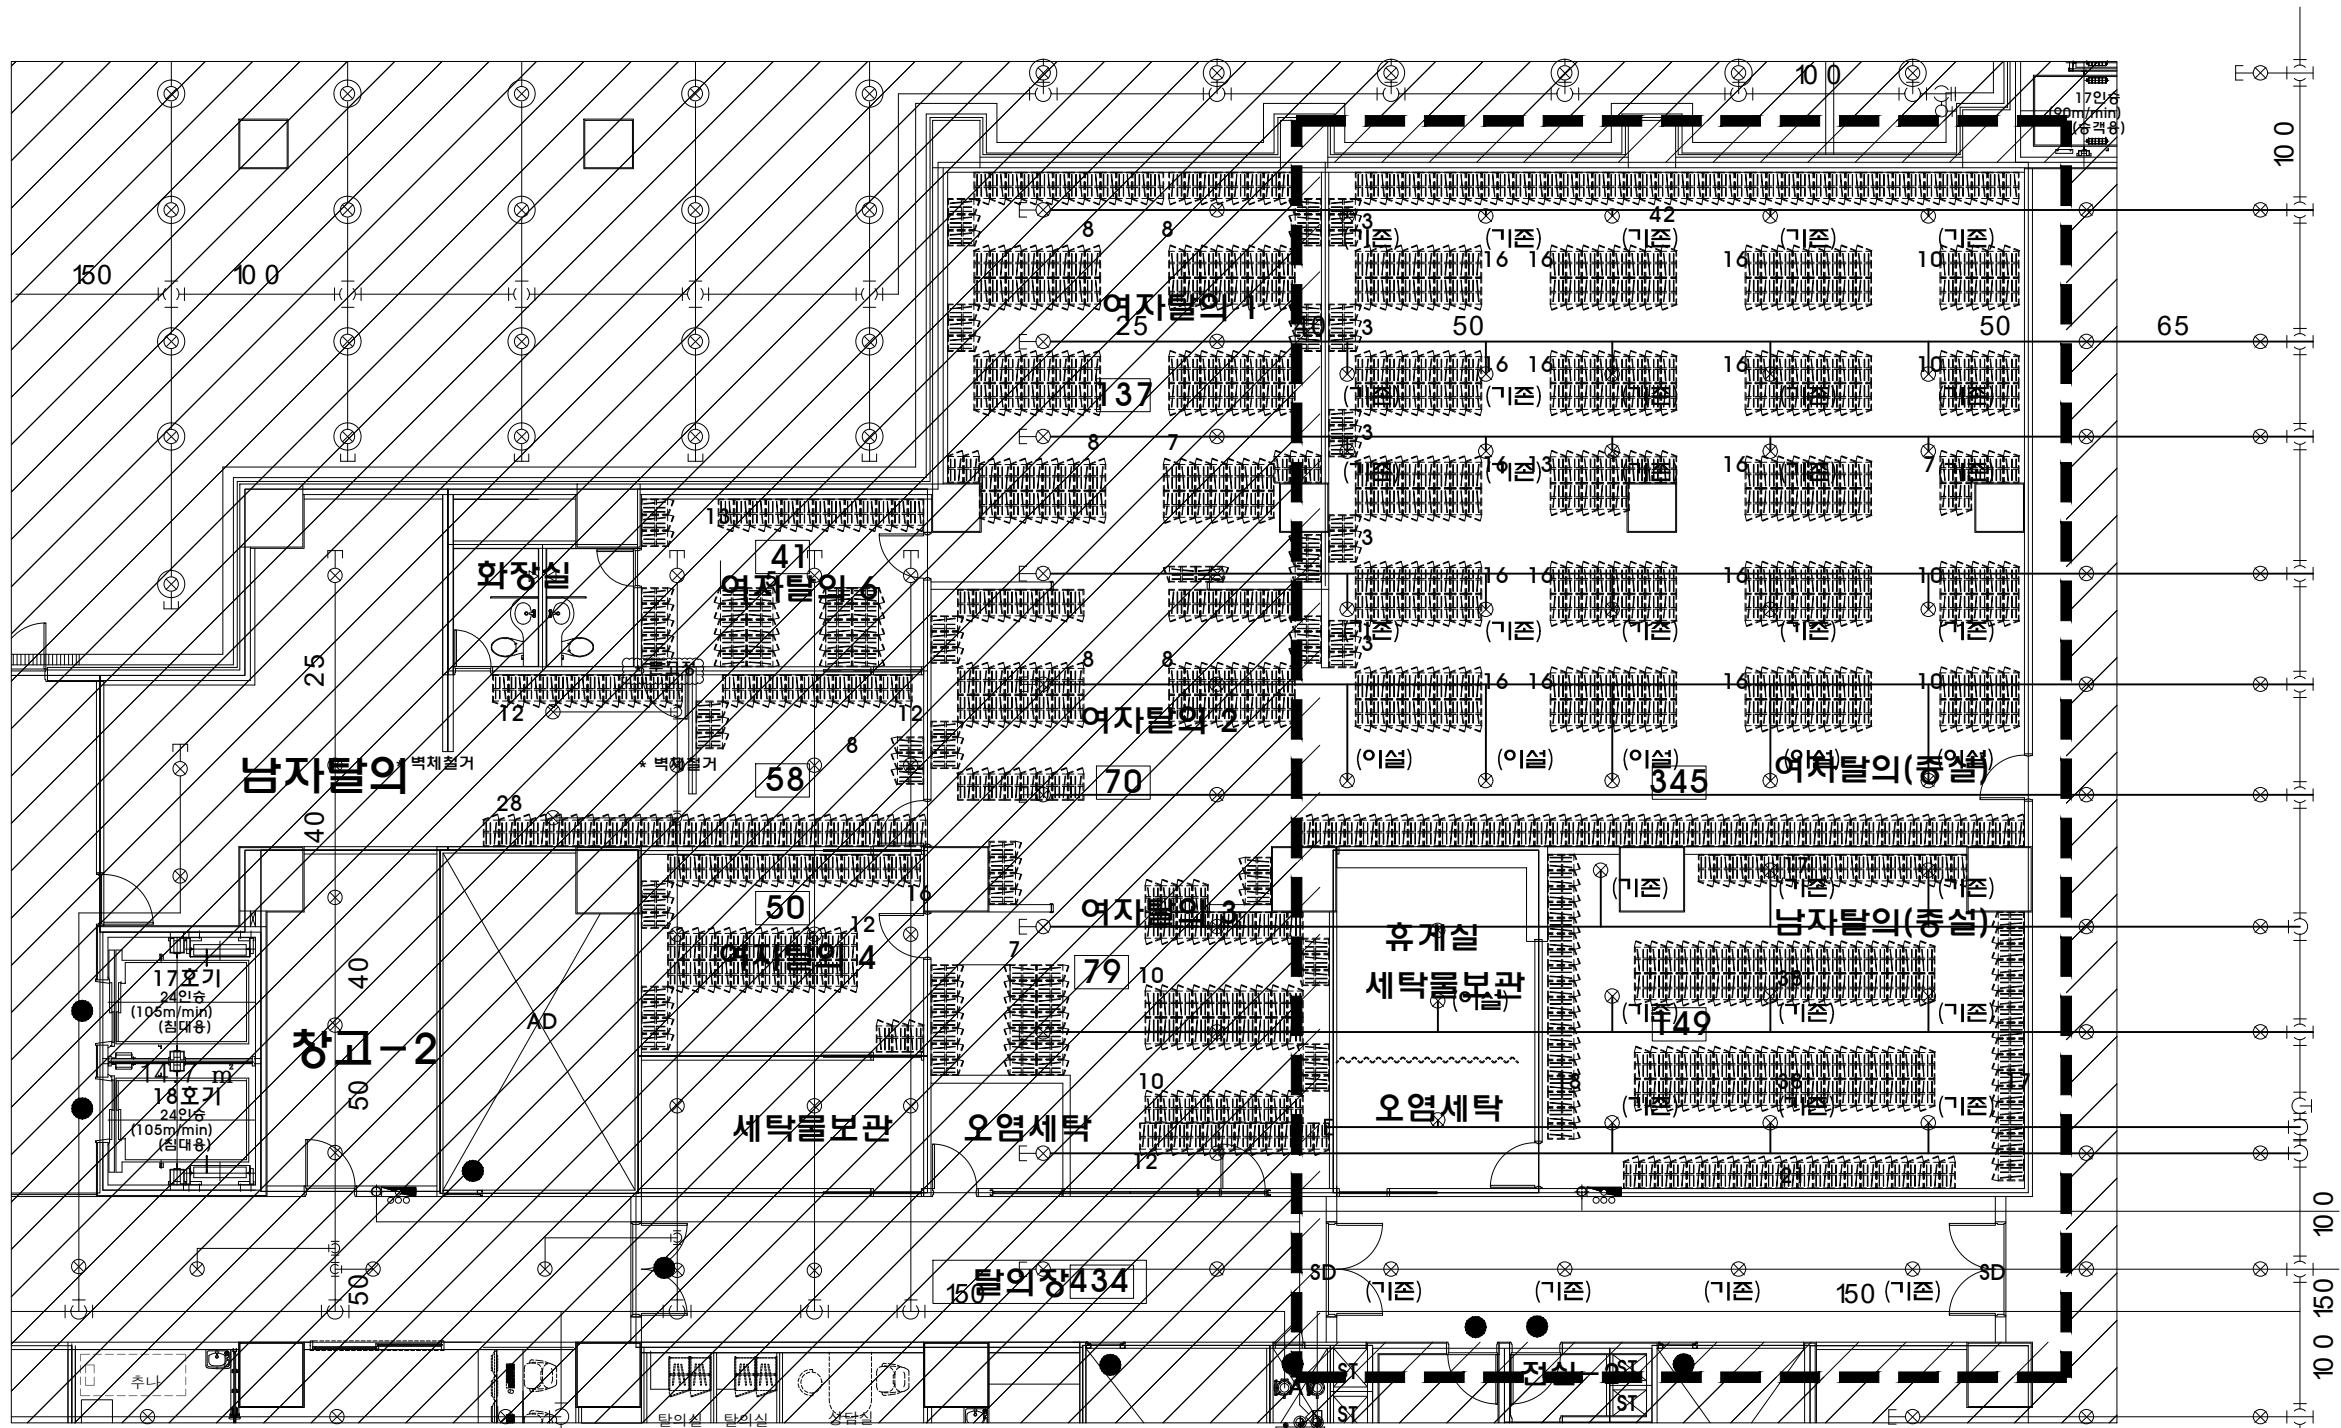

범 레	내 용	수 량
⊗	스프링클러헤드 (72 °C 상하향식)	41

NOTE

* 스프링클러는 일부 재배치(이설)만 진행.
이설(6EA), 기존(35EA) - 41EA



간호사탈의실 소화설비 확대평면도(변경후)

PROJECT TITLE
사업명칭
국제성모병원
증환자실 및 연구실
소방공사


NAME OF DRAWING
도면명
국제성모병원 지하3층
간호사탈의실

NOTE
주 기

SCALE
축척
A1:1/250, A3:1/500
DATE
일 자
2025. 10.
DWG. NO.
도면 번호
MF-202
SHEET NO.
장면 번호

가톨릭관동대학교
국제성모병원
INTL. ST. MARY'S HOSPITAL, CGU

안전광역시 서구 삼곡로 100번길 25
T:032-290-3905 F:032-290-2950

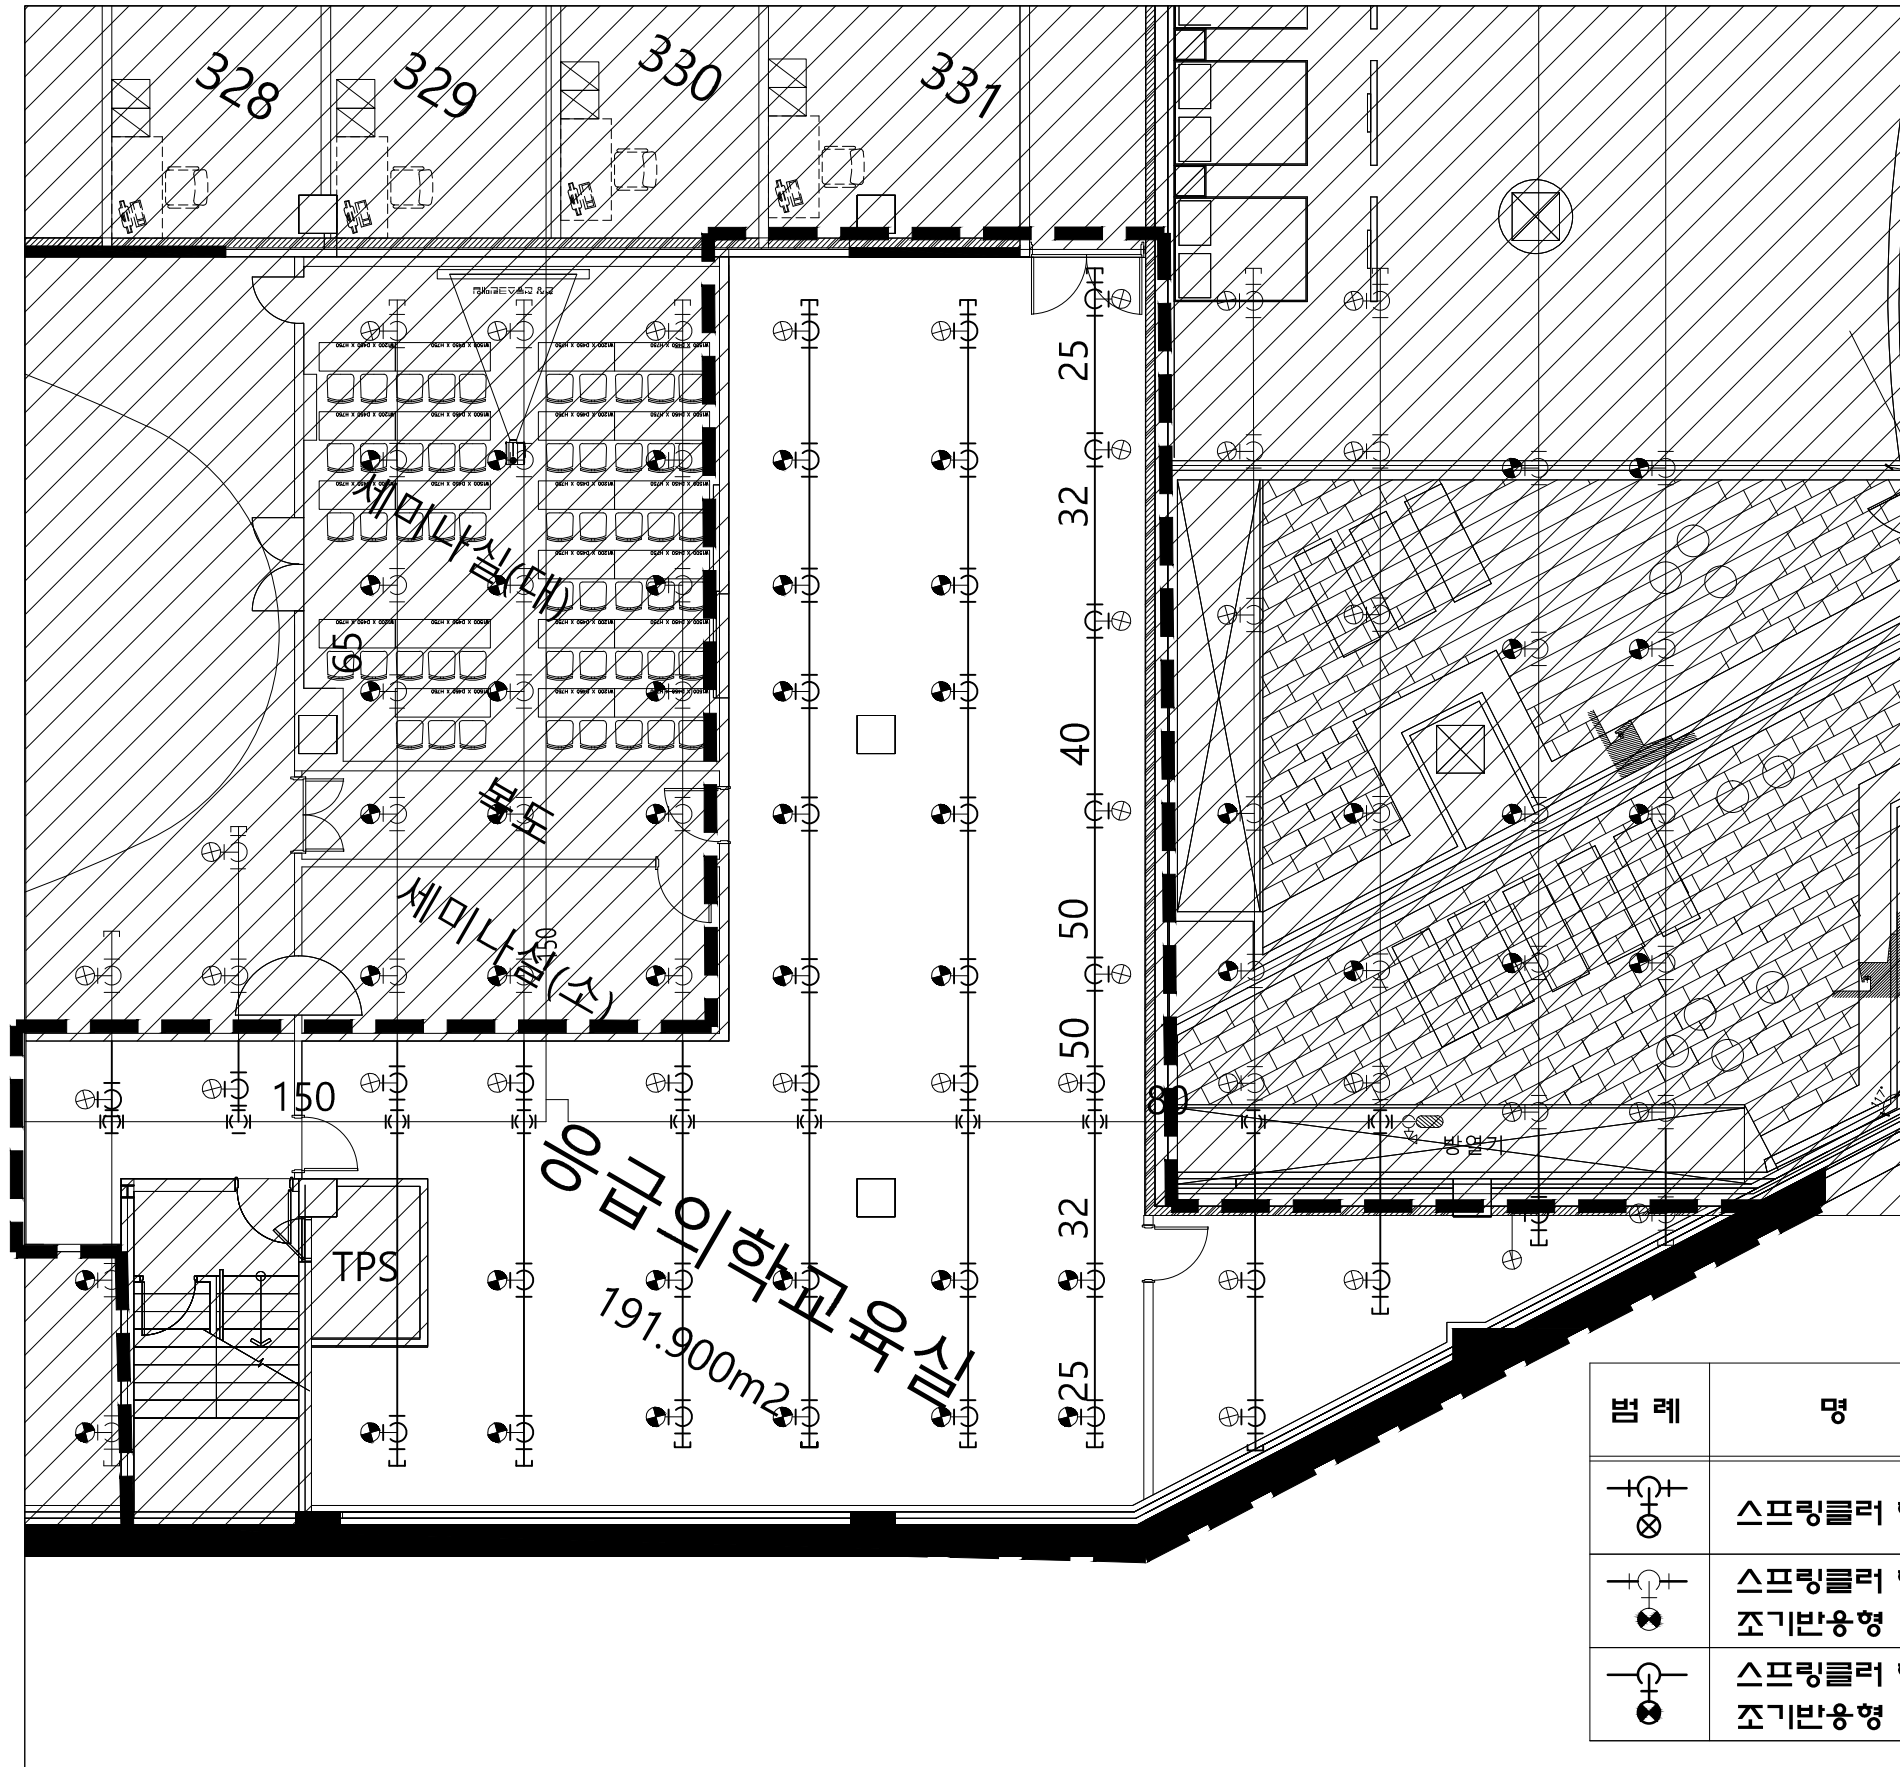

번 례	명 칭	수 량
	스프링클러 헤드 (상하향식) 72° C	19
	스프링클러 헤드 (상하향식) 72° C 조기반응형	21
	스프링클러 헤드 (하향식) 72° C 조기반응형	0

연구실 소화설비 확대평면도(변경전)

PROJECT TITLE
사업명칭

국제성모병원
중환자실 및 연구실
소방공사

NAME OF DRAWING
도면명

마리스텔라 지하2층
연구실

NOTE
주 기

▼ ▼

SCALE
축척

A3:1/170

DATE
발자

2025. 10.


DWG. NO.
도면번호

MF-301

SHEET NO.
일련번호

 가톨릭관동대학교
국제성모병원
INTL. ST. MARY'S HOSPITAL, CKU

인전광역시 서구 심곡로 100번길 25
T:032-290-3905 F:032-290-2950

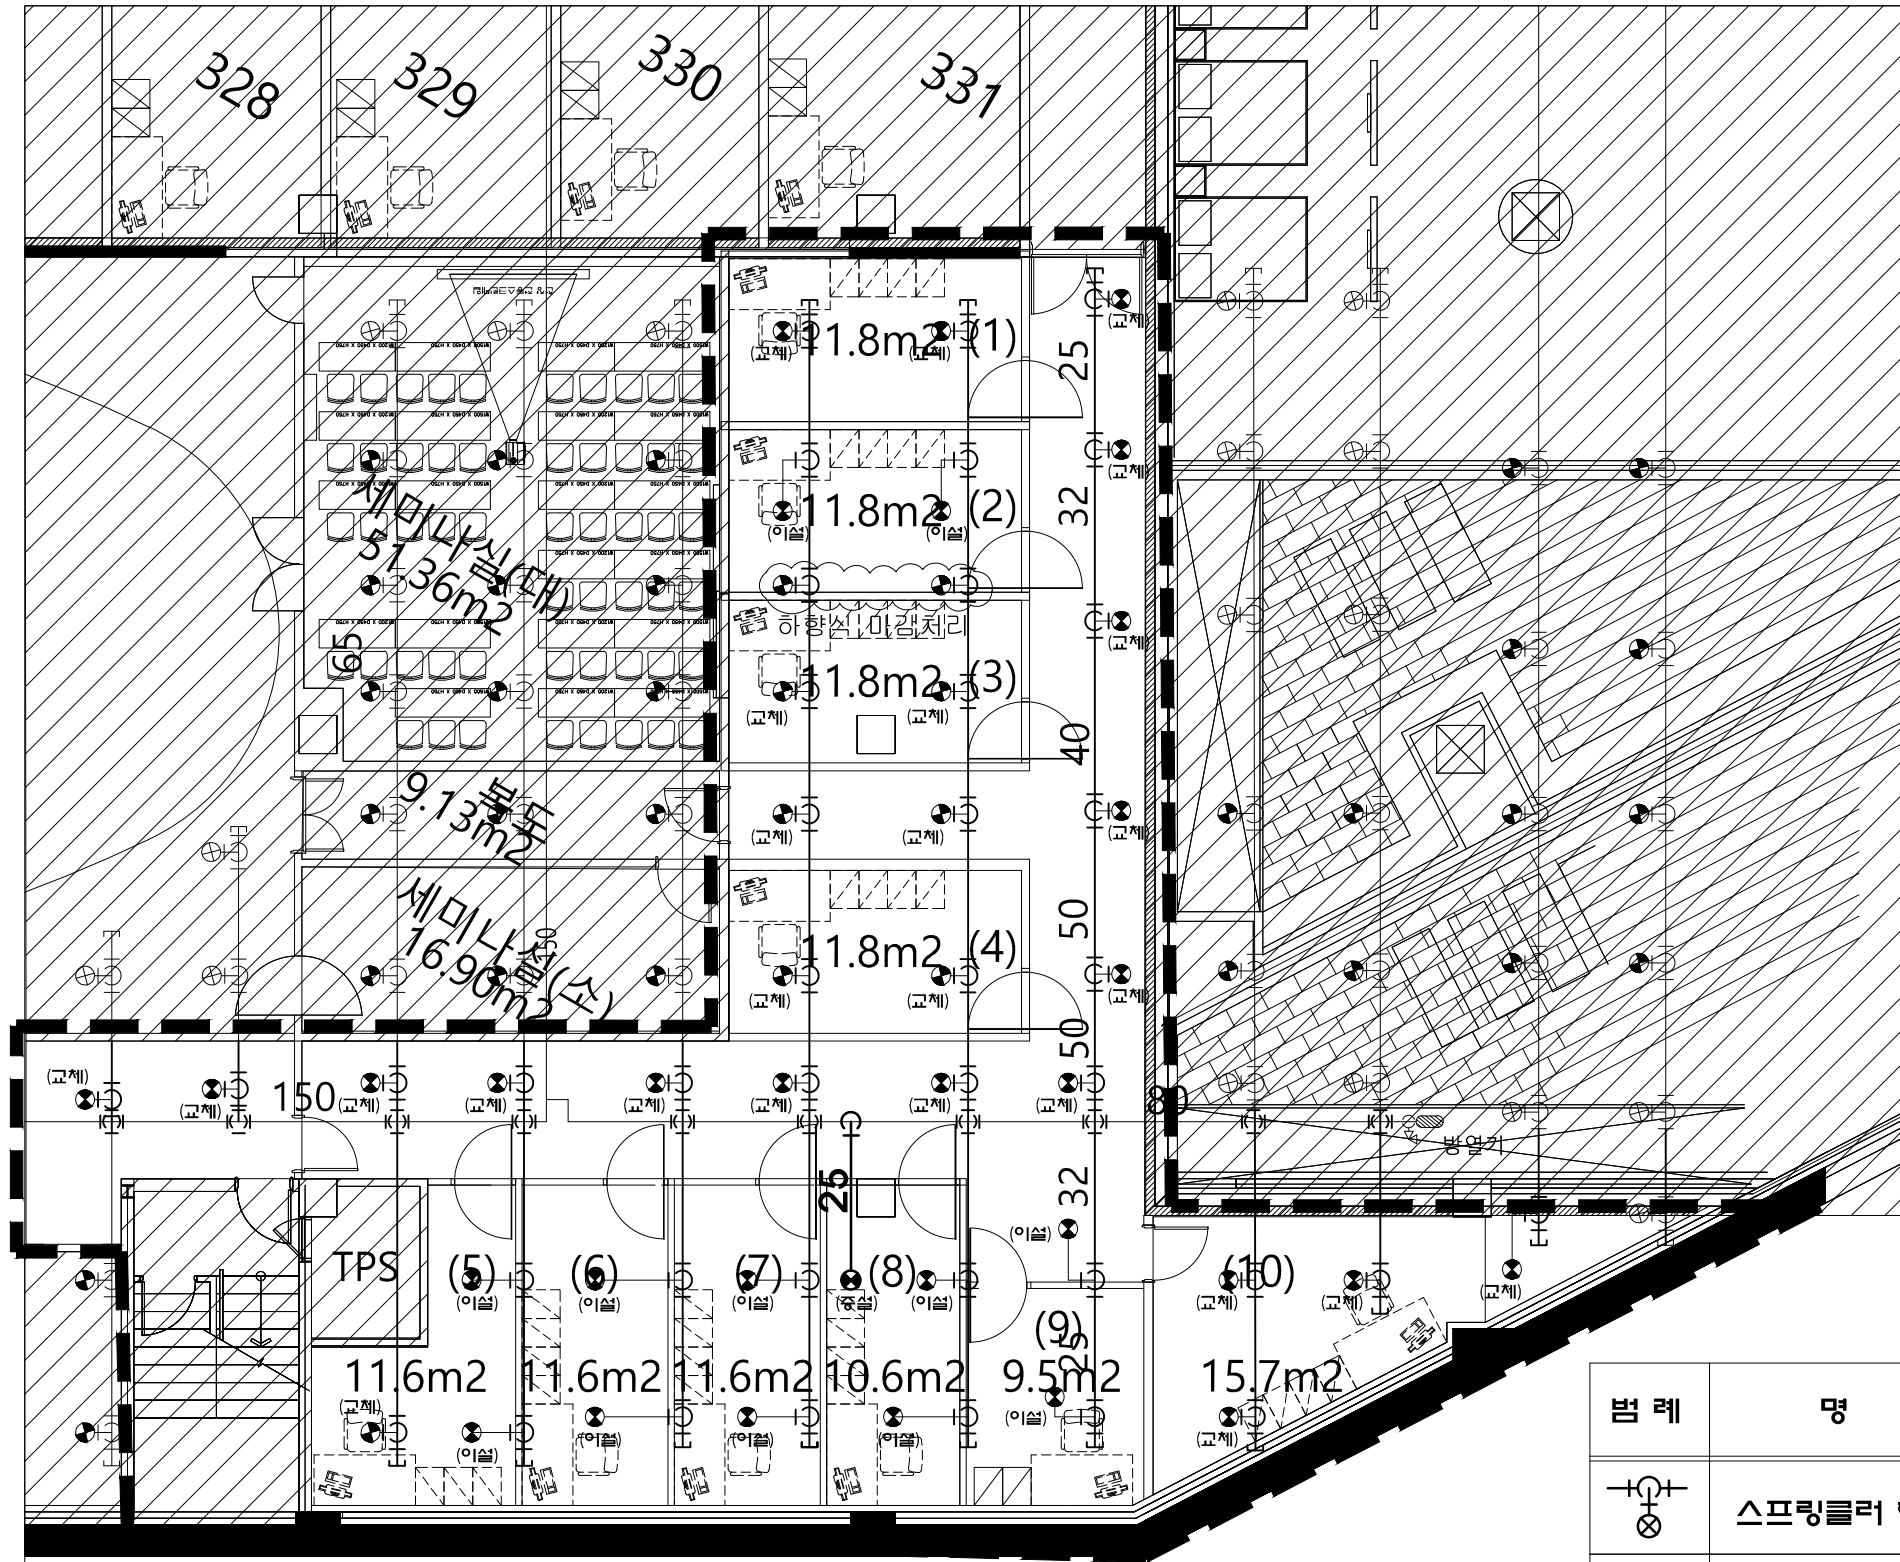

번 례	명 칭	수 량
①	스프링클러 헤드 72° C (상하향식)	0
②	스프링클러 헤드 72° C (상하향식)	38
③	스프링클러 헤드 72° C (하향식)	1

연구실 소화설비 확대평면도(변경후)

PROJECT TITLE
사업명칭

국제성모병원
중환자실 및 연구실
소방공사

NAME OF DRAWING
도면명

마리스텔라 지하2층
연구실

NOTE
주 기

▼ ▼

SCALE
축척

A3:1/170

DATE
발자

2025. 10.

DWG. NO.
도면번호

MF-302


SHEET NO.
장번호

 
CKU

가톨릭관동대학교
국제성모병원
INTL. ST. MARY'S HOSPITAL, CGU

인전광역시 서구 삼곡로 100번길 25

T:032-290-3905 F:032-290-2950

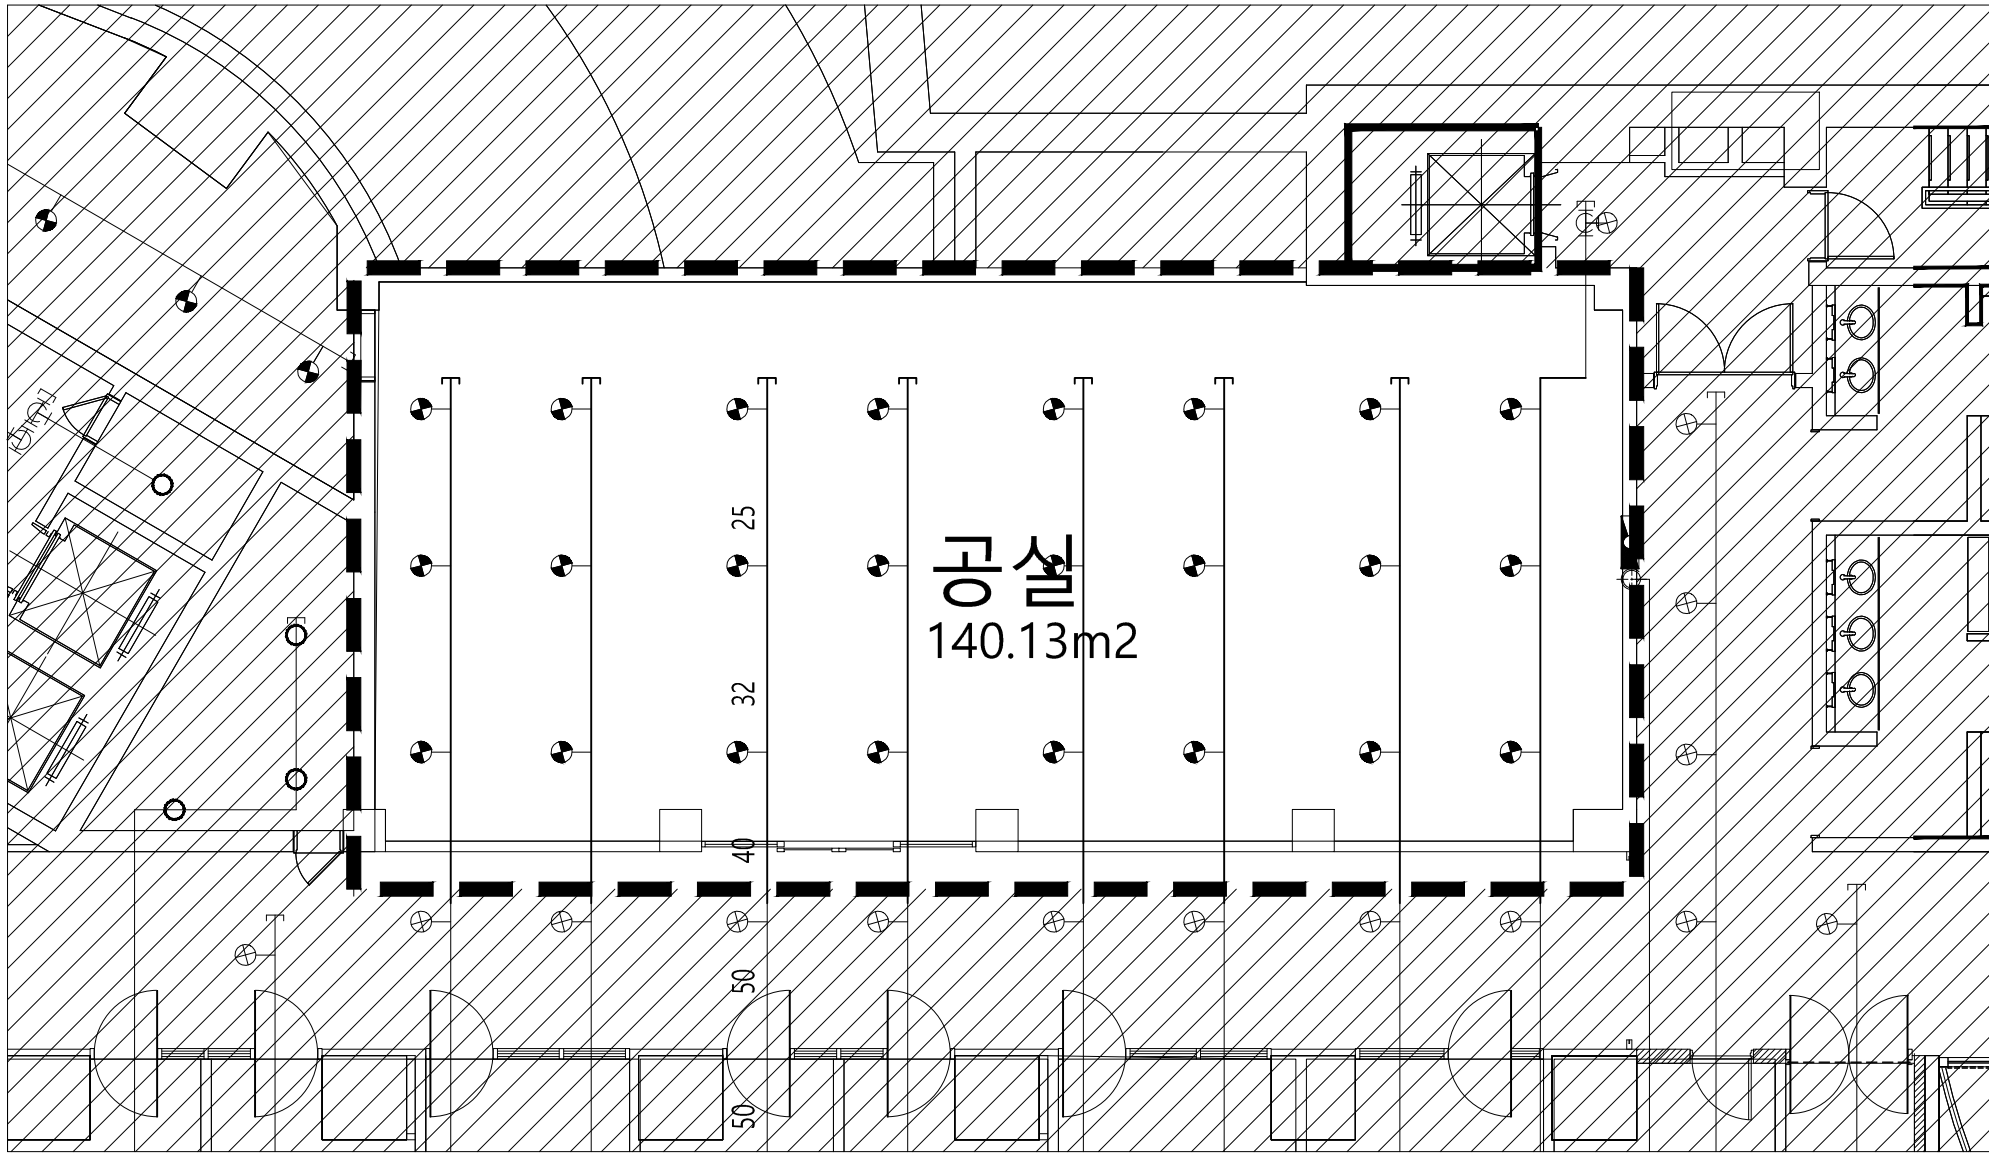

범 례	내 용	수 량
	스프링클러 헤드 72° C 조기반응형 (상하향식)	24

 세미나실 소화설비 확대평면도(변경전)

PROJECT TITLE
사업명칭

국제성모병원
중환자실 및 연구실
소방공사

NAME OF DRAWING
도면명

마리스텔라 지하2층
세미나실

NOTE
주 기

▼ ▼

SCALE
축척

A3:1/170

DATE
날 자

2025. 10.


DWG. NO.
도면 번호

MF-401

SHEET NO.
장 번호

 가톨릭관동대학교
국제성모병원
INTL. ST. MARY'S HOSPITAL, CKU

인천광역시 서구 심곡로 100번길 25
T:032-290-3905 F:032-290-2950

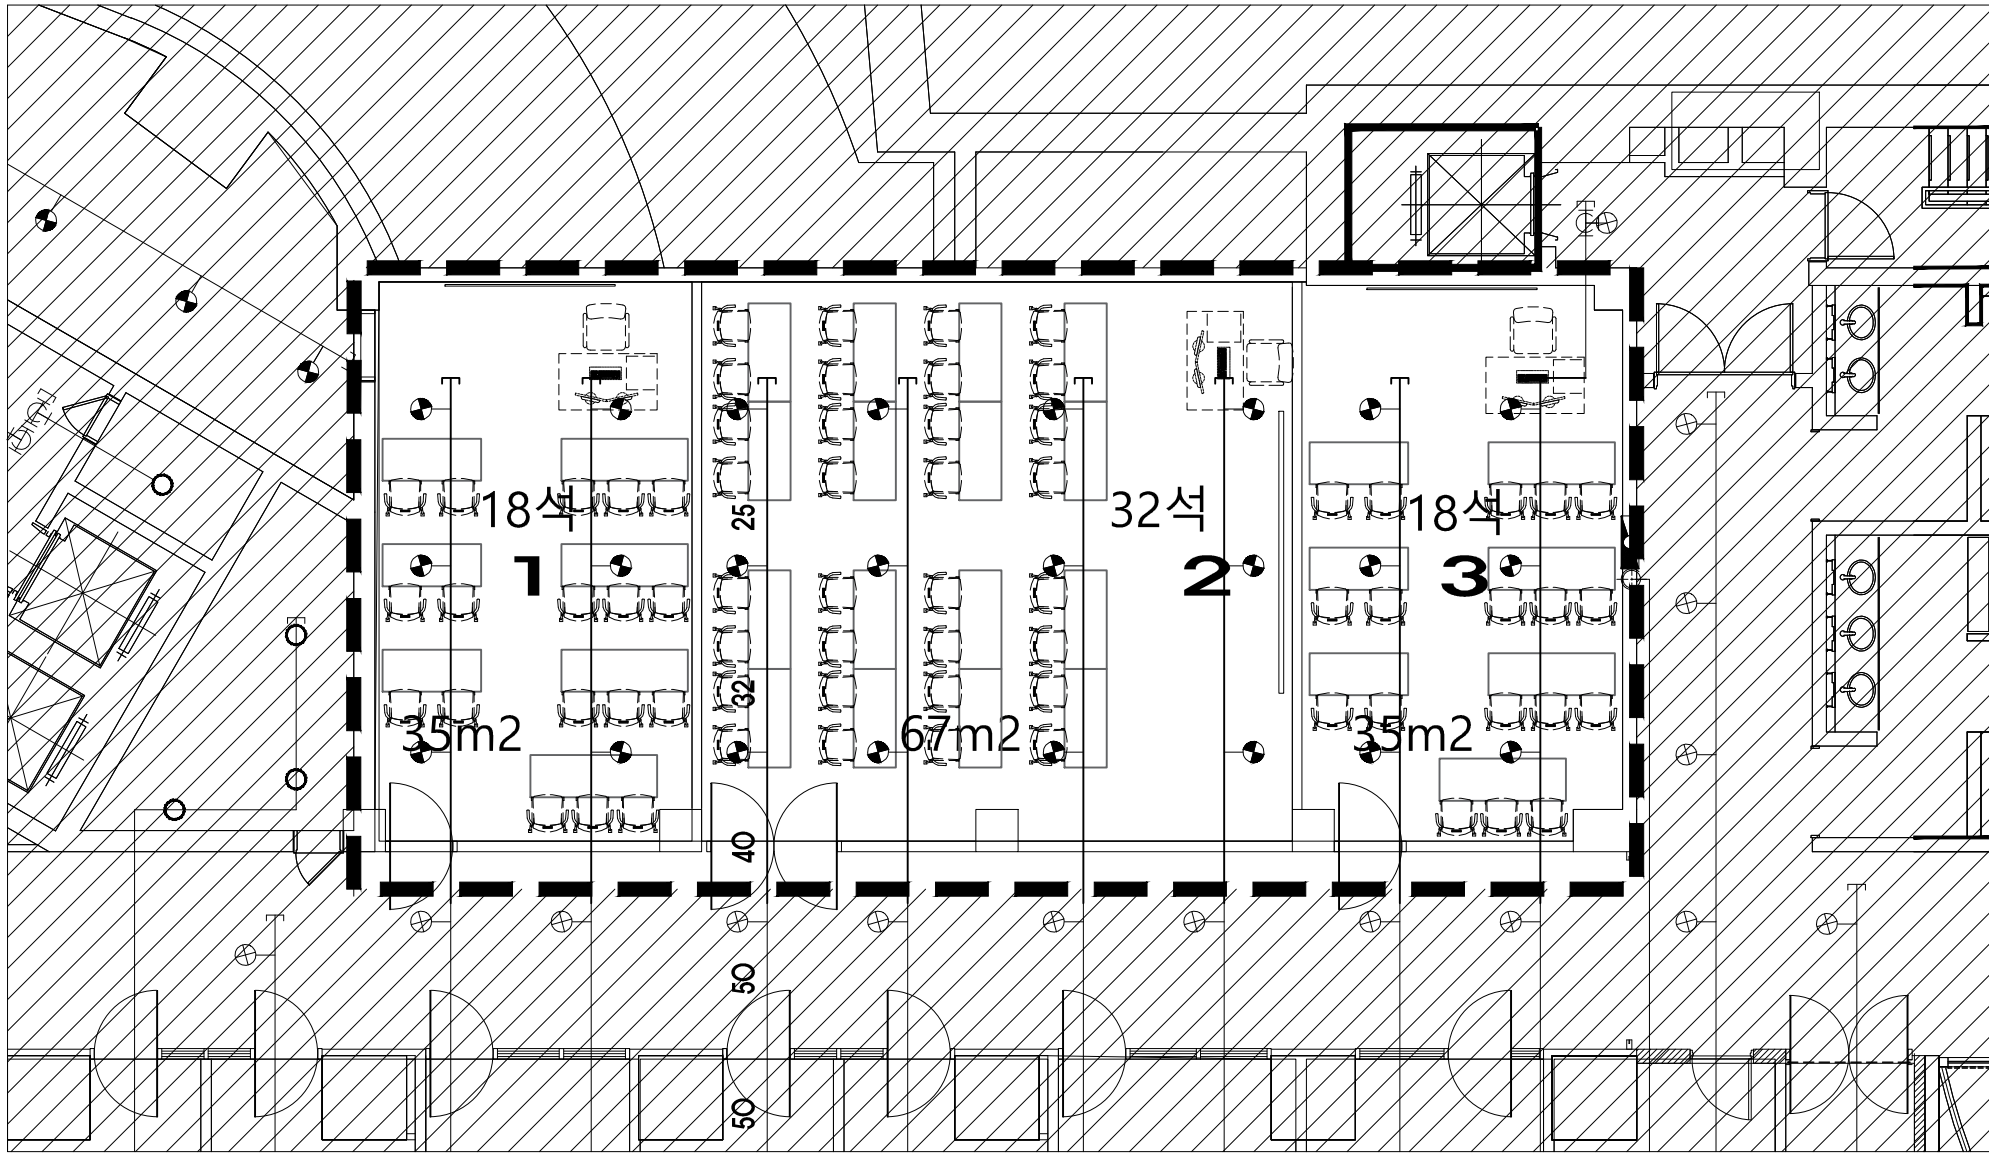

NOTE

* 스프링클러는 교체, 증설 없음.
전체 재배치 - 24EA

범 례	내 용	수 량
	스프링클러 헤드 72° C 조기반응형 (상하향식)	24

세미나실 소화설비 확대평면도(변경후)

PROJECT TITLE
사업명칭

국제성모병원
중환자실 및 연구실
소방공사

NAME OF DRAWING
도면명

마리스텔라 지하2층
세미나실

NOTE
주 기

▼ ▼

SCALE
축척

A3:1/170

DATE
날자

2025. 10.


DWG. NO.
도면 번호

MF-402

SHEET NO.
장 번호

가톨릭관동대학교
국제성모병원
INTL. ST. MARY'S HOSPITAL, CKU

인전광역시 서구 심곡로 100번길 25
T:032-290-3905 F:032-290-2950

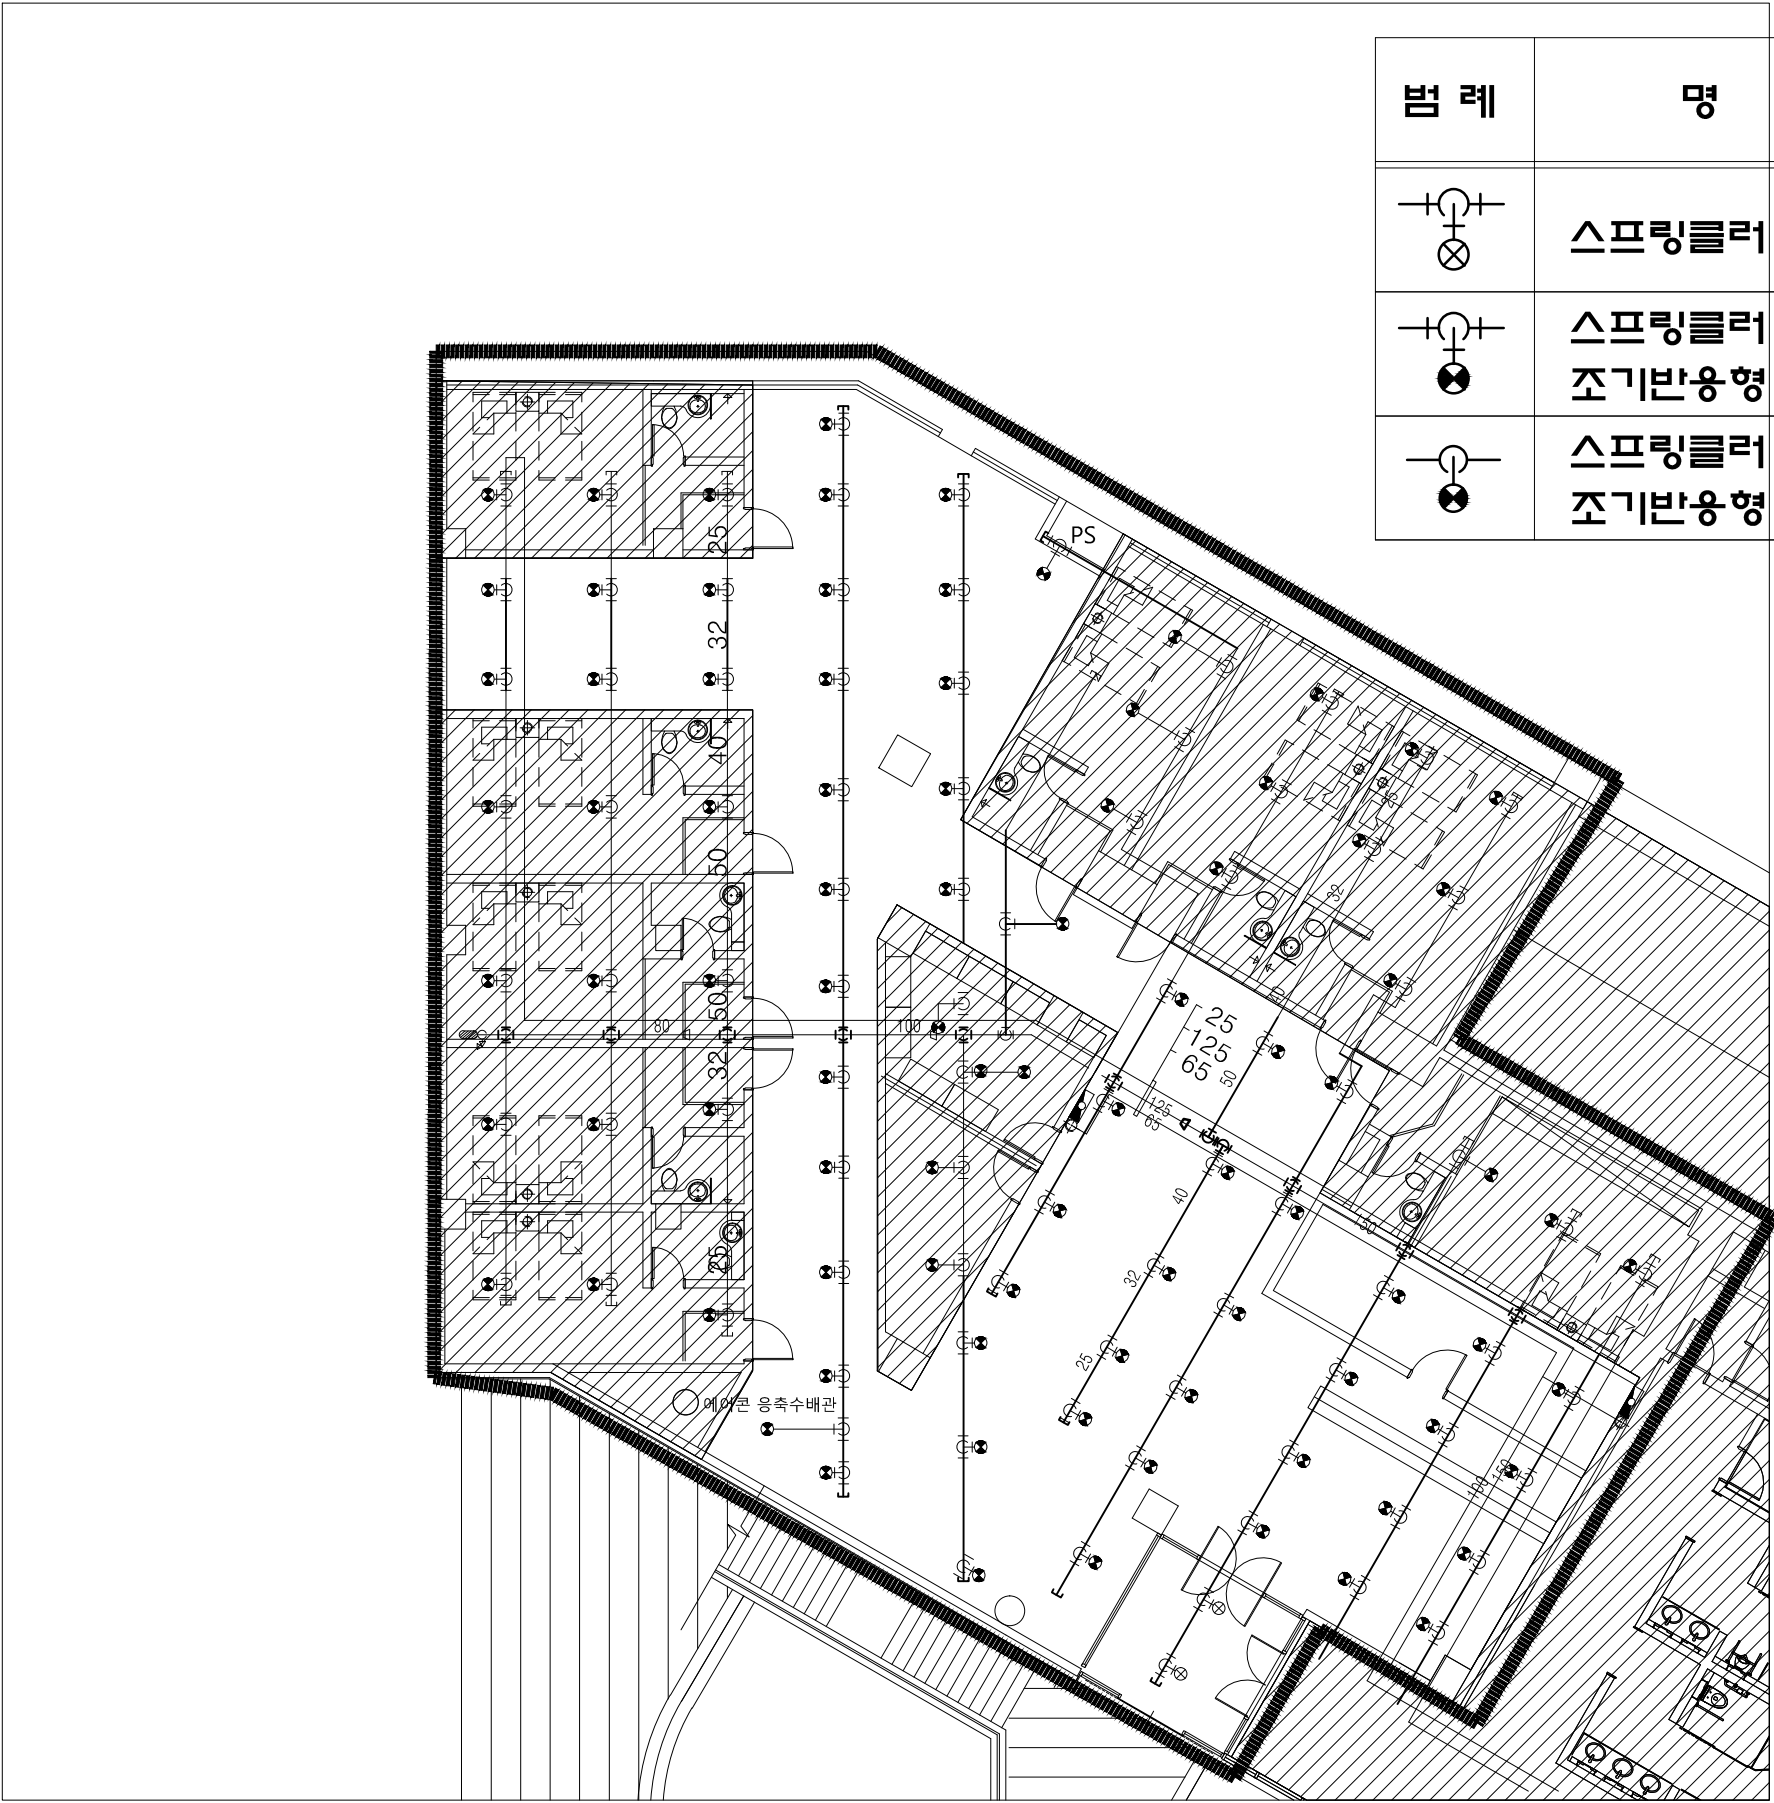

범례	명칭	수량
	스프링클러 헤드 (72° C 상하향식)	2
	스프링클러 헤드 (72° C 상하향식)	56
	스프링클러 헤드 (72° C 하향식)	0

수리시설(5연구실) 소화설비 확대평면도(변경전)

PROJECT TITLE
사업명칭

국제성모병원
중환자실 및 연구실
소방공사

NAME OF DRAWING
도면명

마리스텔라 지하2층
수련시설(5연구실)

NOTE
주 기

▼ ▼

SCALE
척도

A3:1/170

DATE
날자

2025. 10.


DWG. NO.
도면번호

MF-501

SHEET NO.
장번호

가톨릭관동대학교
국제성모병원
INTL. ST. MARY'S HOSPITAL, CKU

인천광역시 서구 심곡로 100번길 25
T:032-290-3905 F:032-290-2950

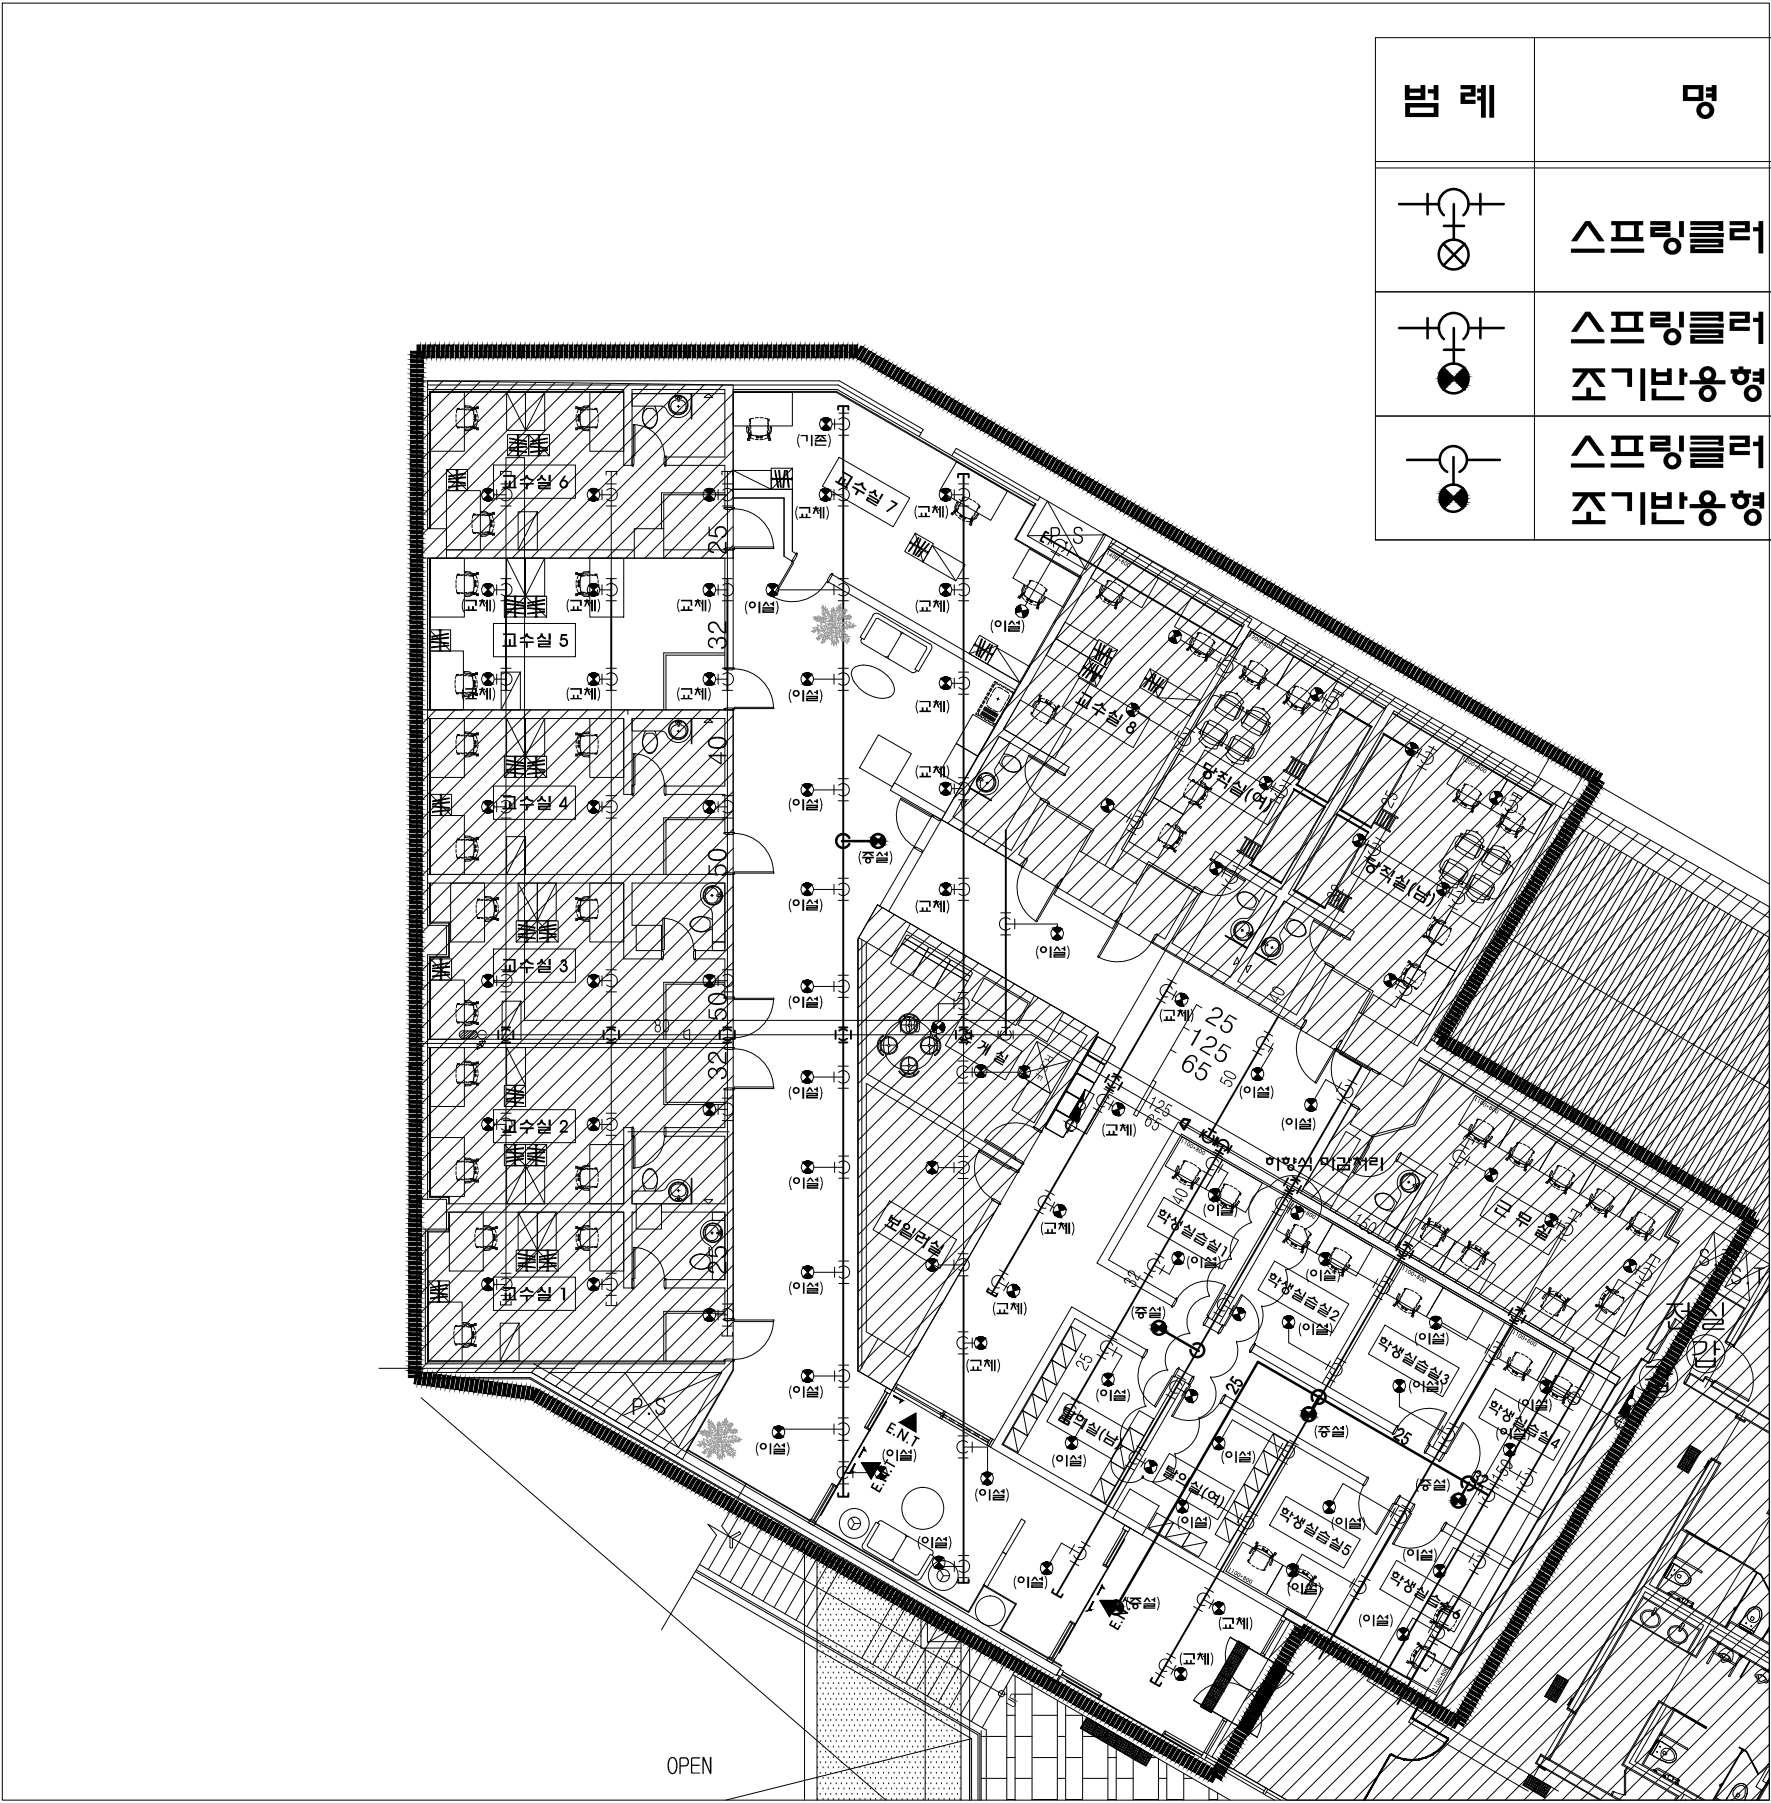

범례	명칭	수량
	스프링클러 헤드 (72° C 상하향식)	○
	스프링클러 헤드 (72° C 상하향식) 조기반응형	52
	스프링클러 헤드 (72° C 하향식) 조기반응형	5

수련시설(5연구실) 소화설비 확대평면도(변경 후)

PROJECT TITLE
사업명칭

국제성모병원
중환자실 및 연구실
소방공사

NAME OF DRAWING
도면명

마리스텔라 지하2층
수련시설(5연구실)

NOTE
주 기

▼ ▼

SCALE
축척

A3:1/170

DATE
날자

2025. 10.

DWG. NO.
도면번호

MF-502

SHEET NO.
장면번호

가톨릭관동대학교
국제성모병원
INTL. ST. MARY'S HOSPITAL, CKU

인천광역시 서구 심곡로 100번길 25
T:032-290-3905 F:032-290-2950