


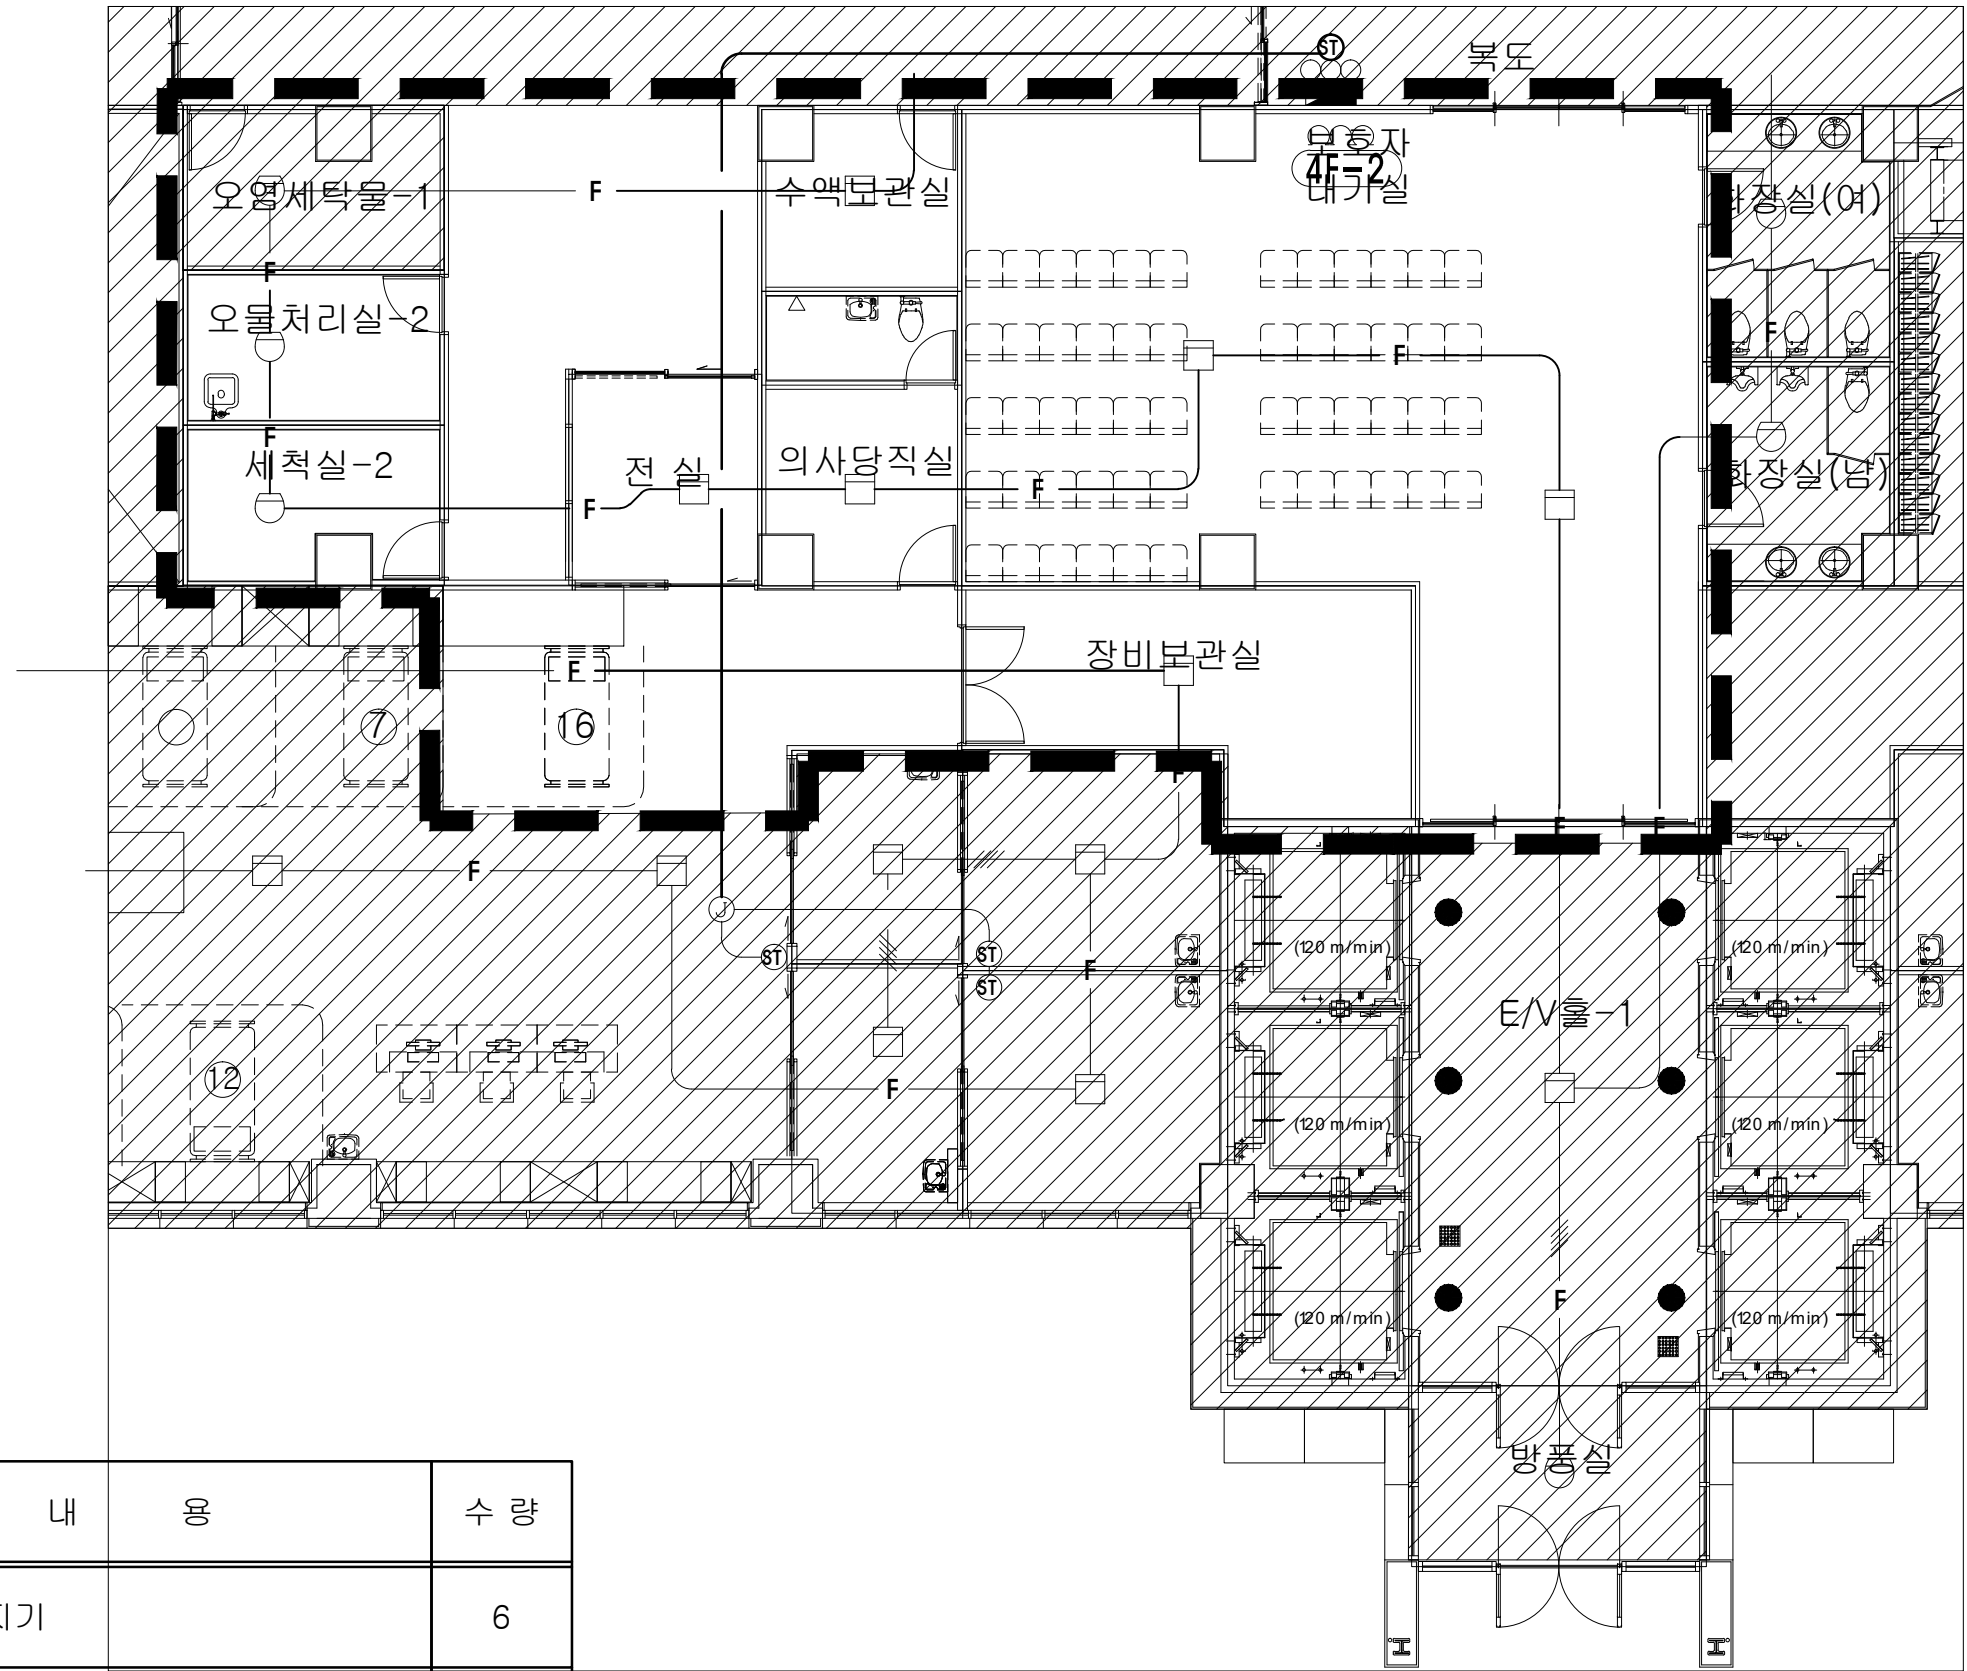

범 레	내 용	수 량
□	연기 감지기	6
○	차동식 스포트형 감지기	2
ST	시각경보기	0

4층 중환자실 자동화재탐지설비 확대평면도(변경전)

PROJECT TITLE
사업명칭

국제성모병원
중환자실 및 연구실
소방공사

NAME OF DRAWING
도면명

국제성모병원 지상4층
제1중환자실-B

NOTE
주 기

▼ ▼

DATE
일 자

REVISIONS
수정

NO.

DESIGNED BY
설 계

CHECKED BY
심 사

APPROVED BY
승 인

SCALE
축척

A3:1/170

DATE
일 자

2025. 10.

DWG. NO.
도면 번호

EF-101


SHEET NO.
일련 번호

CKU

가톨릭관동대학교
국제성모병원
INTL. ST. MARY'S HOSPITAL, CKU

인천광역시 서구 심곡로 100번길 25

T:032-290-3905 F:032-290-2950

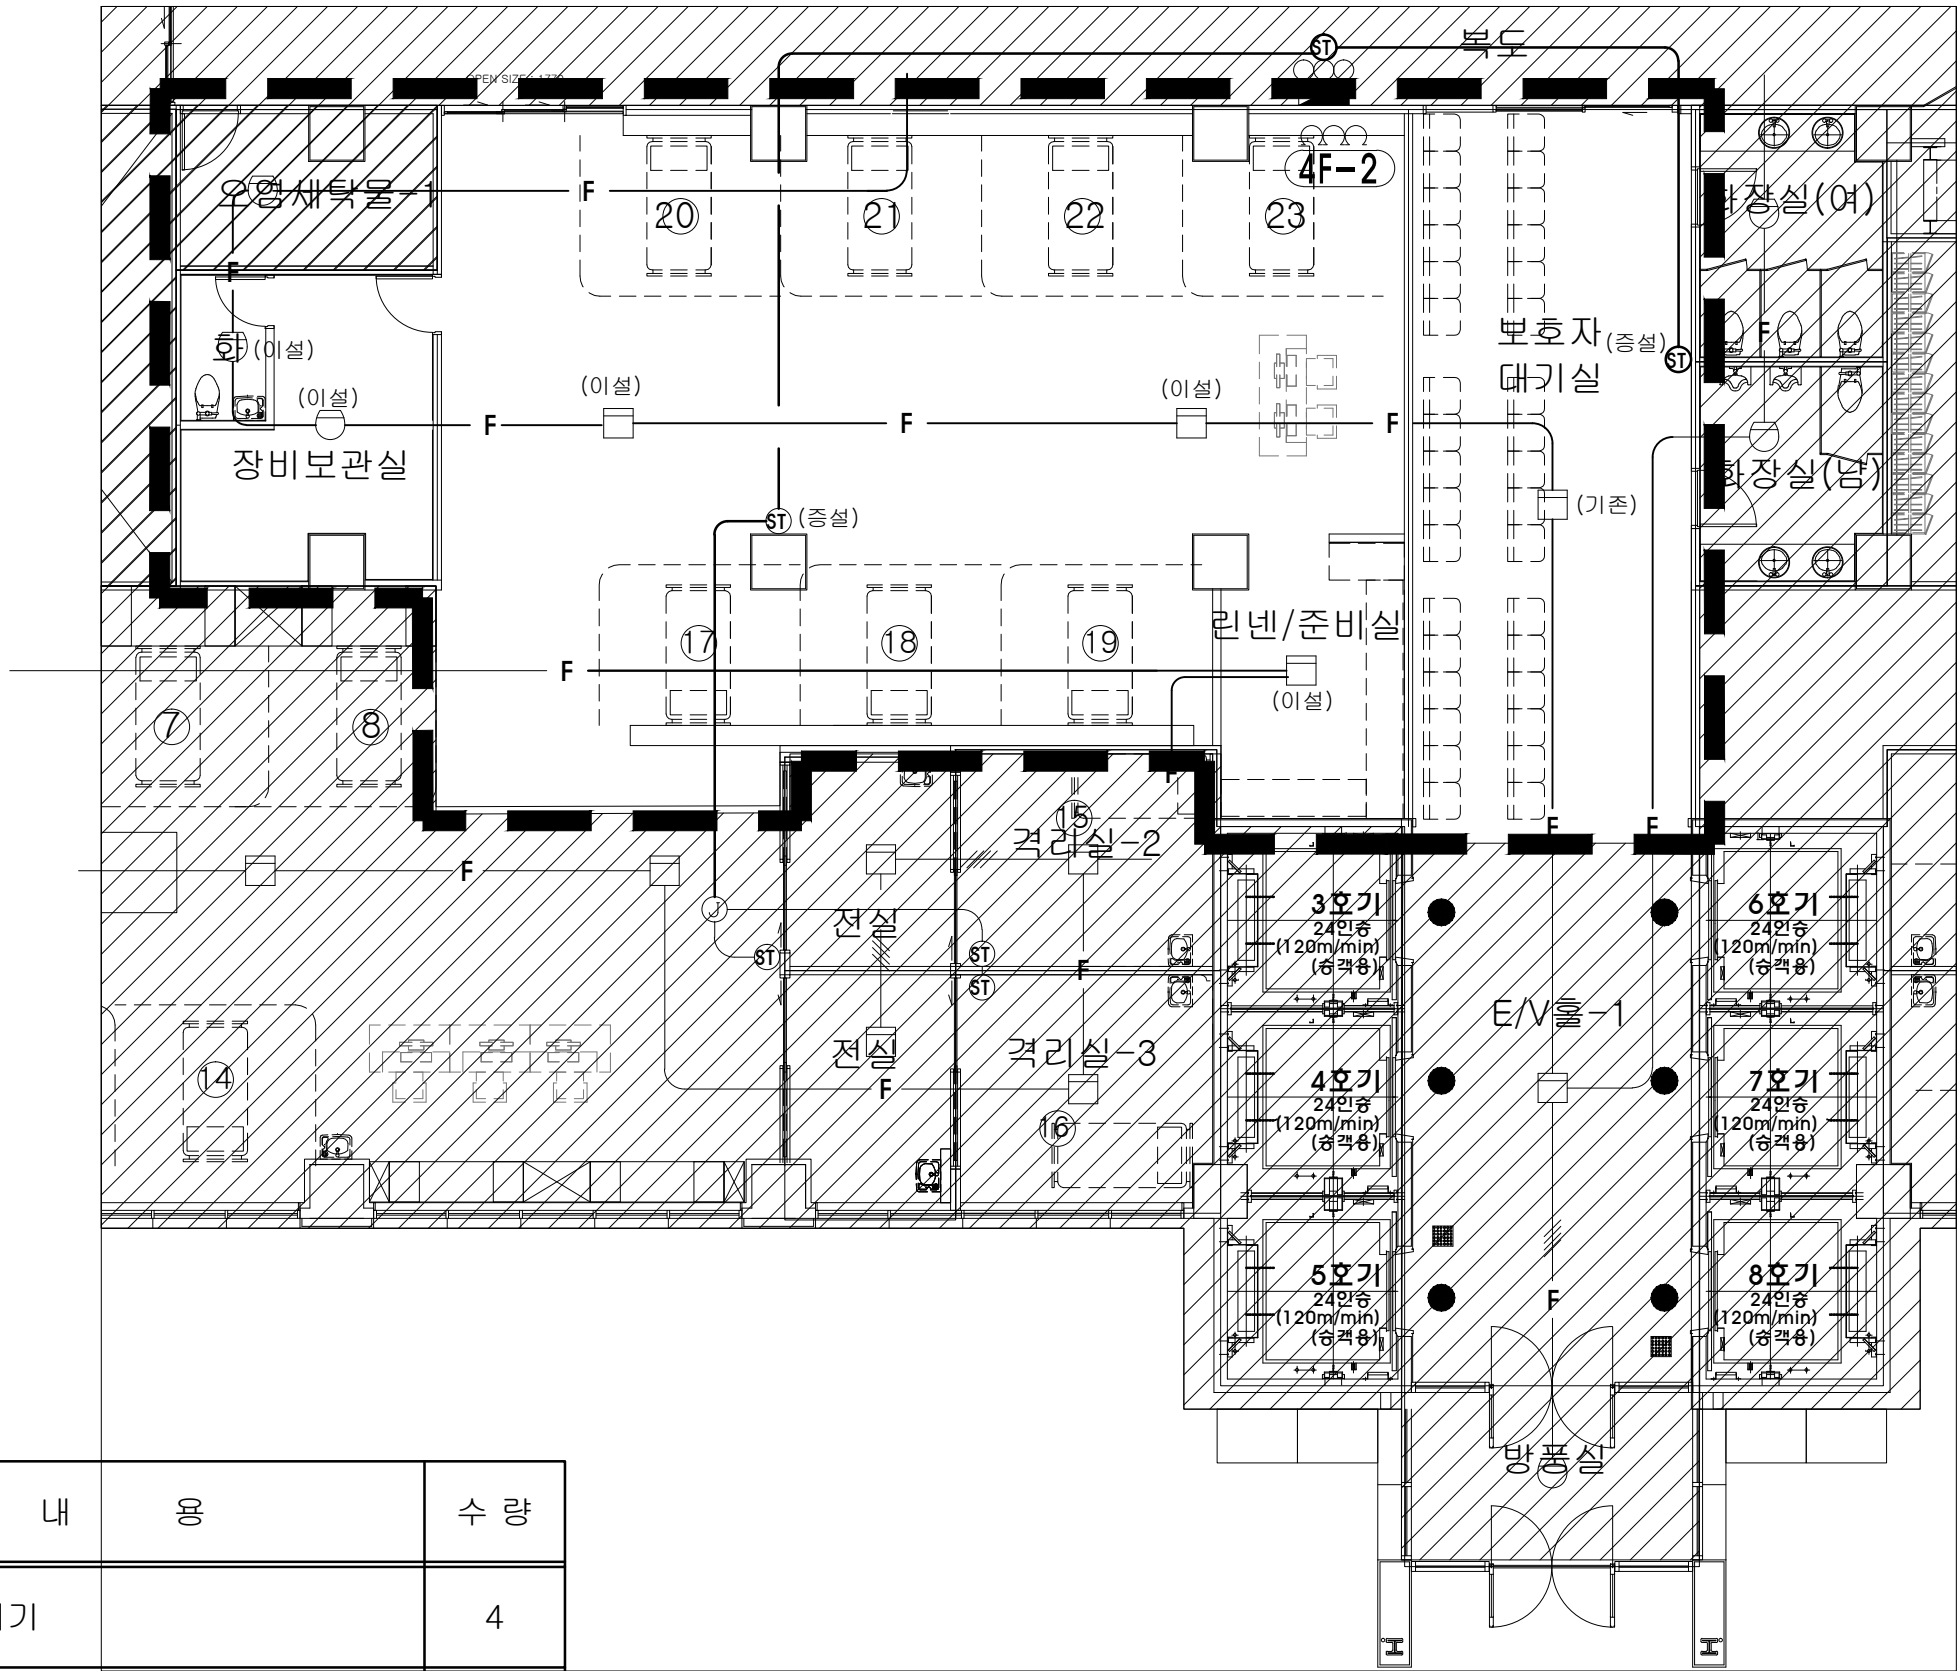

범 레	내 용	수 량
□	연기 감지기	4
○	차동식 스포트형 감지기	2
ST	시각경보기	2



4층 중환자실 자동화재탐지설비 확대평면도(변경후)

PROJECT TITLE
사업명칭

국제성모병원
중환자실 및 연구실
소방공사

NAME OF DRAWING
도면명

국제성모병원 지상4층
제1중환자실-B

NOTE
주 기

▼ ▼

DATE
일 자

DESIGNED BY
설 계

CHECKED BY
심 사

APPROVED BY
승 인

SCALE
축 척

A3:1/170

DATE
일 자

2025. 10.

DWG. NO.
도면 번호

EF-102

SHEET NO.
일련 번호

가톨릭관동대학교
국제성모병원
GOSUNG MOH HOSPITAL, GDU

인천광역시 서구 심곡로 100번길 25
T:032-290-3905 F:032-290-2950



범 레	내 용	수 량
●↻	피난구 유도등(대형)	4
↑↻↑	거실통로 유도등(중형)	0

4층 중환자실 유도등설비 확대평면도(변경전)

PROJECT TITLE
사업명칭

국제성모병원
중환자실 및 연구실
소방공사

NAME OF DRAWING
도면명

국제성모병원 지상4층
제1중환자실-B

NOTE
주 기

▼ ▼

DATE
일 자

REVISIONS
수정

NO.

DESIGNED BY
설 계

CHECKED BY
심 사

APPROVED BY
승 인

SCALE
축척

A3:1/170

DATE
일 자

2025. 10.


DWG. NO.
도면 번호

EF-103

SHEET NO.
일련 번호

CKU
가톨릭관동대학교
국제성모병원
INTL. ST. MARY'S HOSPITAL, CMU

인천광역시 서구 심곡로 100번길 25
T:032-290-3905 F:032-290-2950

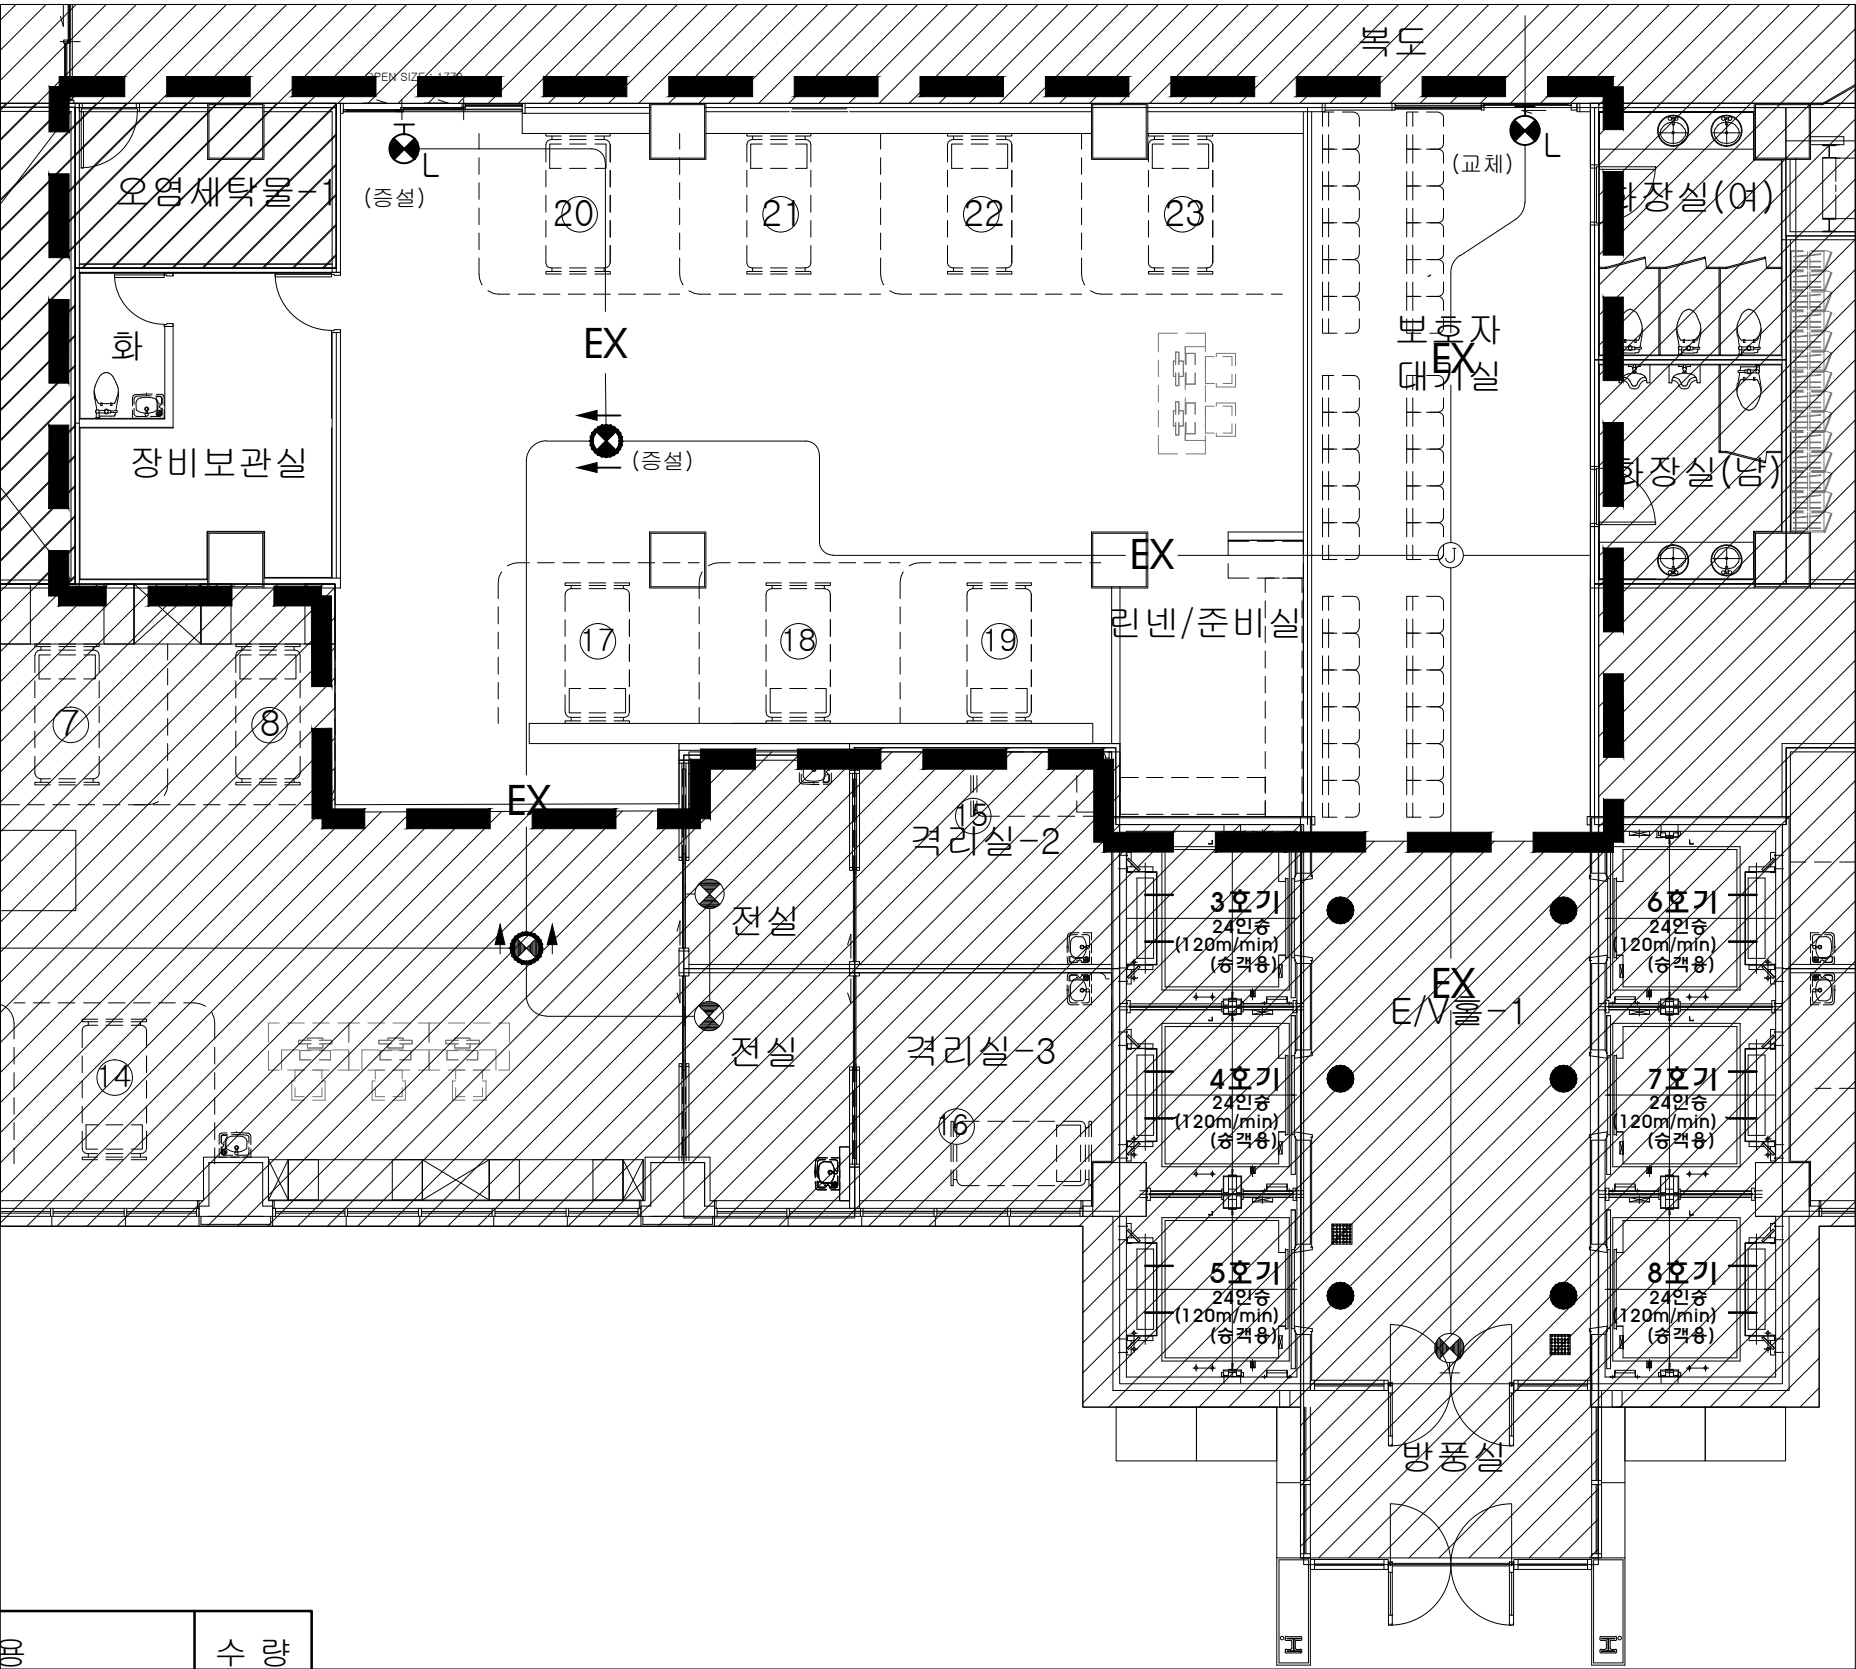

범례	내용	수량
	피난구 유도등(대형)	2
	거실통로 유도등(중형)	1

4층 중환자실 유도등설비 확대평면도(변경후)

PROJECT TITLE
사업명칭

국제성모병원
중환자실 및 연구실
소방공사

NAME OF DRAWING
도면명

국제성모병원 지상4층
제1중환자실-B

NOTE
주 기

▼ ▼

DATE
일 지

REVISIONS
수정

NO.

DESIGNED BY
설 계

CHECKED BY
심 사

APPROVED BY
승 인

SCALE
축척

A3:1/170

DATE
일 지

2025. 10.


DWG. NO.
도면 번호

EF-104

SHEET NO.
일련 번호

가톨릭관동대학교
국제성모병원
INTL. ST. MARY'S HOSPITAL, CKU

인천광역시 서구 심곡로 100번길 25
T:032-290-3905 F:032-290-2950

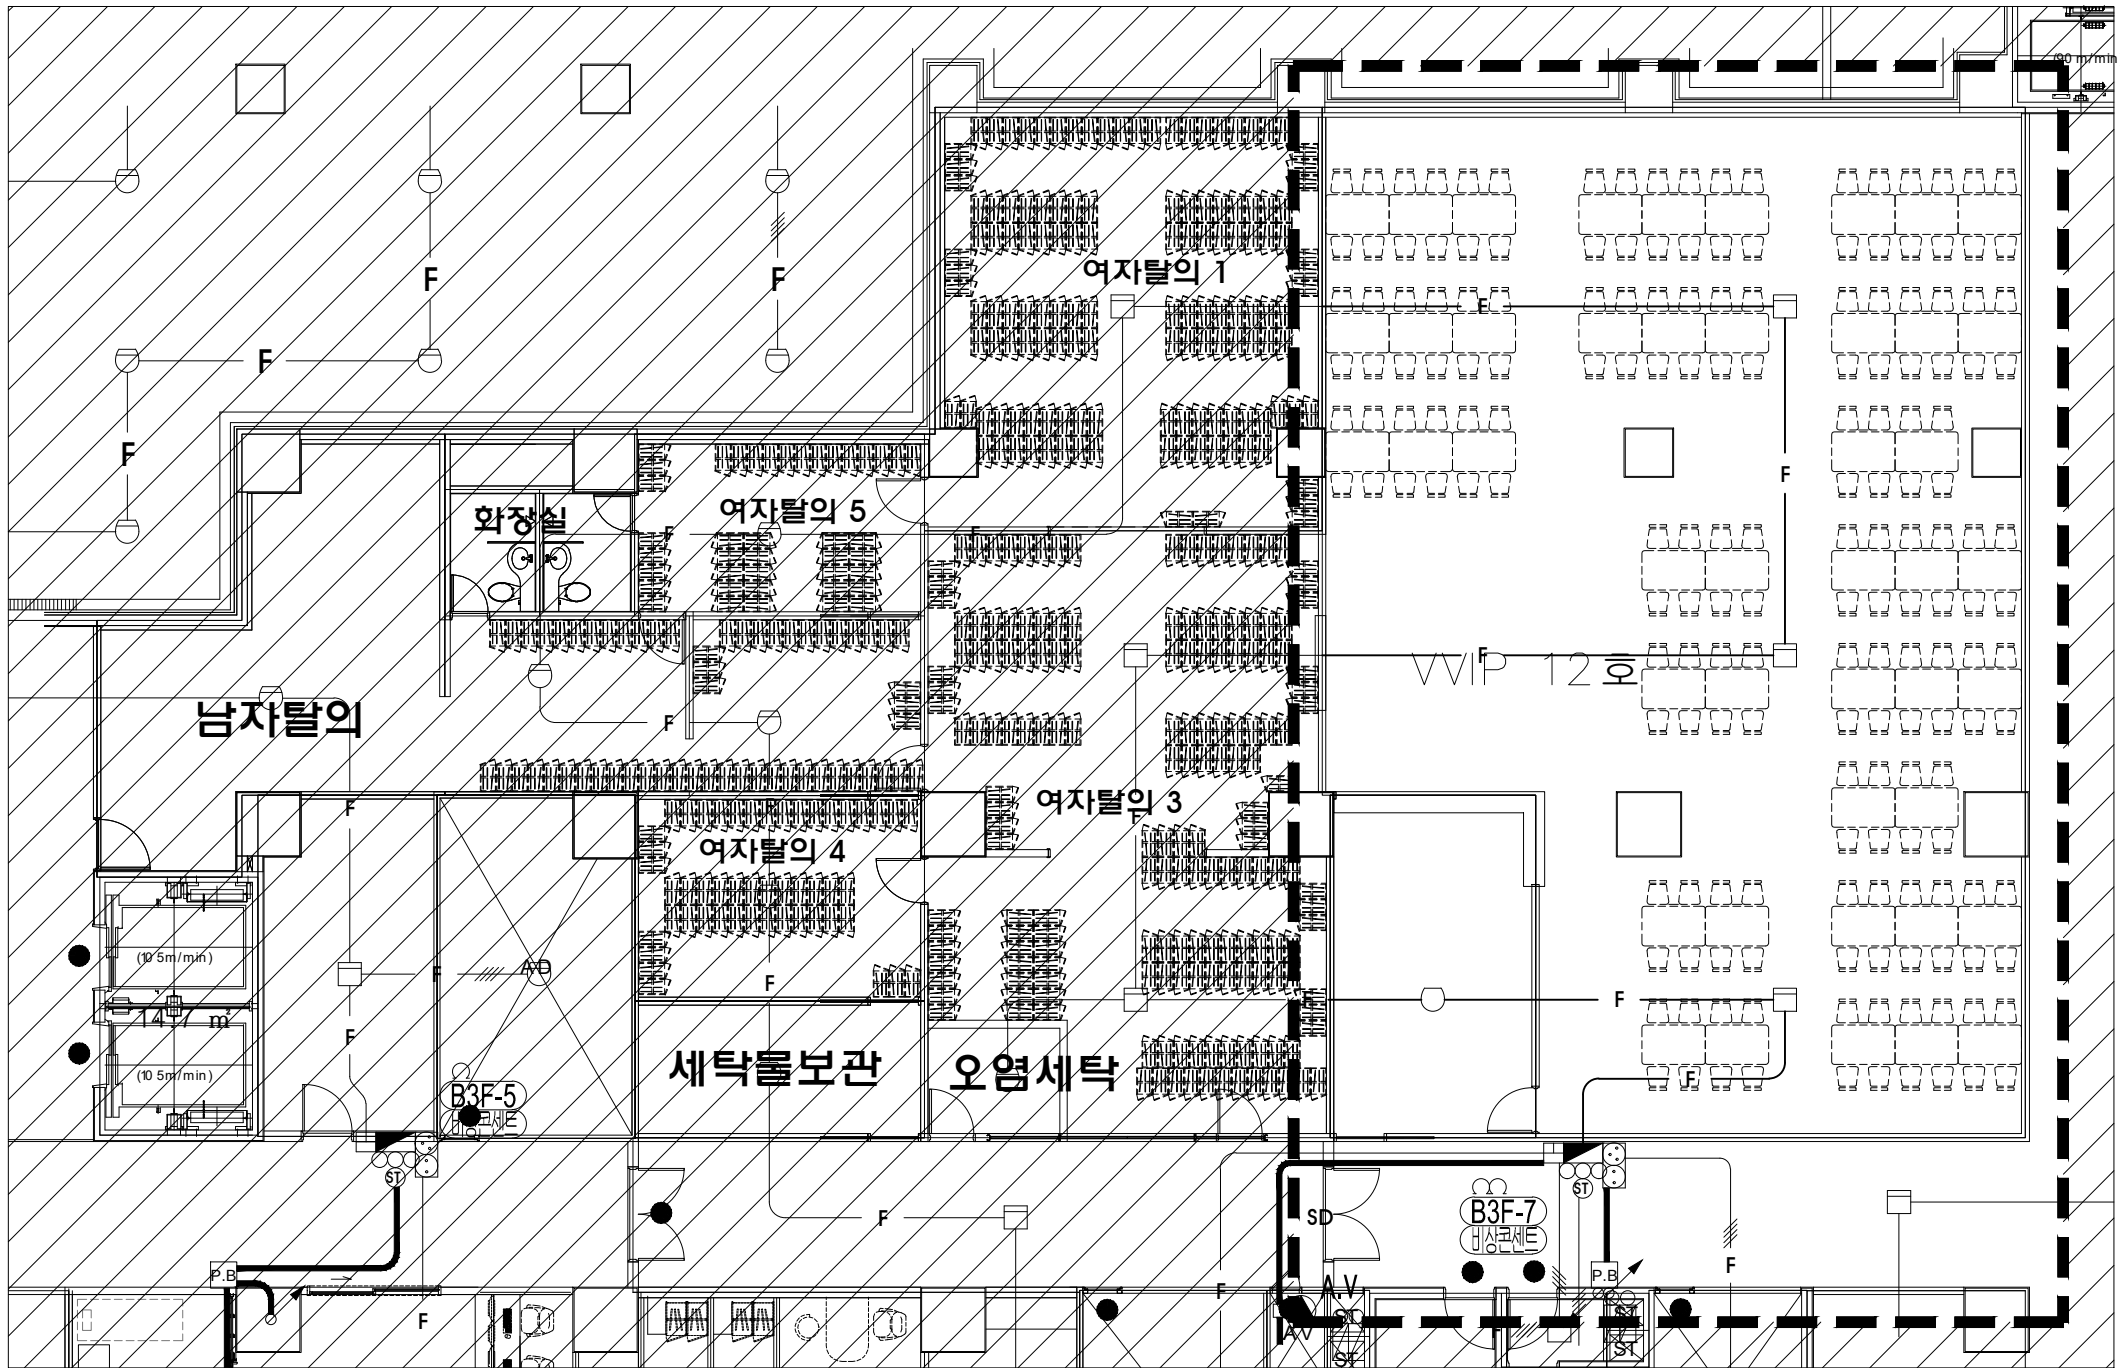

범 레	내 용	수 량
□	연기 감지기	3
⊙	차동식 스포트형 감지기	0
○	정온식 스포트형 감지기	1

간호사тал의실 자동화재탐지설비 확대평면도(변경전)

PROJECT TITLE
사업명칭
국제성모병원
증환자실 및 연구실
소방공사


NAME OF DRAWING
도면명
국제성모병원 지하3층
간호사тал의실

NOTE
주 기

SCALE
축척
A1:1/250, A3:1/500
DATE
일 자
2025. 10.
DWG. NO.
도면 번호
EF-201
SHEET NO.
장면 번호

가톨릭관동대학교
국제성모병원
INTL. ST. MARY'S HOSPITAL, CGU

인천광역시 서구 삼곡로 100번길 25
T:032-290-3905 F:032-290-2950

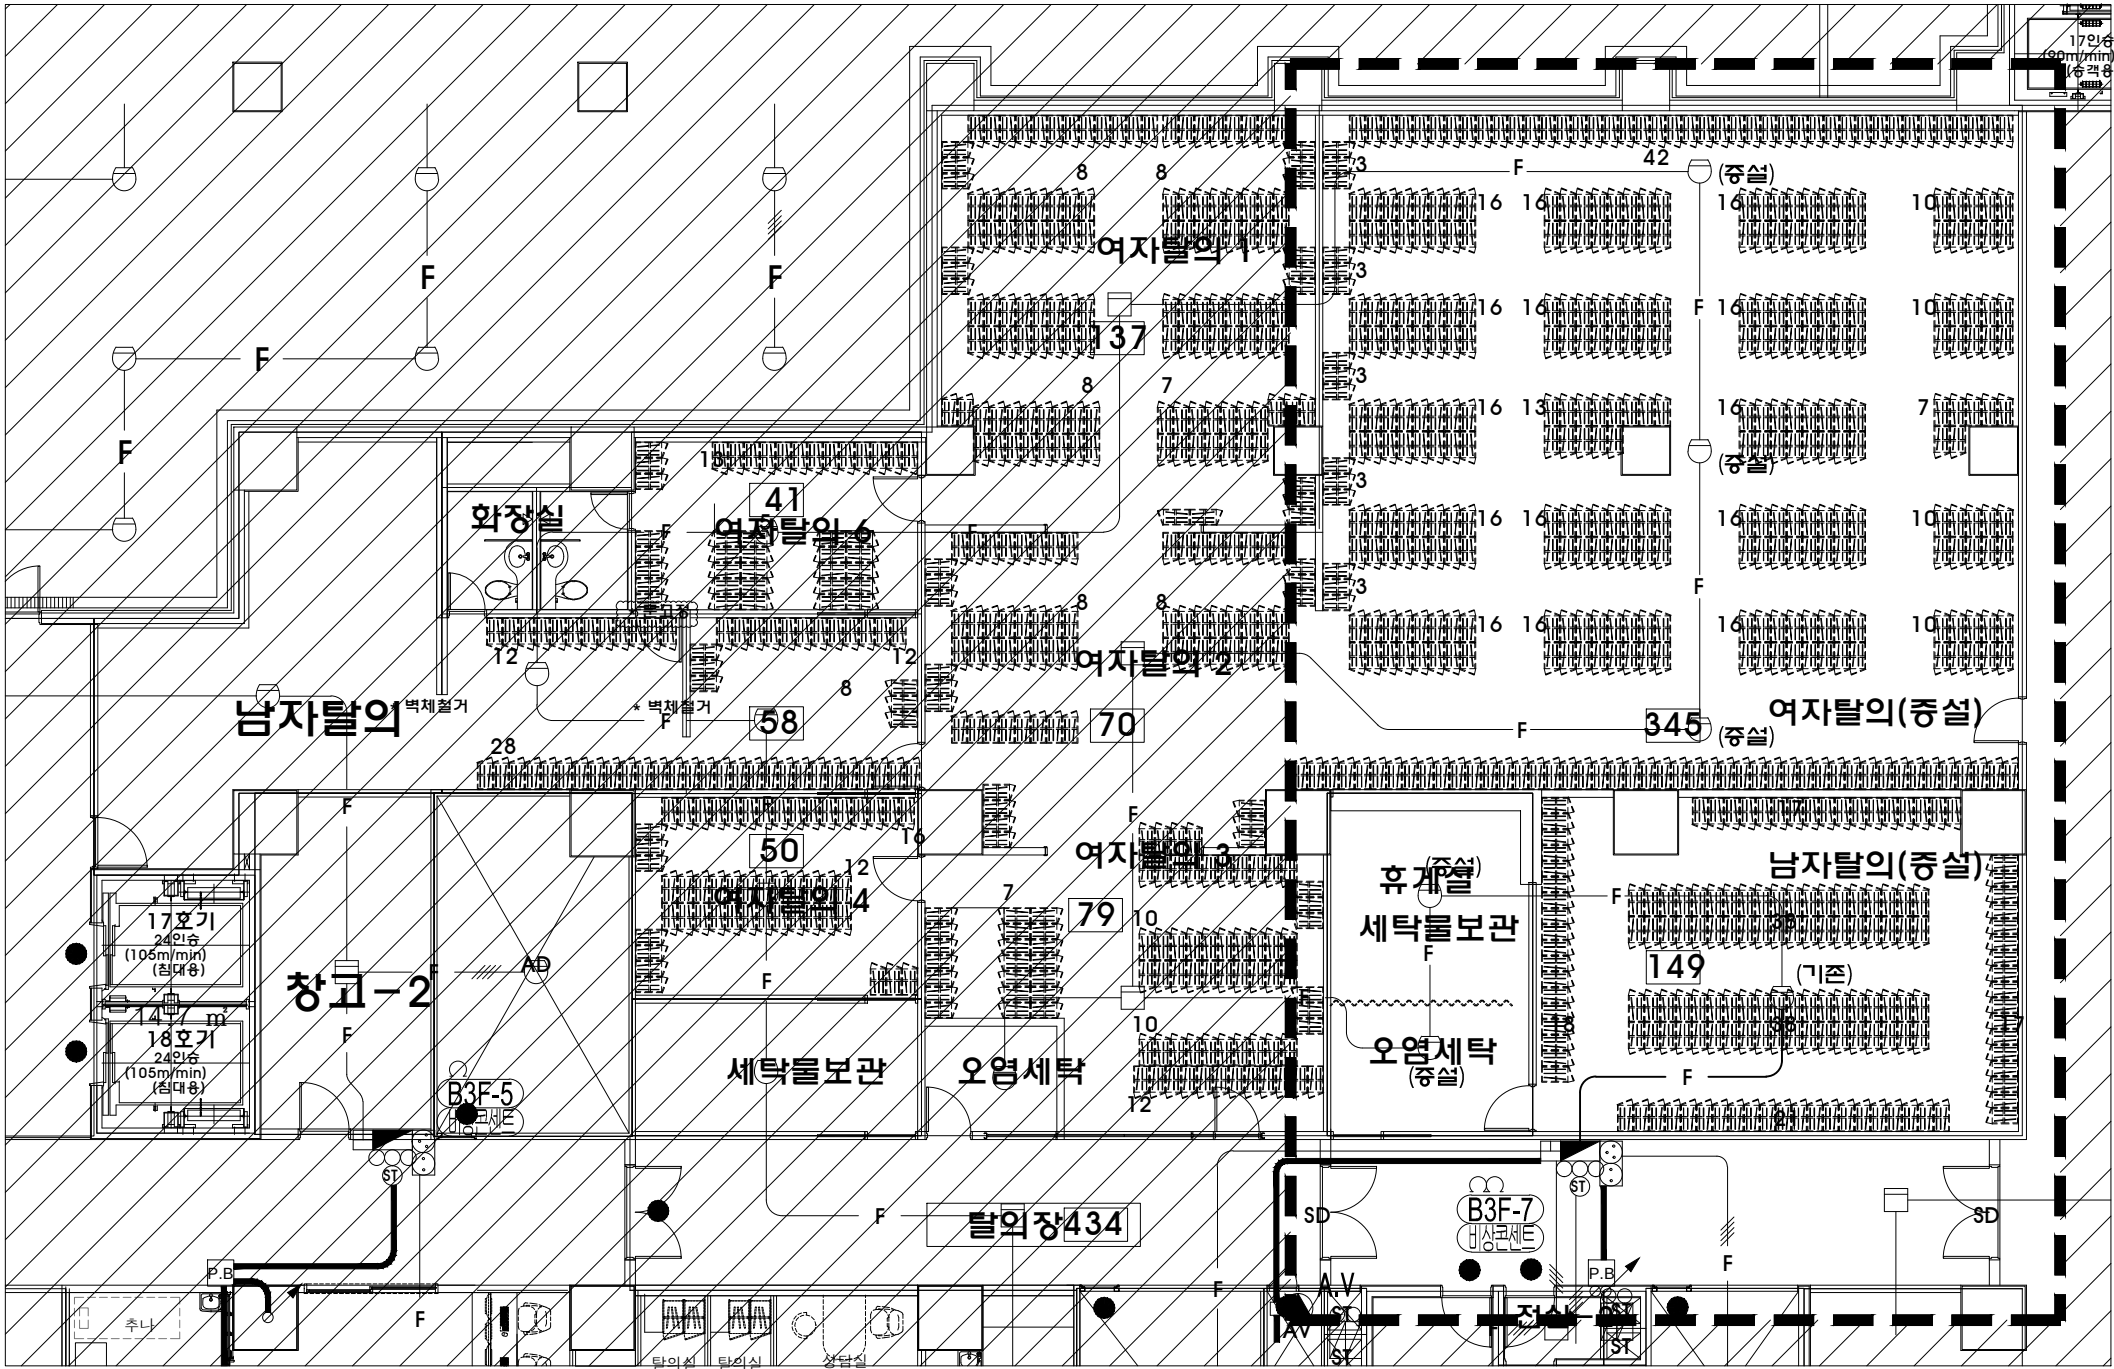

범 레	내 용	수 량
□	연기 감지기	0
○	차동식 스포트형 감지기	6
○	정온식 스포트형 감지기	0

간호사탈의실 자동화재탐지설비 확대평면도(변경후)

PROJECT TITLE
사업명칭

국제성모병원
중환자실 및 연구실
소방공사

NAME OF DRAWING
도면명

국제성모병원 지하3층
간호사탈의실

NOTE
주 기

▼ ▼

SCALE
축척

A1:1/250 , A3:1/500

DATE
일 자

2025. 10.


DWG. NO.
도면 번호

EF-202

SHEET NO.
장 번호

가톨릭관동대학교
국제성모병원
INTL. ST. MARY'S HOSPITAL, CGU

안전광역시 서구 삼곡로 100번길 25
T:032-290-3905 F:032-290-2950

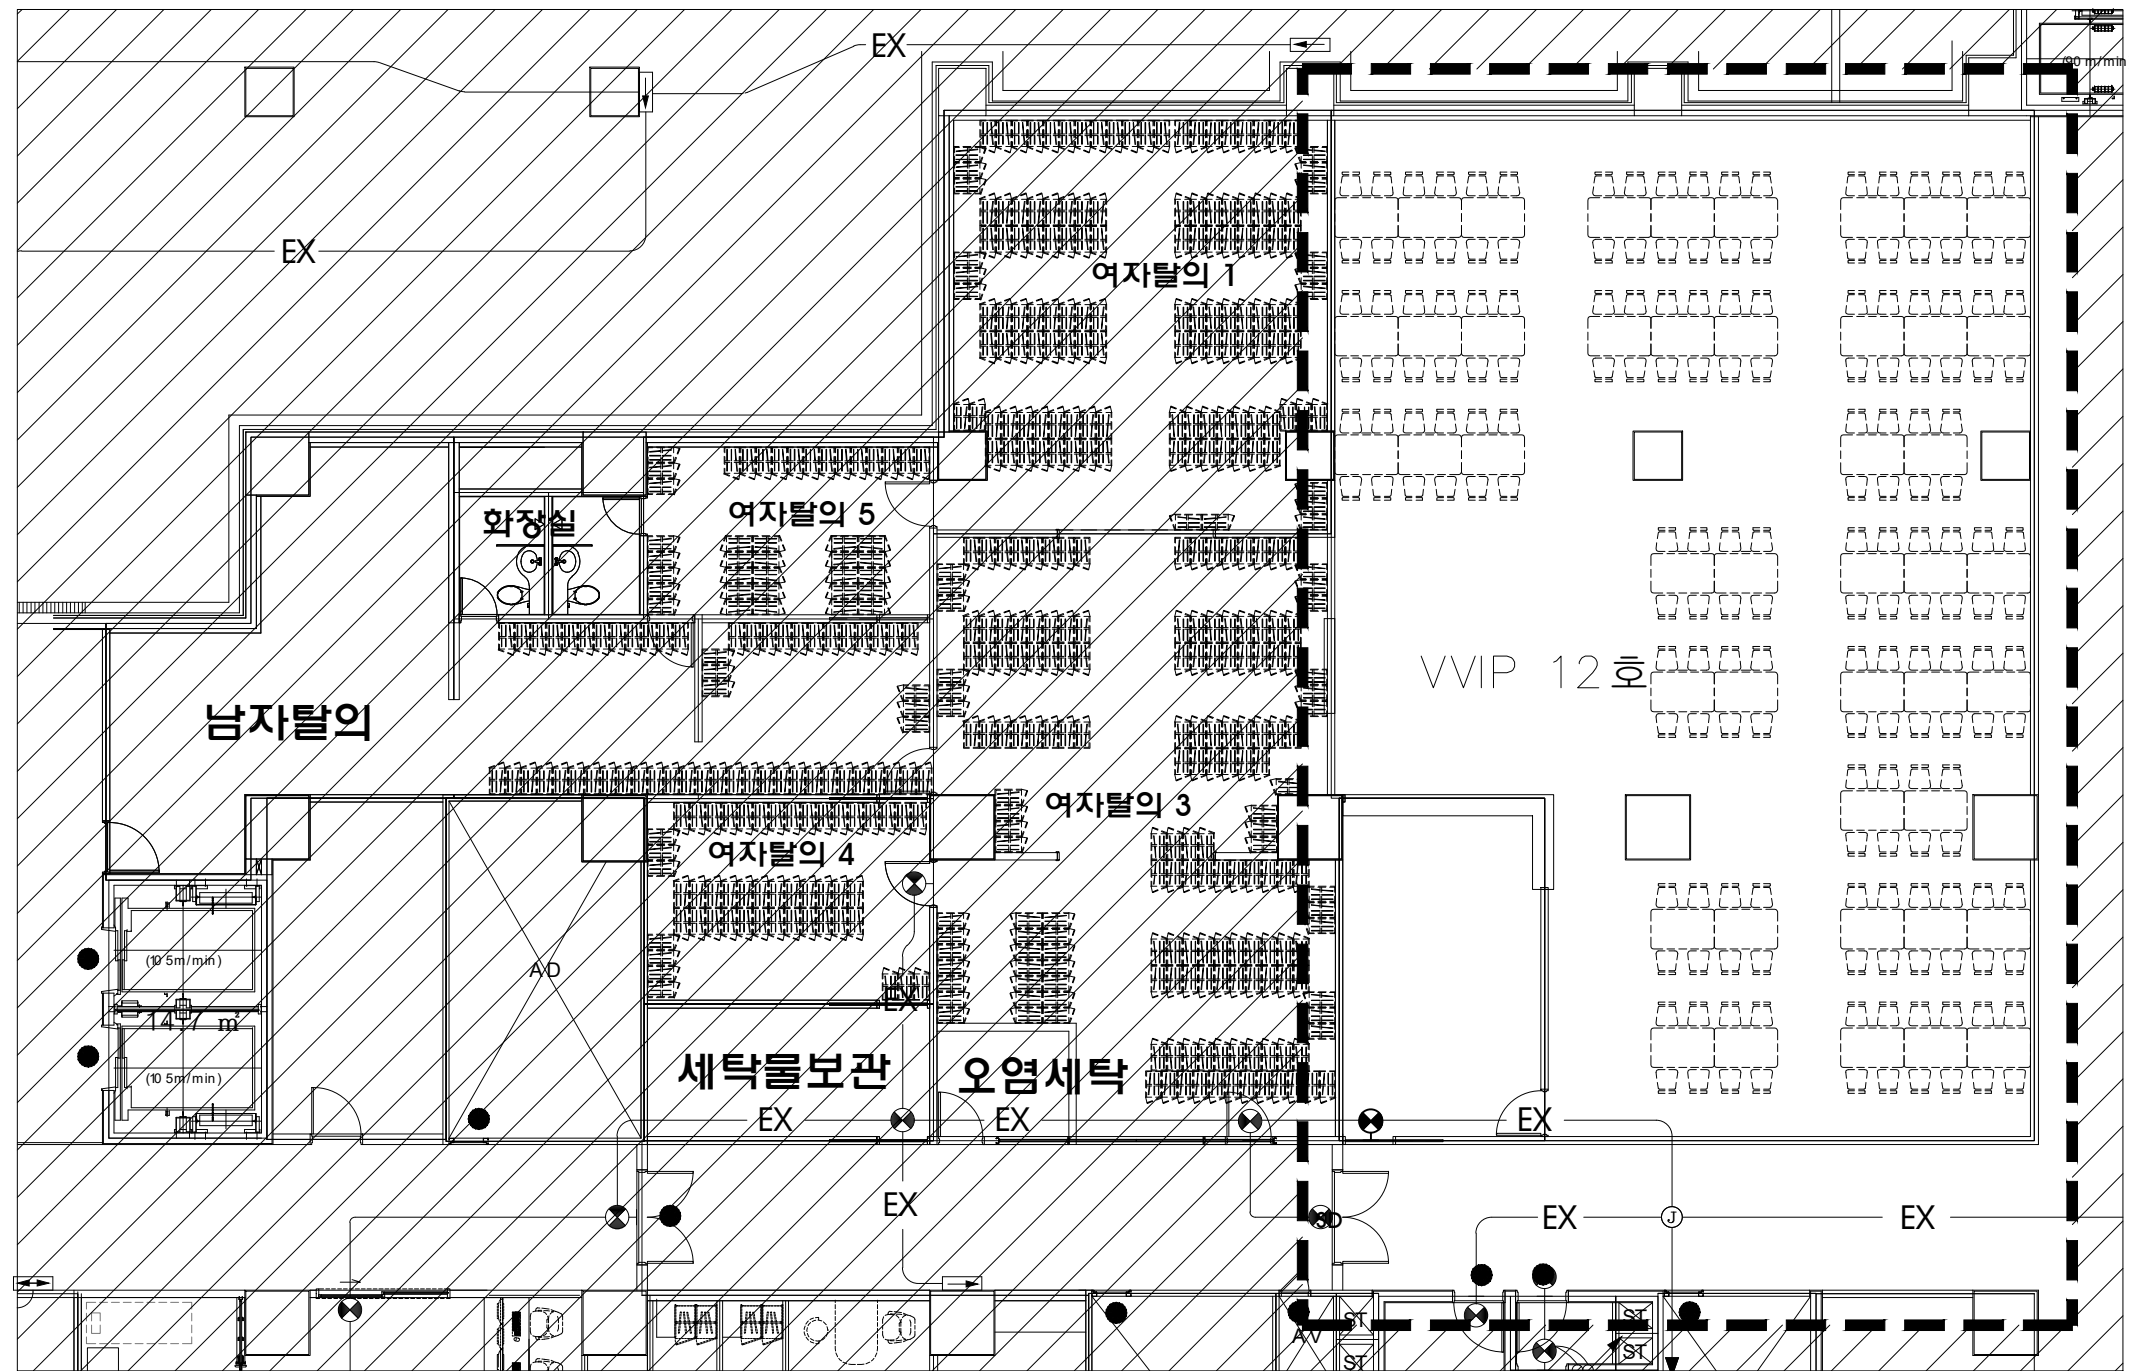

범 레	내 용	수 량
	피난구유도등(대형/벽부형)	1
	피난구유도등(대형/천장형)	0
	거실통로유도등(중형/천장형)	0

간호사탈의실 유도등설비 확대평면도(변경전)

PROJECT TITLE
사업명칭

국제성모병원
증환자실 및 연구실
소방공사

NAME OF DRAWING
도면명

국제성모병원 지하3층
간호사탈의실

NOTE
주 기

▼ ▼

SCALE
축척

A1:1/250 , A3:1/500

DATE
일 자

2025. 10.


DWG. NO.
도면 번호

EF-203

SHEET NO.
장면 번호

가톨릭관동대학교
국제성모병원
INTL. ST. MARY'S HOSPITAL, CKU

안전광역시 서구 삼곡로 100번길 25
T:032-290-3905 F:032-290-2950

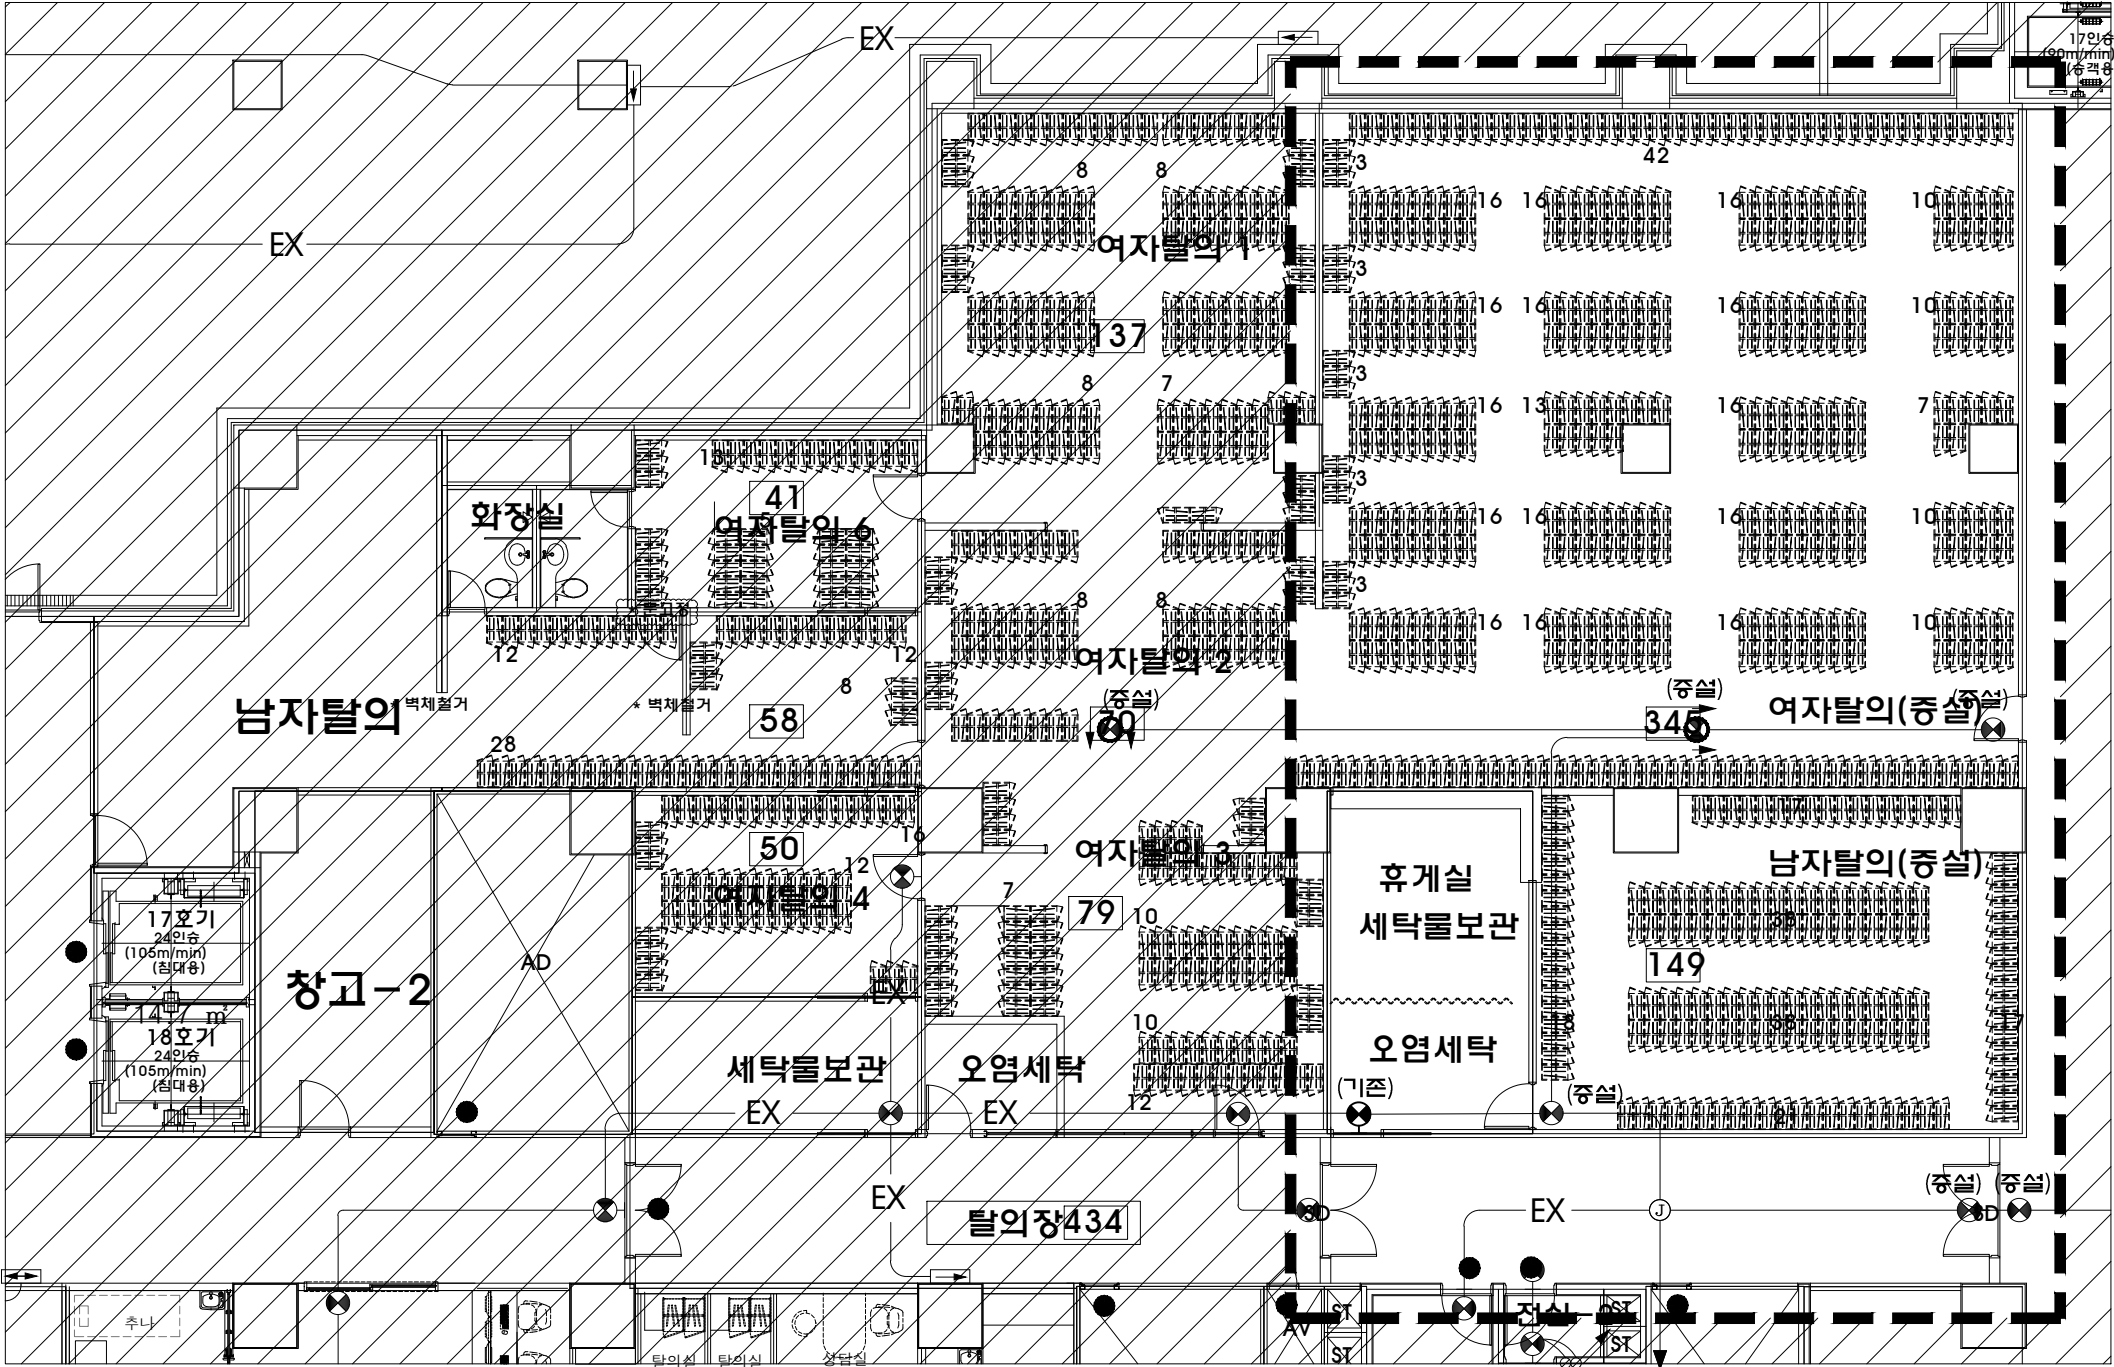

범 레	내 용	수 량
	피난구유도등(대형/벽부형)	1
	피난구유도등(대형/천장형)	4
	거실통로유도등(대형/천장형)	2

간호사탈의실 유도등설비 확대평면도(변경후)

PROJECT TITLE
사업명칭

국제성모병원
증환자실 및 연구실
소방공사

NAME OF DRAWING
도면명

국제성모병원 지하3층
간호사탈의실

NOTE
주 기

▼ ▼

SCALE
축척

A1:1/250 , A3:1/500

DATE
일 자

2025. 10.


DWG. NO.
도면 번호

EF-204

SHEET NO.
시트 번호

가톨릭관동대학교
국제성모병원
INTL. ST. MARY'S HOSPITAL, GCUH

인천광역시 서구 심곡로 100번길 25
T:032-290-3905 F:032-290-2950

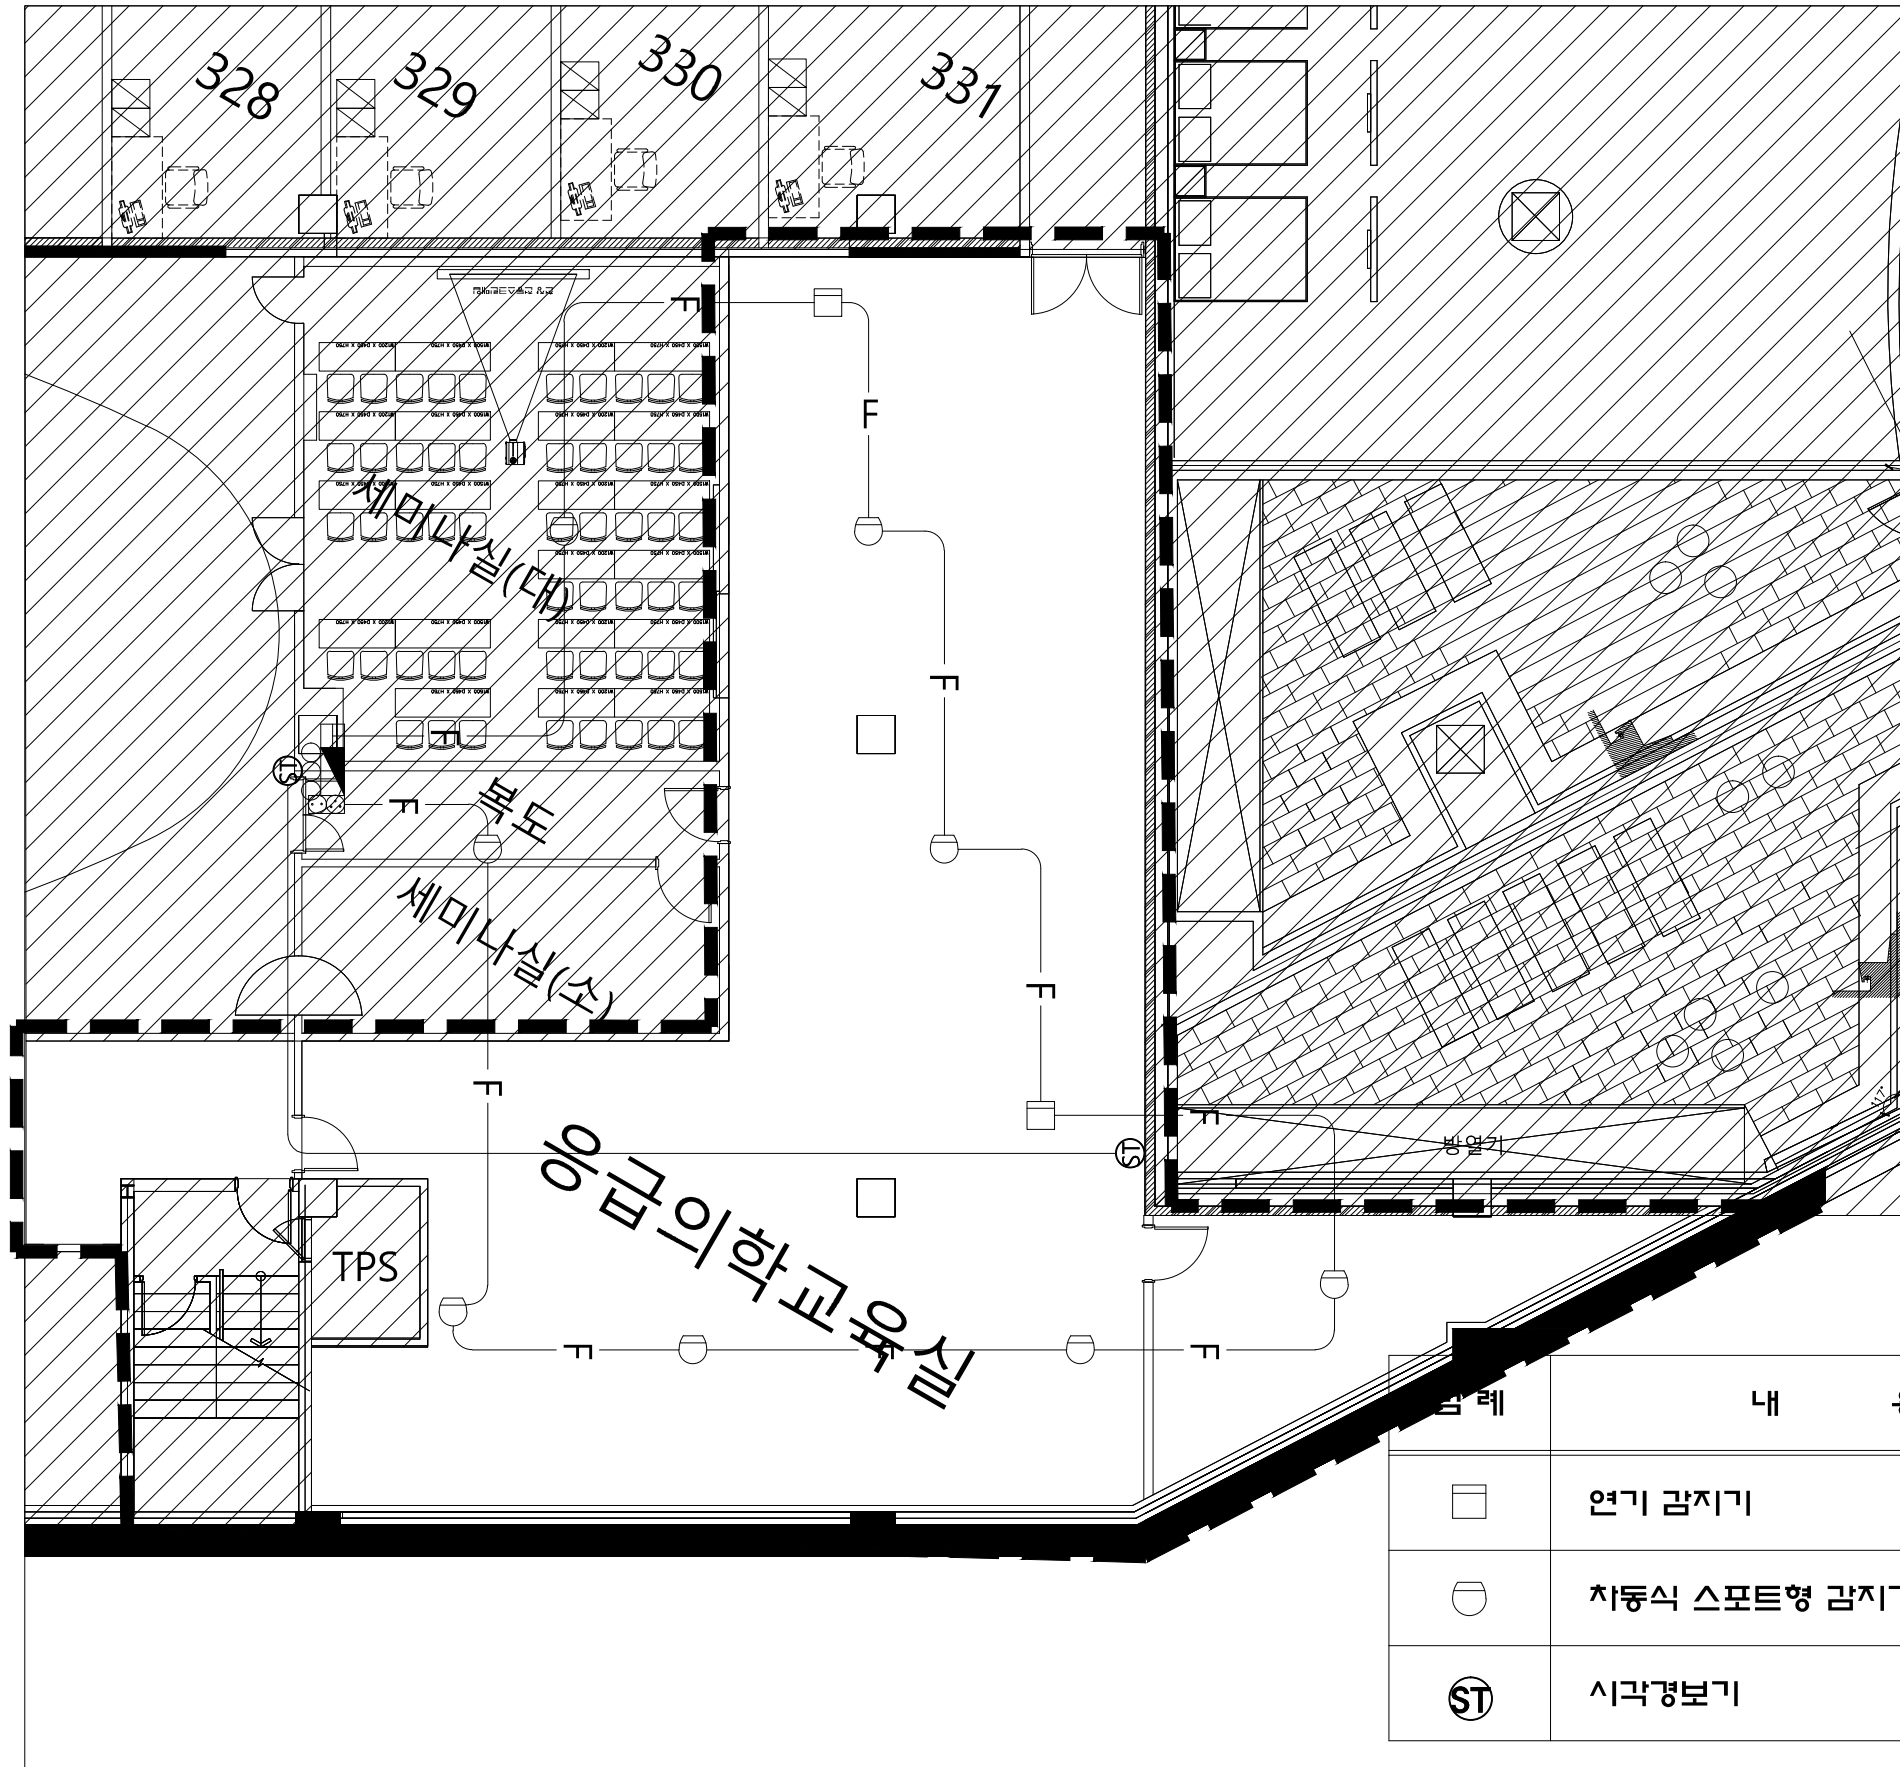

구분	내 용	수 량
	연기 감지기	2
	차동식 스포트형 감지기	6
	시각경보기	1

연구실 자동화재탐지설비 확대평면도(변경전)

PROJECT TITLE
사업명칭
국제성모병원
중환자실 및 연구실
소방공사

NAME OF DRAWING
도면명
마리스텔라 지하2층
연구실

NOTE
주 기
▼ ▼

SCALE
축척
A3:1/170


DATE
날 자
2025. 10.

DWGS. NO.
도안 번호
EF-301

SHEET NO.
일련 번호

가톨릭관동대학교
국제성모병원
INTL. ST. MARY'S HOSPITAL, CMU

인천광역시 서구 심곡로 100번길 25
T:032-290-3905 F:032-290-2950

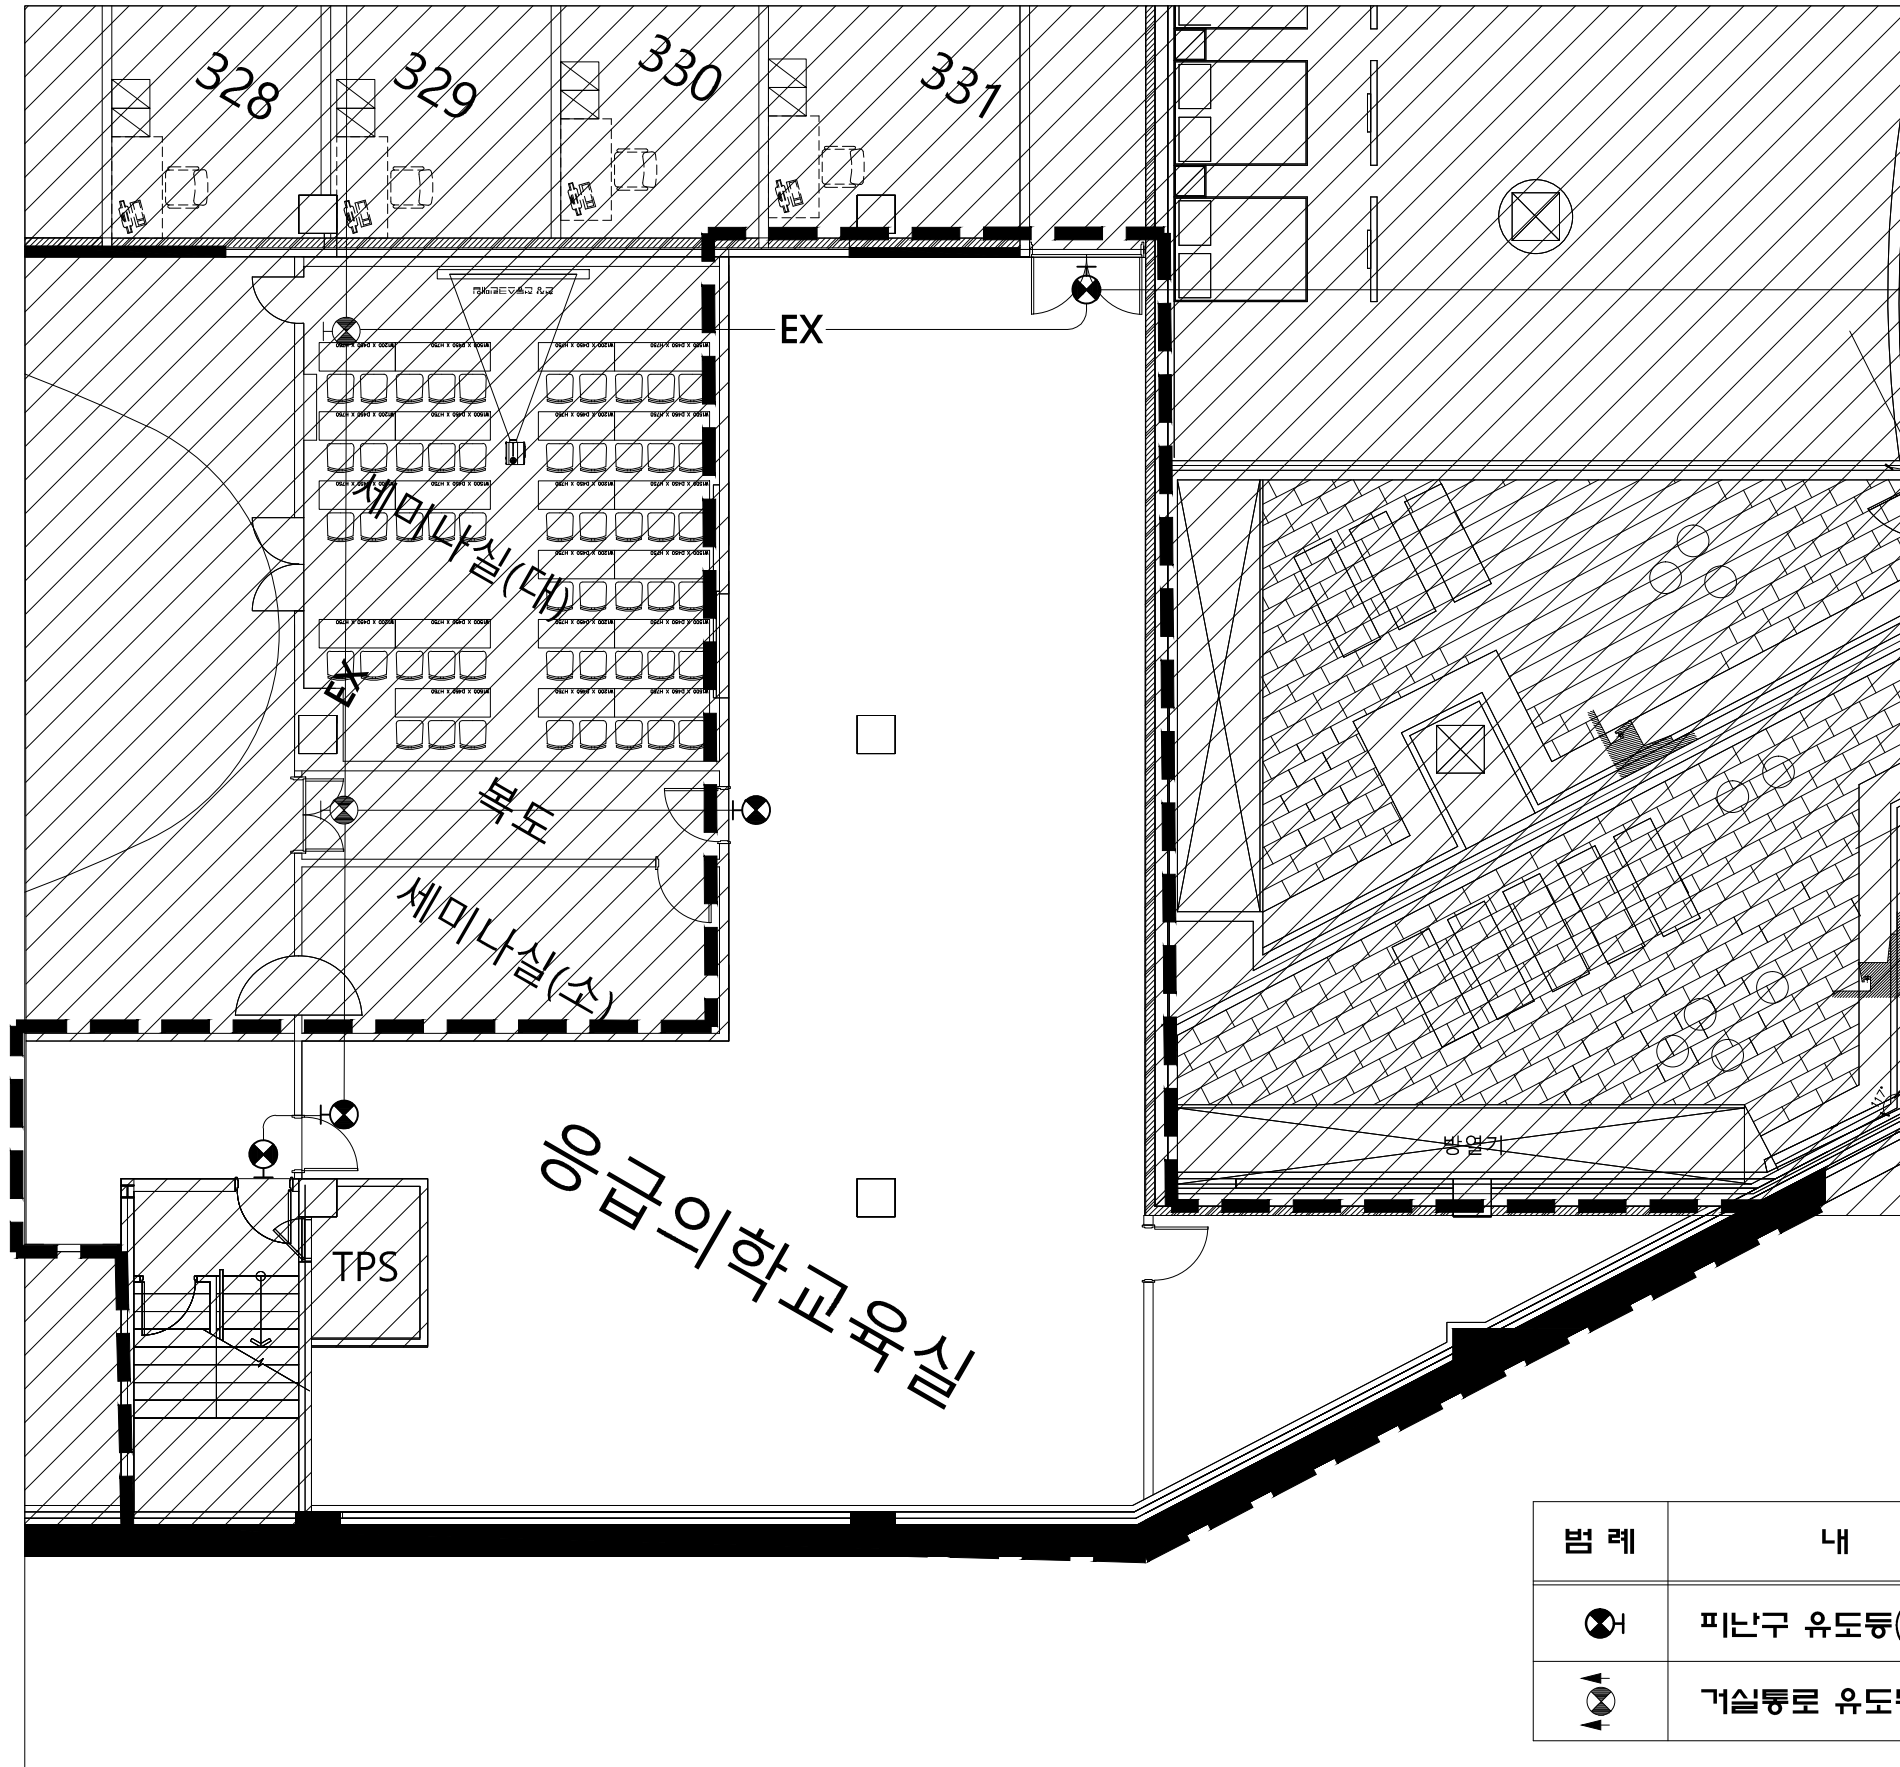

범 례	내 용	수 량
⦿	피난구 유도등(대형)	4
⬇	거실통로 유도등(중형)	○

연구실 유도등설비 확대평면도(변경전)

PROJECT TITLE
사업명칭

국제성모병원
중환자실 및 연구실
소방공사

NAME OF DRAWING
도면명

마리스텔라 지하2층
연구실

NOTE
주 기

▼ ▼

SCALE
축척

A3:1/170

DATE
날 자

2025. 10.


DWG. NO.
도면 번호

EF-303

SHEET NO.
장 번호

가톨릭관동대학교
국제성모병원
INTL. ST. MARY'S HOSPITAL, CGU

인천광역시 서구 심곡로 100번길 25
T:032-290-3905 F:032-290-2950

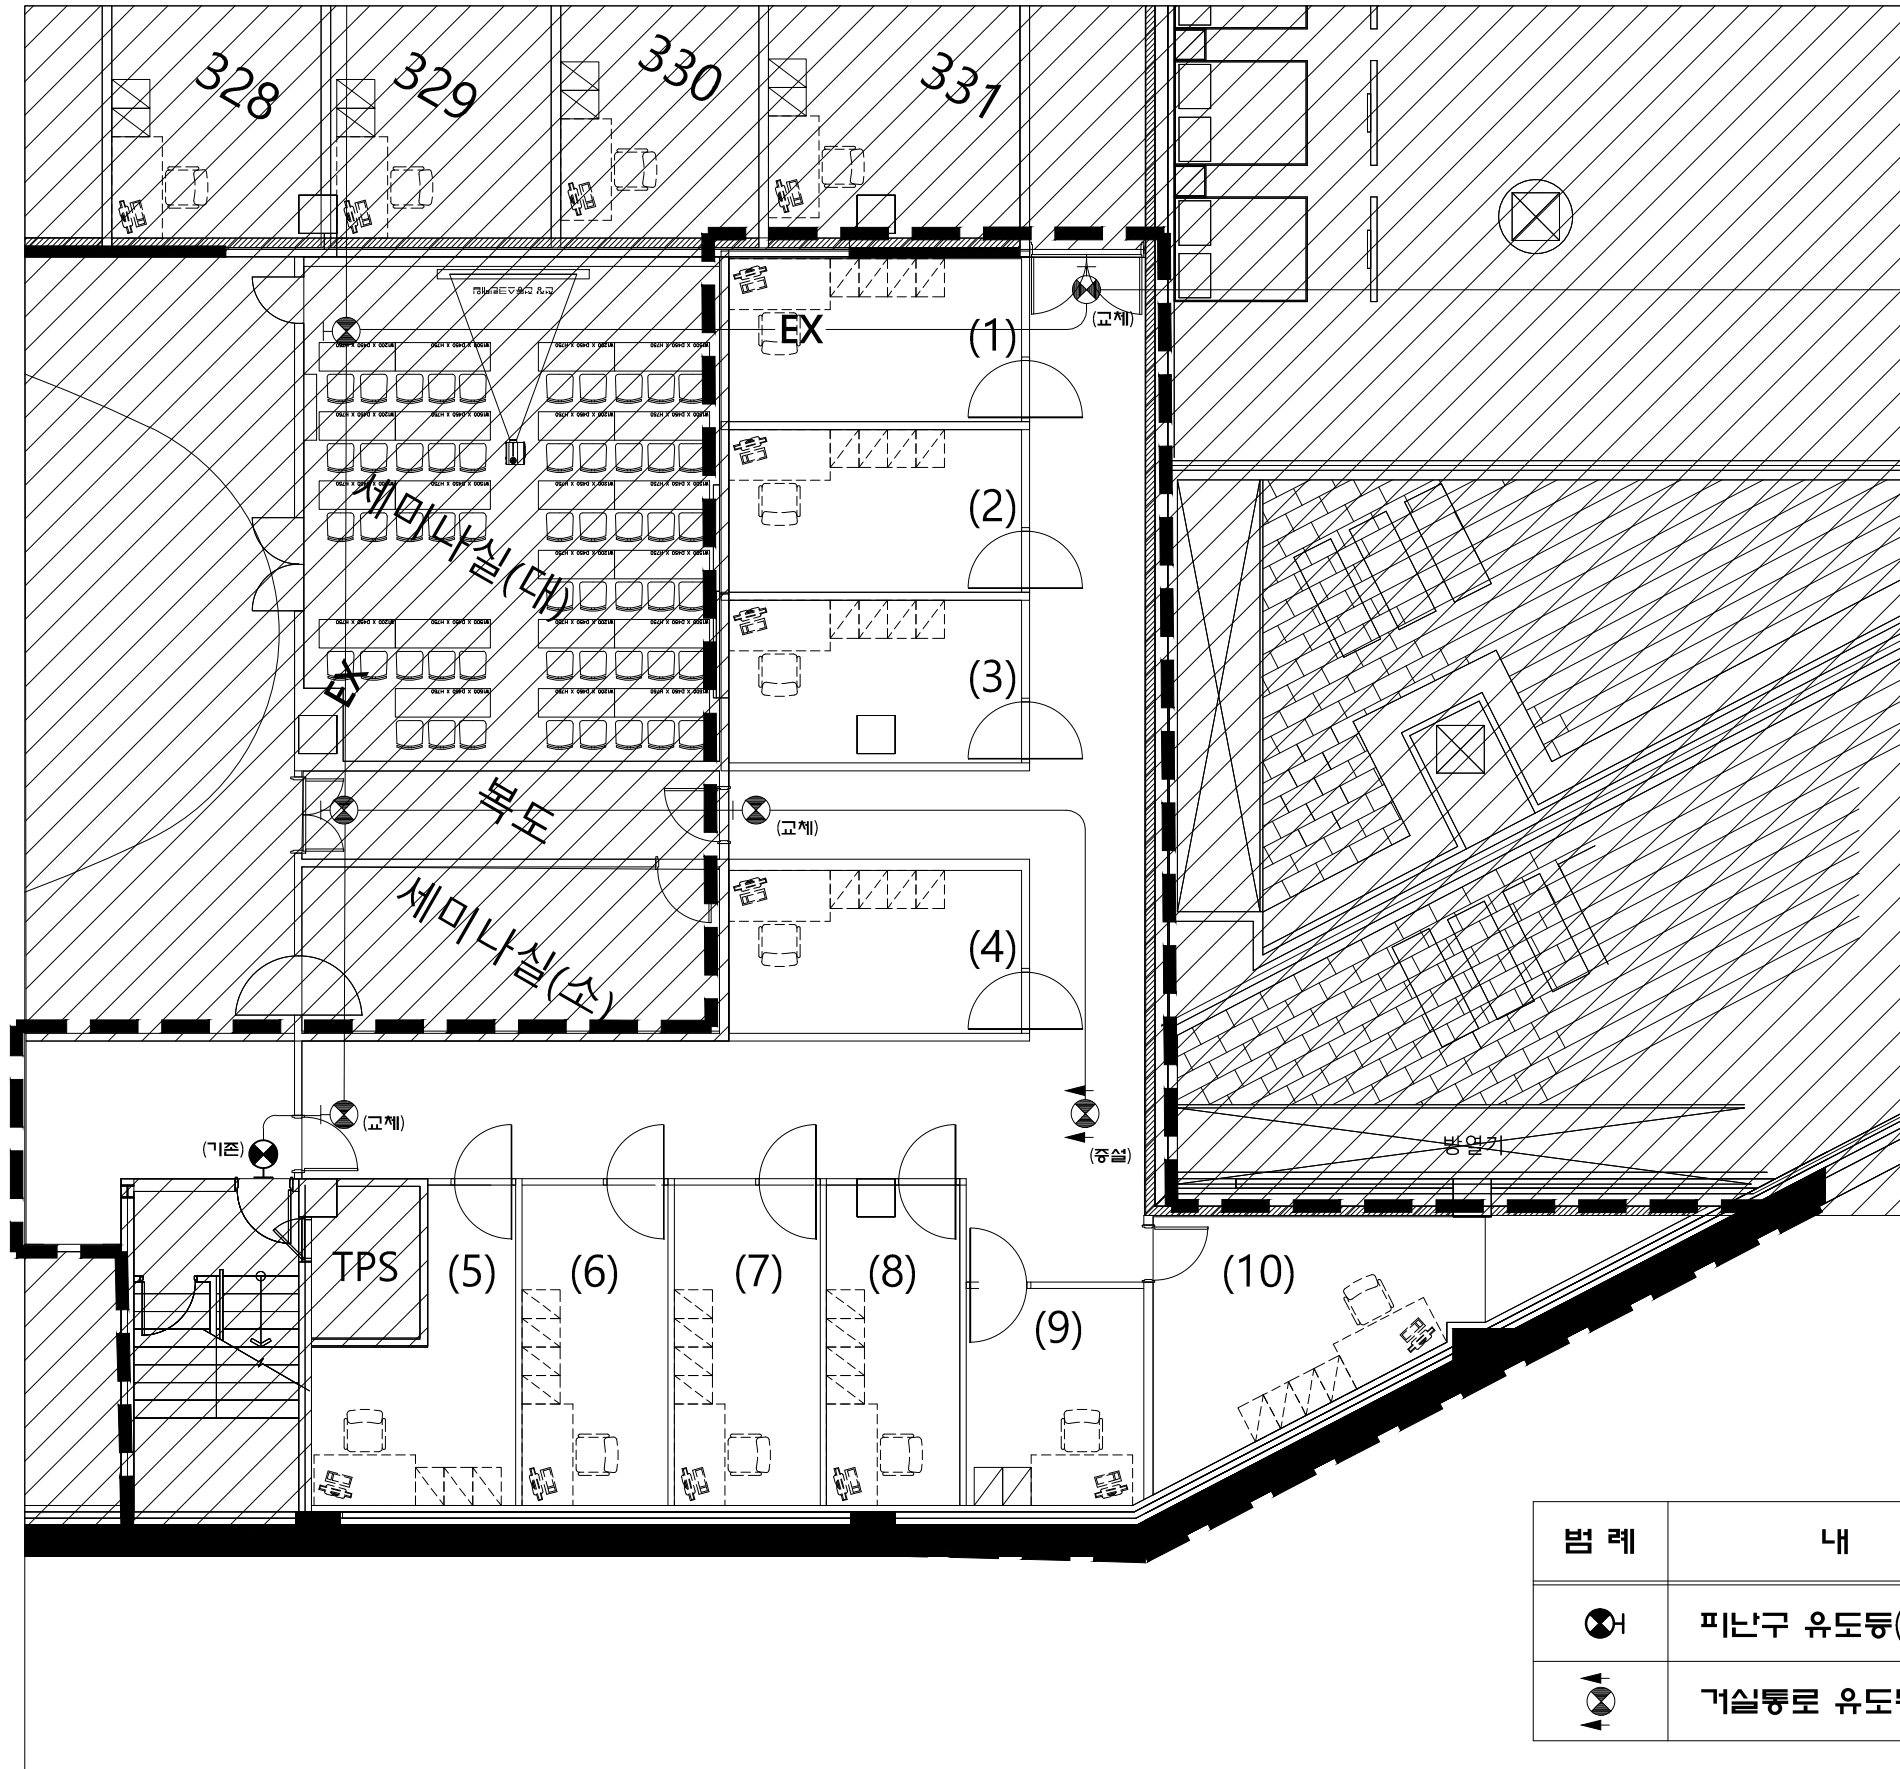

범 례	내 용	수 량
⦿	피난구 유도등(대형)	4
⦿	거실통로 유도등(중형)	1

연구실 유도등설비 확대평면도(변경후)

PROJECT TITLE
사업명
국제성모병원
중환자실 및 연구실
소방공사


NAME OF DRAWING
도면명
마리스텔라 지하2층
연구실

NOTE
주 기

SCALE
축척
A3:1/170
DATE
날자
2025. 10.
DWG. NO.
도면번호
EF-304
SHEET NO.
장번호

가톨릭관동대학교
국제성모병원
INTL. ST. MARY'S HOSPITAL, CGU

인천광역시 서구 삼곡로 100번길 25
T:032-290-3905 F:032-290-2950

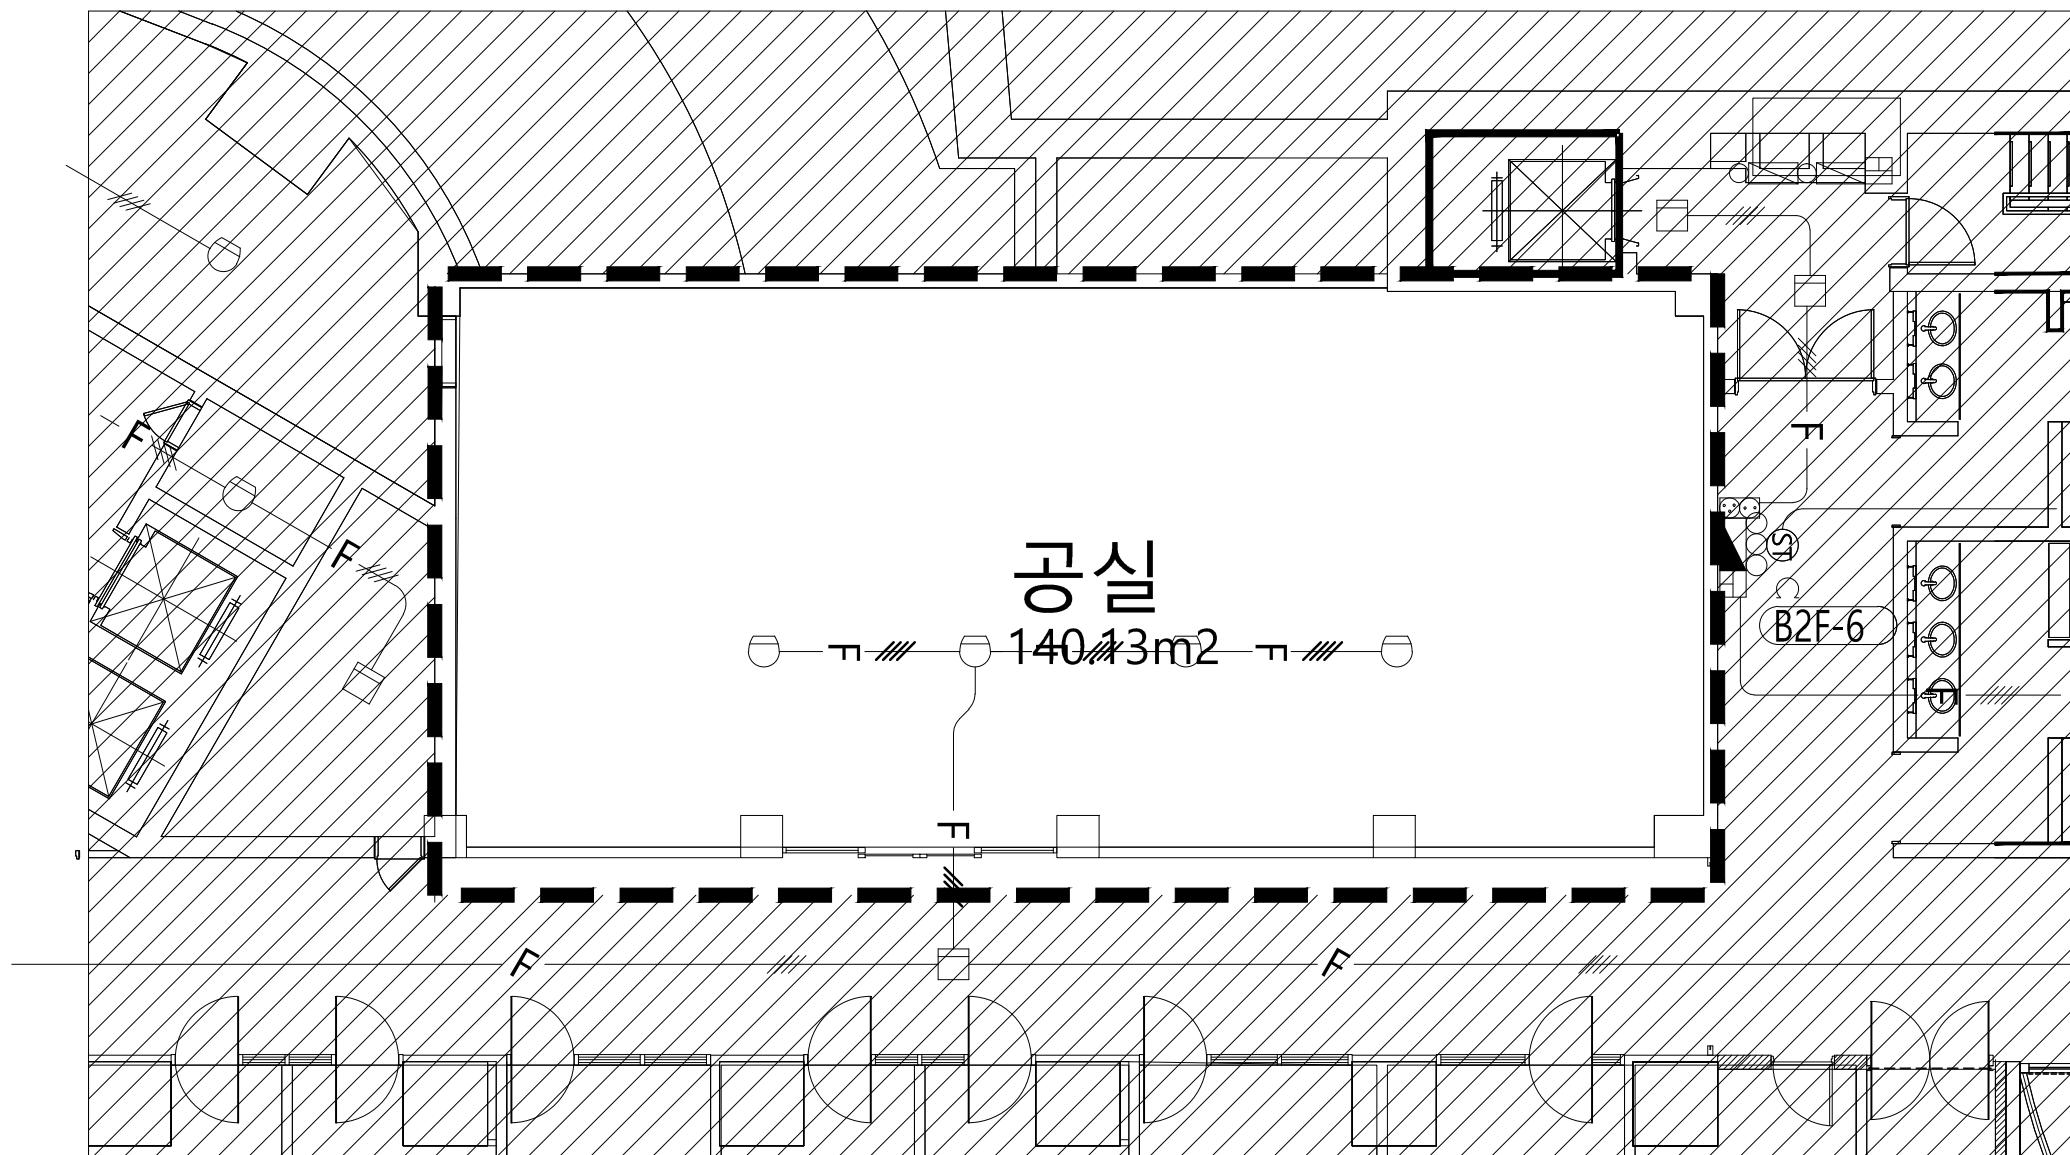

범 례	내 용	수 량
	차동식 스포트형 감지기	4
	시각경보기	○

 세미나실 자동화재탐지설비 확대평면도(변경전)


PROJECT TITLE
사업명
국제성모병원
중환자실 및 연구실
소방공사

NAME OF DRAWING
도면명
마리스텔라 지하2층
세미나실

NOTE
주 기

SCALE
축척
A3:1/170
DATE
일 자
2025. 10.
DWG. NO.
도면 번호
EF-401
SHEET NO.
일련 번호

 가톨릭관동대학교
국제성모병원
INTL. ST. MARY'S HOSPITAL, CKU
인천광역시 서구 심곡로 100번길 25
T:032-290-3905 F:032-290-2950

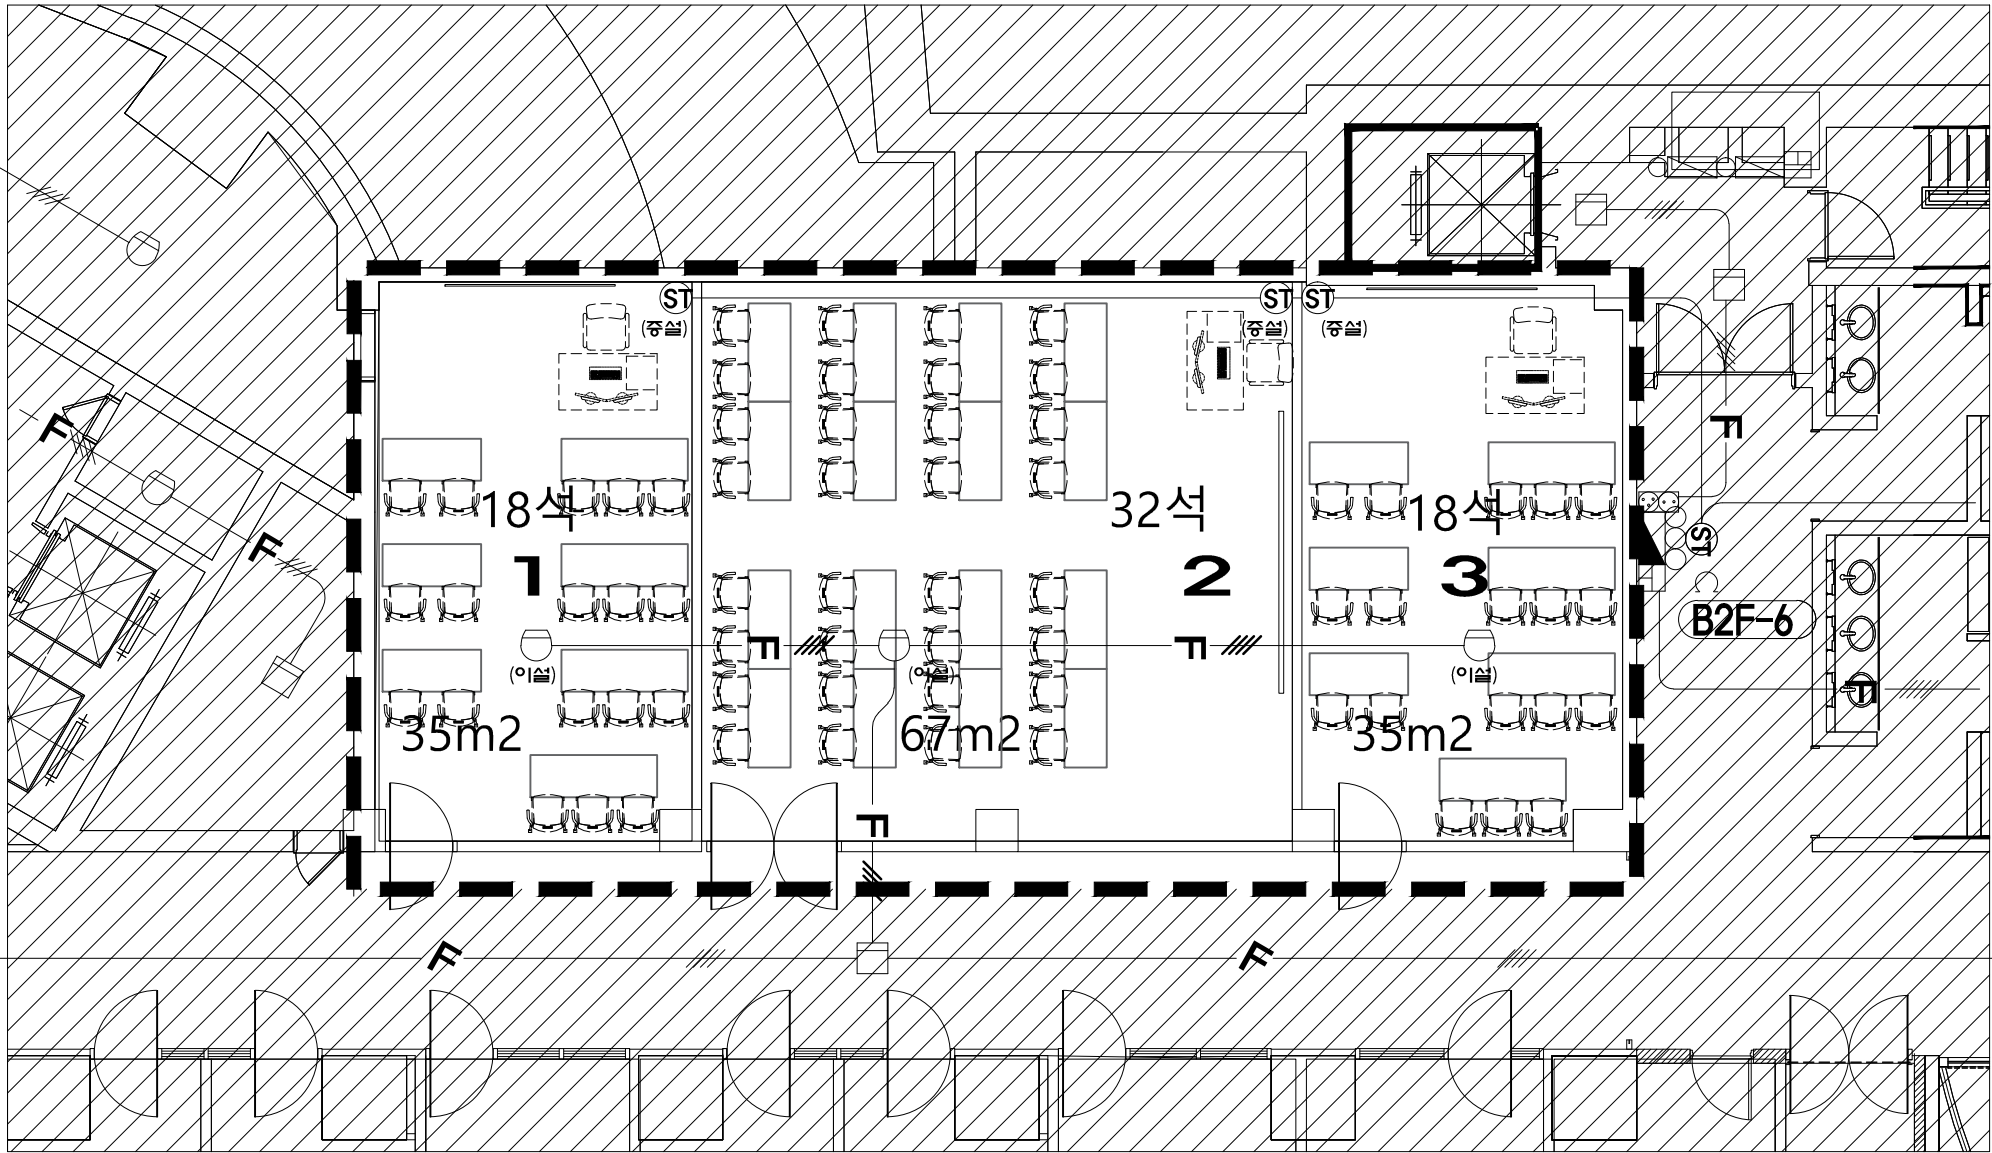

범례	내용	수량
	차동식 스포트형 감지기	3
	시각경보기	3

세미나실 자동화재탐지설비 확대평면도(변경후)

PROJECT TITLE
사업명칭

국제성모병원
중환자실 및 연구실
소방공사

NAME OF DRAWING
도면명

마리스텔라 지하2층
세미나실

NOTE
주 기

▼ ▼

SCALE
축척

A3:1/170

DATE
일 자

2025. 10.


DWG. NO.
도면 번호

EF-402

SHEET NO.
장 번호

가톨릭관동대학교
국제성모병원
INTL. ST. MARY'S HOSPITAL, CKU

인천광역시 서구 삼곡로 100번길 25
T:032-290-3905 F:032-290-2950

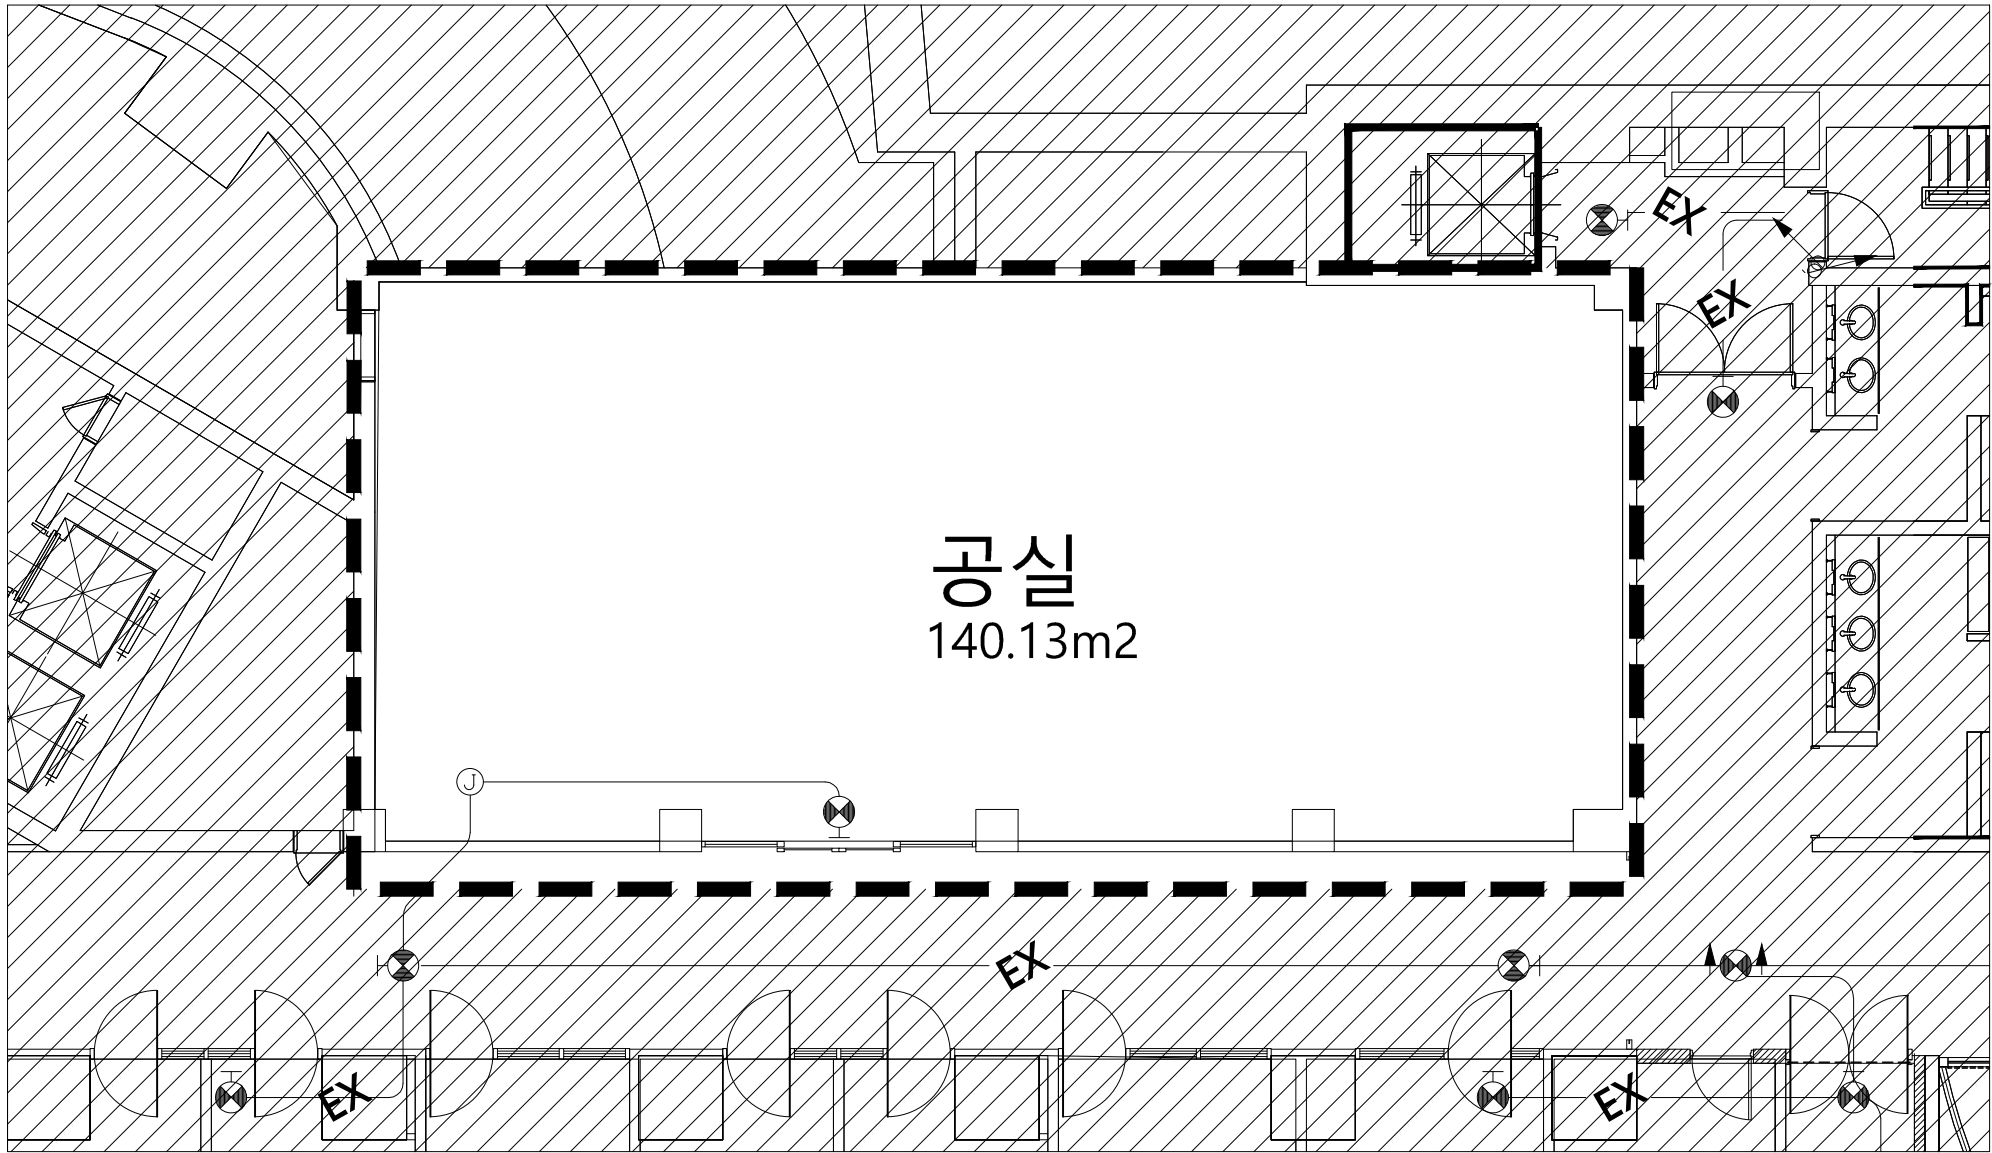

공실
140.13m²

범 례	내 용	수 량
	피난구 유도등(대형)	1

 세미나실 유도등설비 확대평면도(변경전)

PROJECT TITLE
사업명칭

국제성모병원
중환자실 및 연구실
소방공사

NAME OF DRAWING
도면명

마리스텔라 지하2층
세미나실

NOTE
주 기

▼ ▼

SCALE
축척

A3:1/170

DATE
날 자

2025. 10.


DWG. NO.
도면 번호

EF-403

SHEET NO.
일련 번호

 가톨릭관동대학교
국제성모병원
INTL. ST. MARY'S HOSPITAL, CKU

인천광역시 서구 심곡로 100번길 25
T:032-290-3905 F:032-290-2950

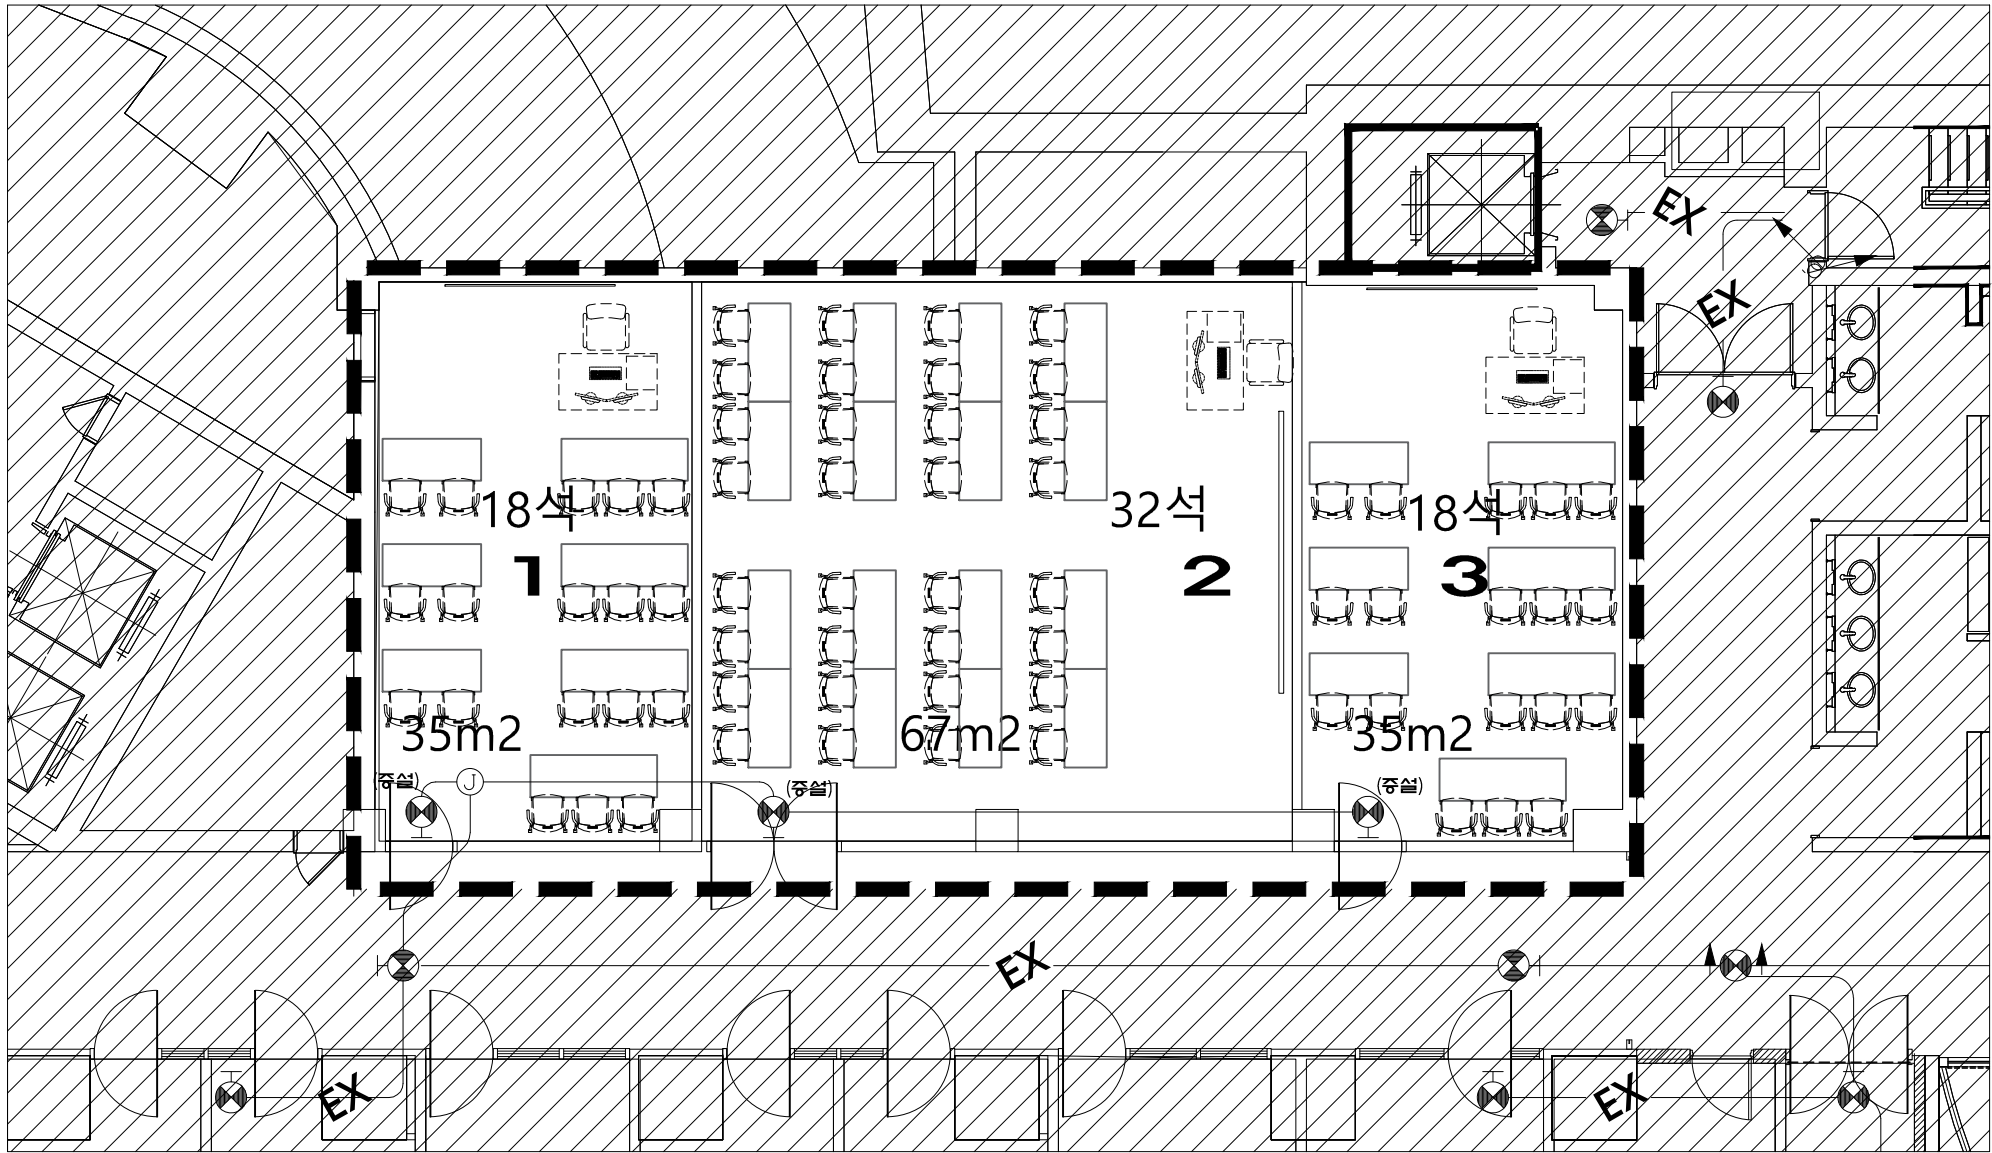

범 례	내 용	수 량
	피난구 유도등(대형)	3

세미나실 유도등설비 확대평면도(변경후)

PROJECT TITLE
사업명칭

국제성모병원
중환자실 및 연구실
소방공사

NAME OF DRAWING
도면명

마리스텔라 지하2층
세미나실

NOTE
주 기

▼ ▼

SCALE
축척

A3:1/170

DATE
날 자

2025. 10.


DWG. NO.
도면 번호

EF-404

SHEET NO.
일련 번호

가톨릭관동대학교
국제성모병원
INTL. ST. MARY'S HOSPITAL, CKU

인천광역시 서구 심곡로 100번길 25
T:032-290-3905 F:032-290-2950

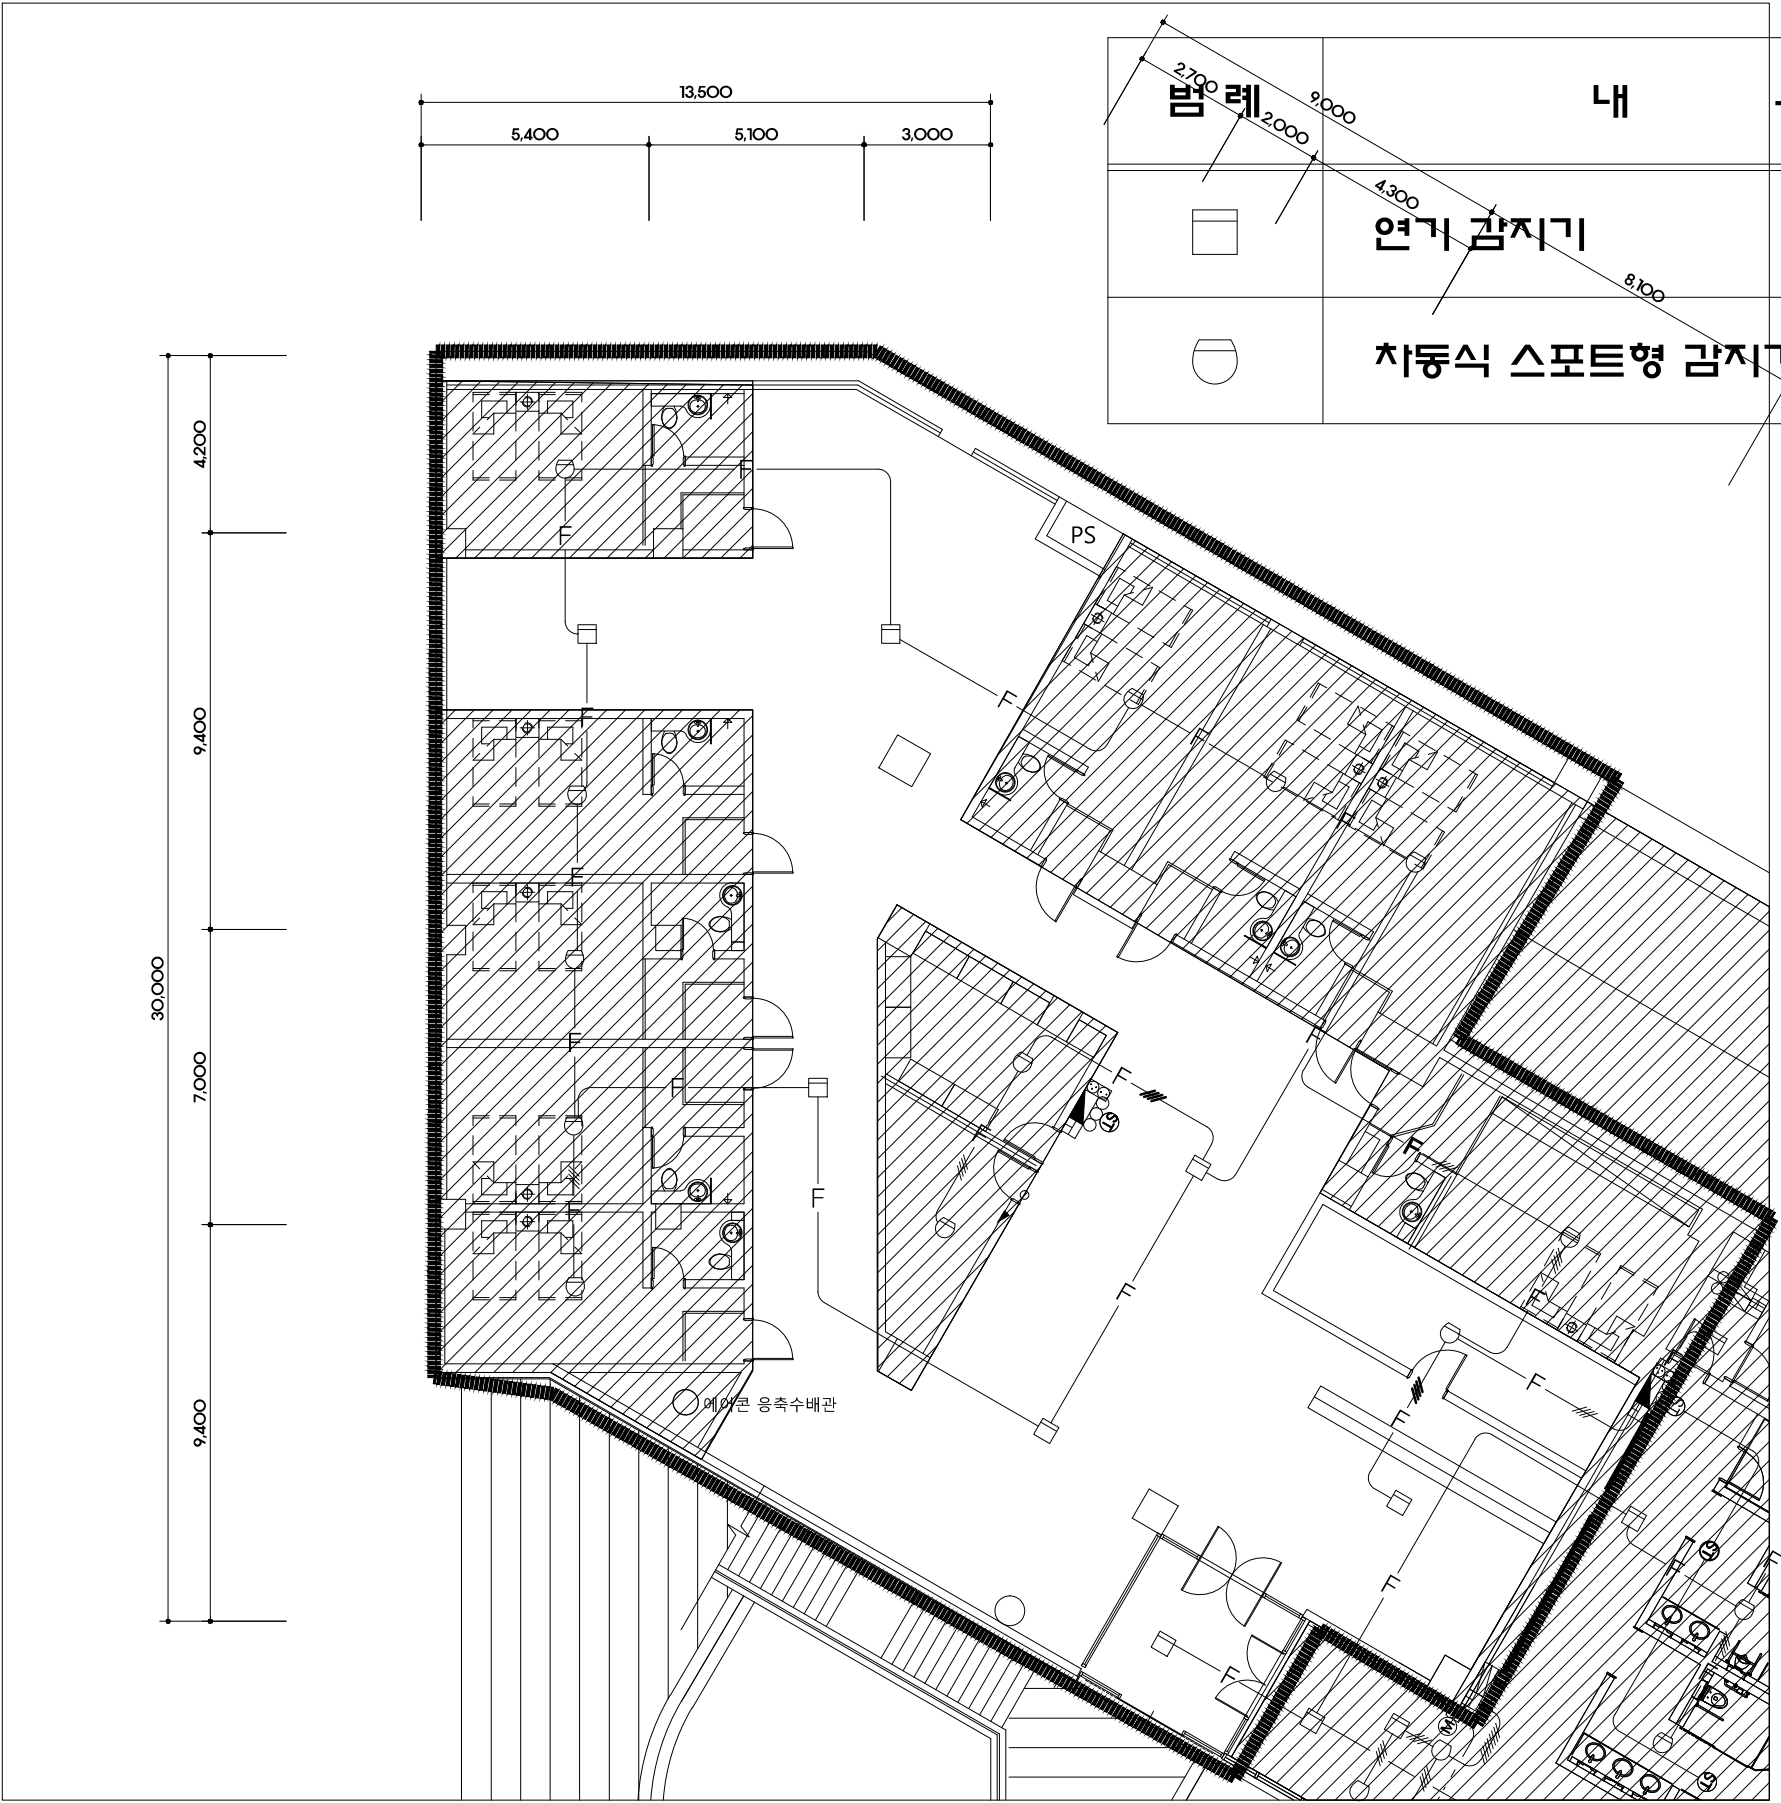

내 용		수 량
	연기 감지기	7
	차동식 스포트형 감지기	1

5연구실(수련시설) 자동화재탐지설비 확대평면도(변경전)

PROJECT TITLE
사업명칭

국제성모병원
중환자실 및 연구실
소방공사

NAME OF DRAWING
도면명

마리스텔라 지하2층
5연구실(수련시설)

NOTE
주 기

▼ ▼

SCALE
축척

A3:1/170

DATE
날 자

2025. 10.


DWG. NO.
도면 번호

EF-501

SHEET NO.
장 번호

가톨릭관동대학교
국제성모병원
INTL. ST. MARY'S HOSPITAL, CKU

인천광역시 서구 심곡로 100번길 25
T:032-290-3905 F:032-290-2950

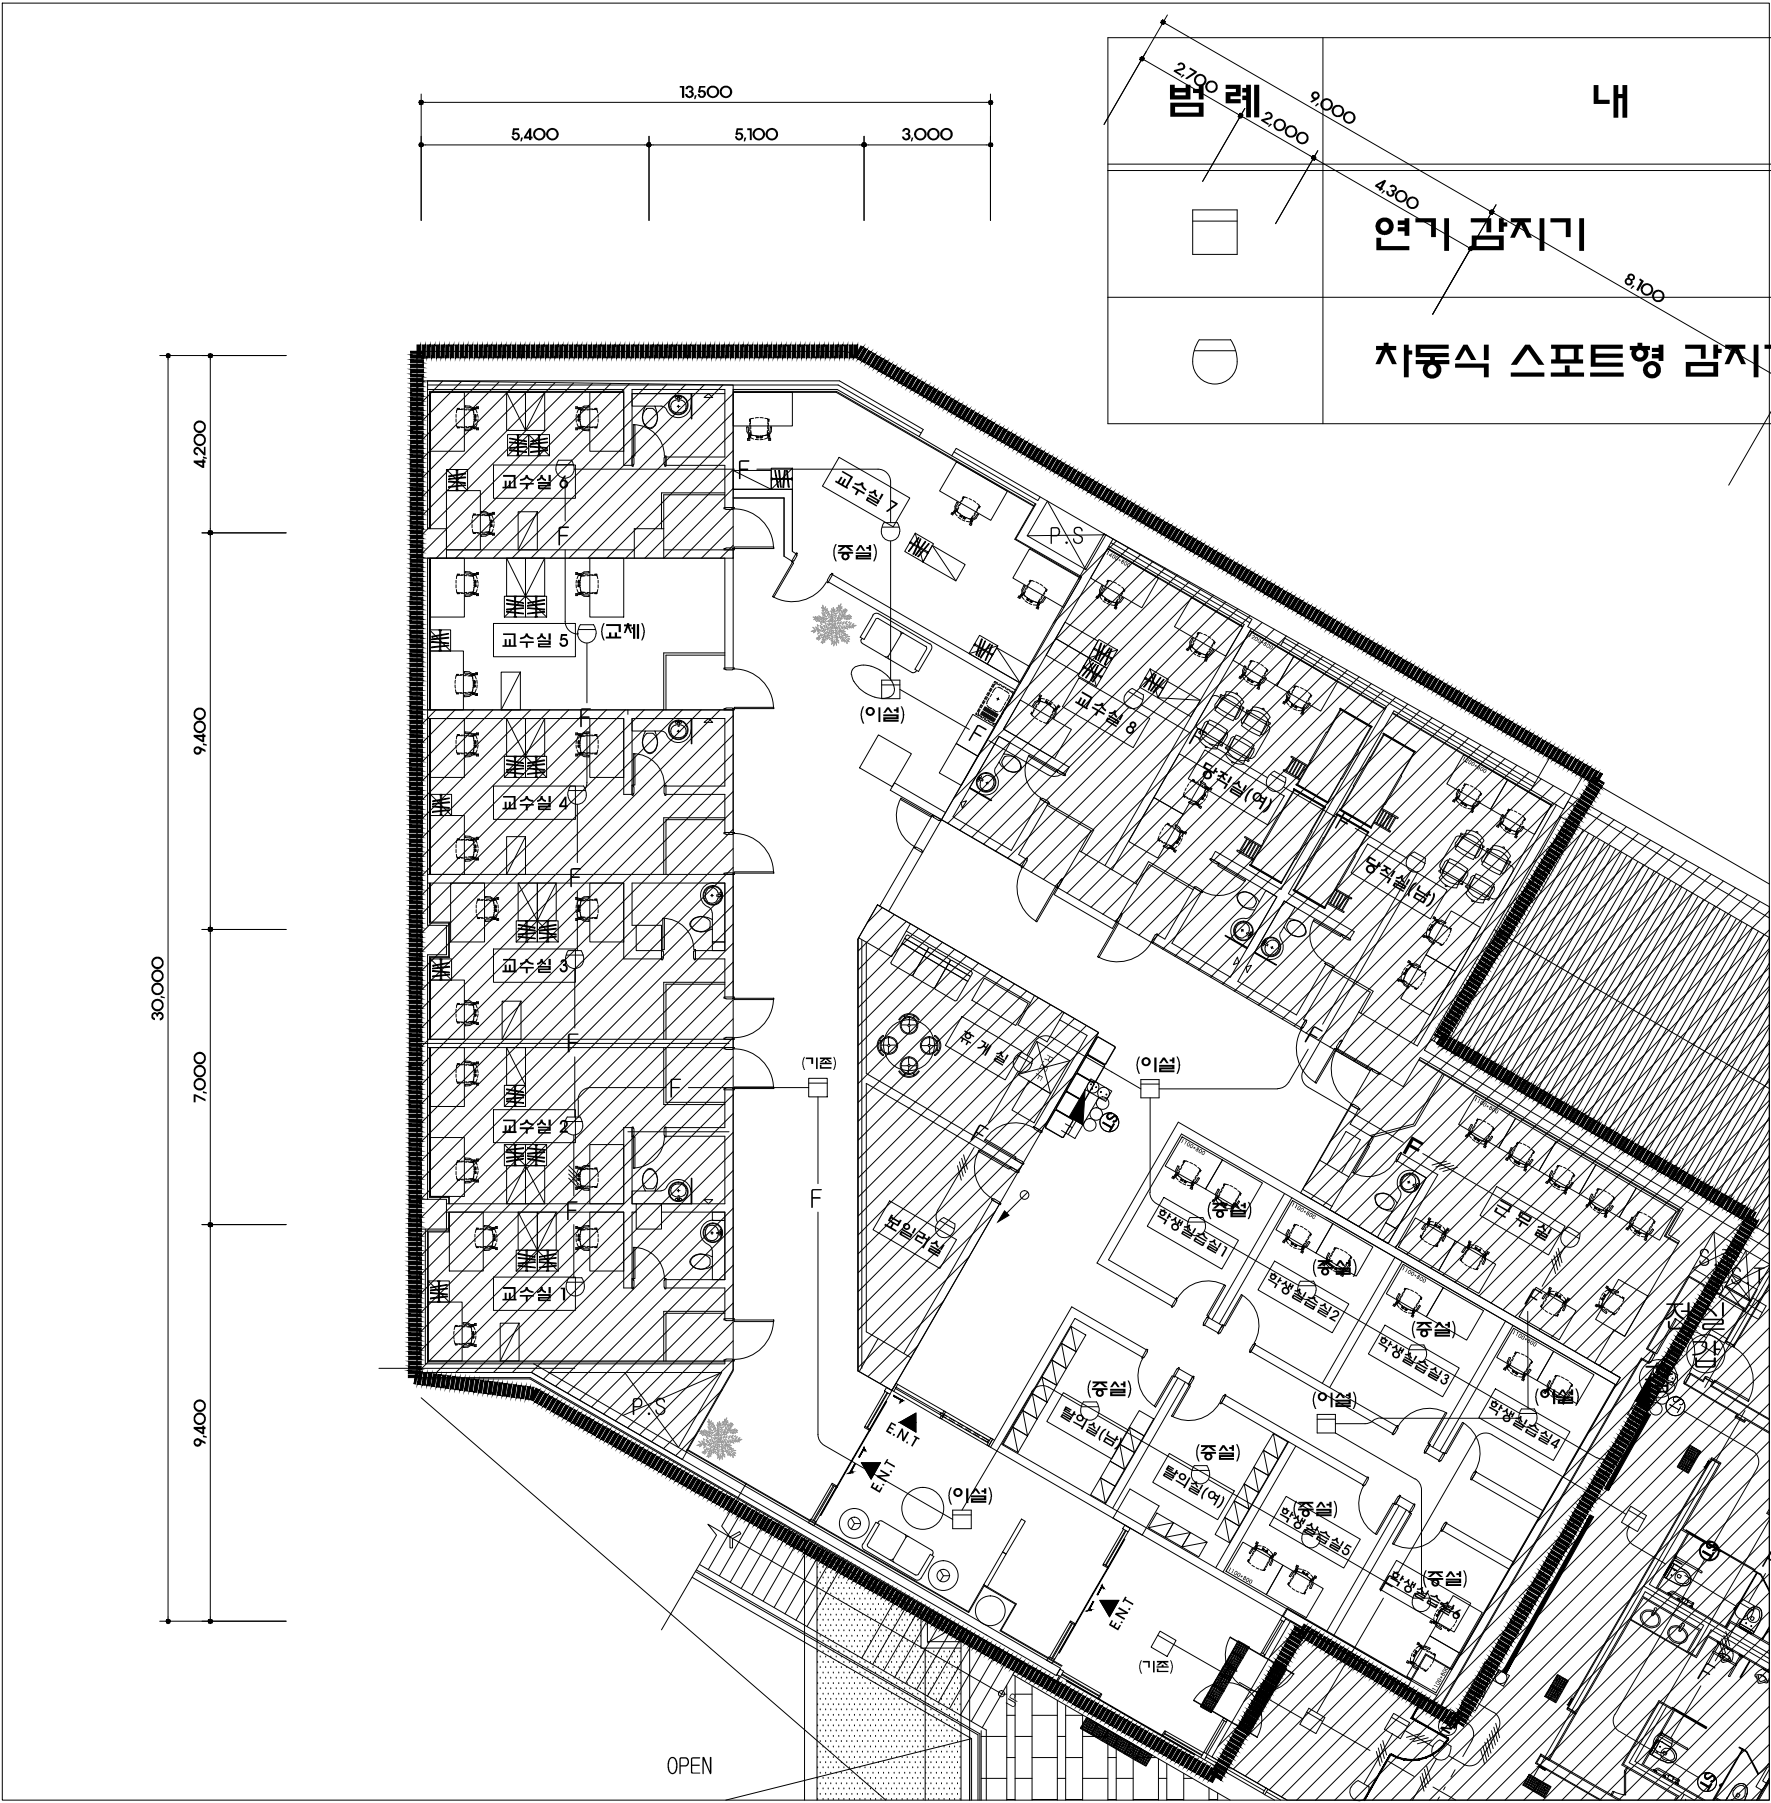

내 용		수 량
	연기 감지기	4
	차동식 스포트형 감지기	10

5연구실(수련시설) 자동화재탐지설비 확대평면도(변경전)

PROJECT TITLE
사업명칭

국제성모병원
중환자실 및 연구실
소방공사

NAME OF DRAWING
도면명

마리스텔라 지하2층
5연구실(수련시설)

NOTE
주 기

▼ ▼

SCALE
축척

A3:1/170

DATE
날 자

2025. 10.

DWG. NO.
도면 번호

EF-502

SHEET NO.
장 번호

 가톨릭관동대학교
국제성모병원
INTL. ST. MARY'S HOSPITAL, CKU

인천광역시 서구 심곡로 100번길 25
T:032-290-3905 F:032-290-2950

범례	내용	수량
	피난구 유도등(대형)	3
	거실통로 유도등(중형)	2



5연구실(수련시설) 유도등설비 확대평면도(변경전)

PROJECT TITLE
사업명칭

국제성모병원
중환자실 및 연구실
소방공사

NAME OF DRAWING
도면명

마리스텔라 지하2층
5연구실(수련시설)

NOTE
주 기

▼ ▼

SCALE
축척

A3:1/170

DATE
날자

2025. 10.

DWG. NO.
도면번호


EF-503

SHEET NO.
장번호

가톨릭관동대학교
국제성모병원
INTL. ST. MARY'S HOSPITAL, CKU

인천광역시 서구 삼곡로 100번길 25
T:032-290-3905 F:032-290-2950

범 례	내 용	수 량
	피난구 유도등(대형)	4
	거실통로 유도등(중형)	4

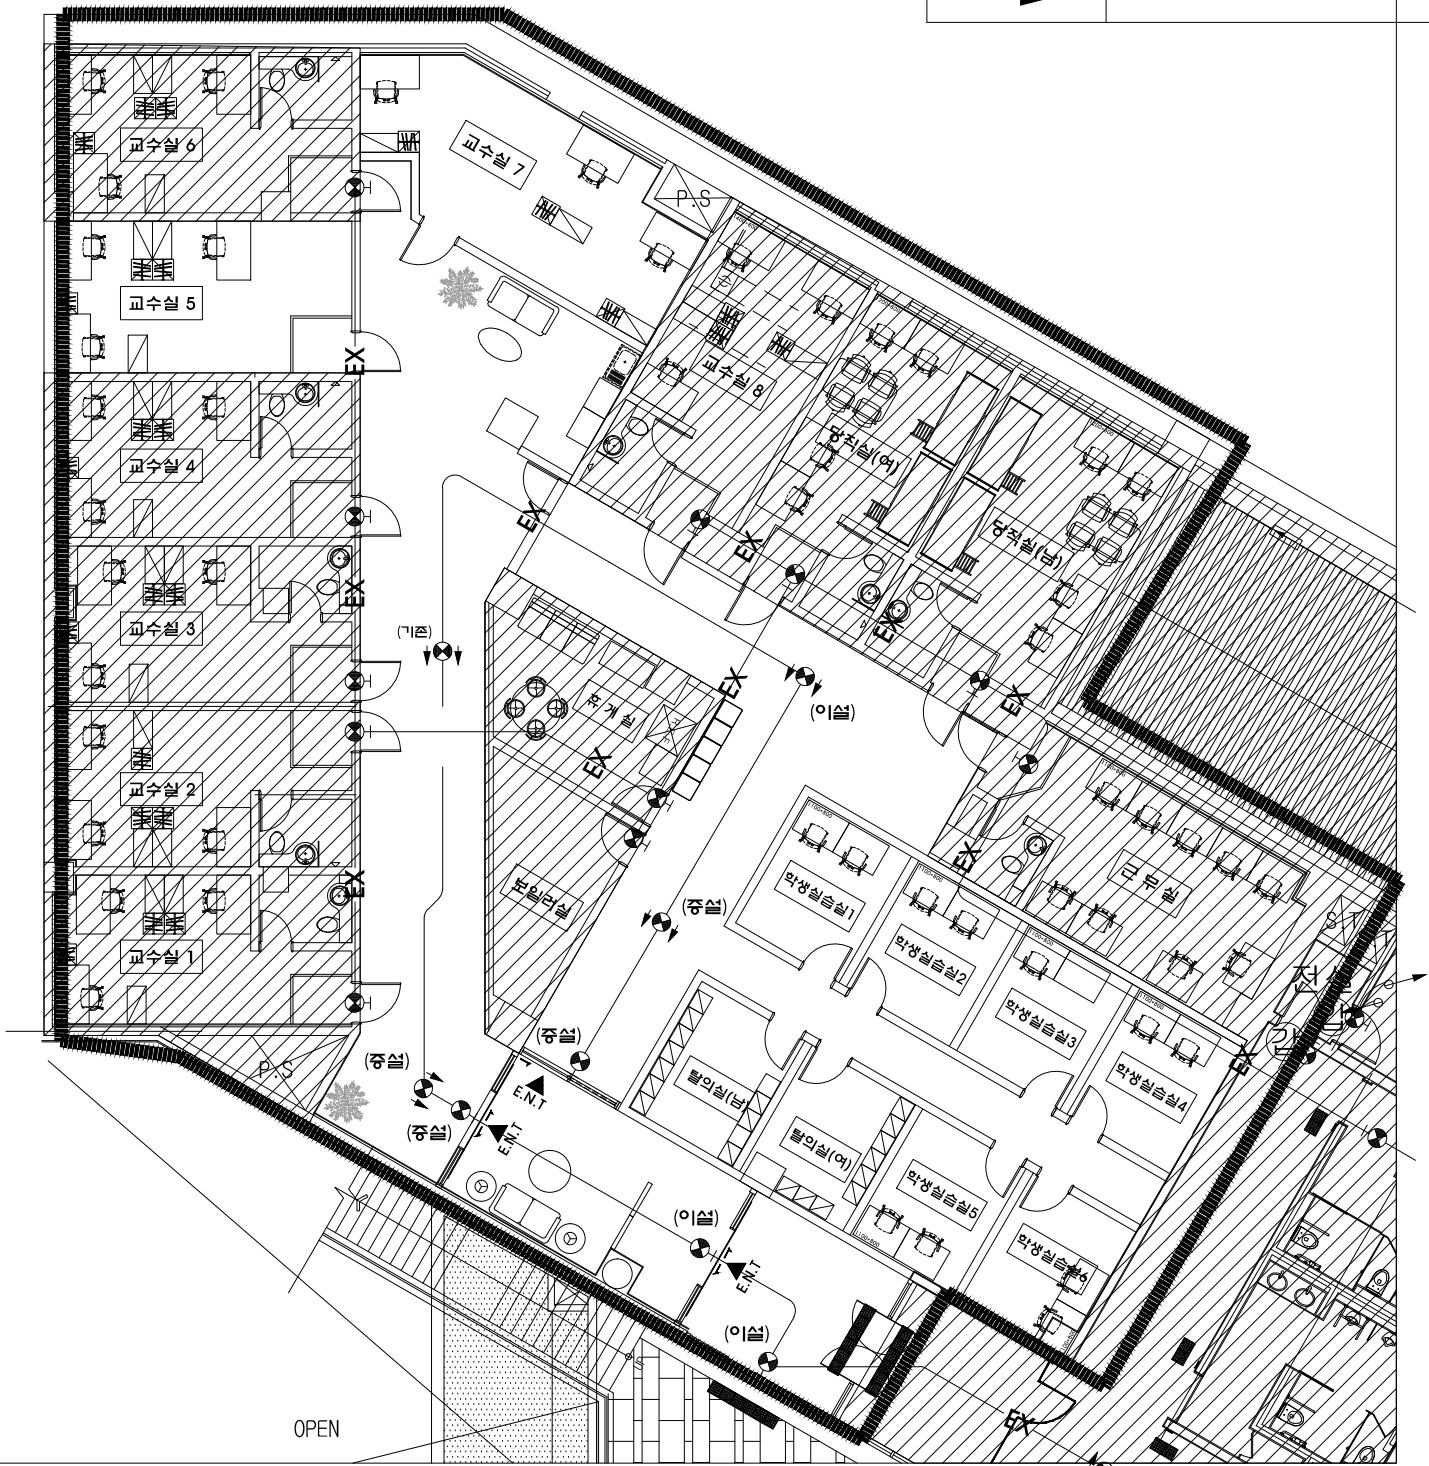

5연구실(수련시설) 유도등설비 확대평면도(변경 후)

PROJECT TITLE
사업명칭

국제성모병원
중환자실 및 연구실
소방공사

NAME OF DRAWING
도면명

마리스텔라 지하2층
5연구실(수련시설)

NOTE
주 기

▼ ▼

SCALE
축척

A3:1/170

DATE
날자

2025. 10.

DWG. NO.
도면번호

EF-504

SHEET NO.
장면번호

가톨릭관동대학교
국제성모병원
INTL. ST. MARY'S HOSPITAL, CGU

인전광역시 서구 심곡로 100번길 25
T:032-290-3905 F:032-290-2950